


ESGOTO – PAVIMENTO TÉRREO
ESCALA: 1/50

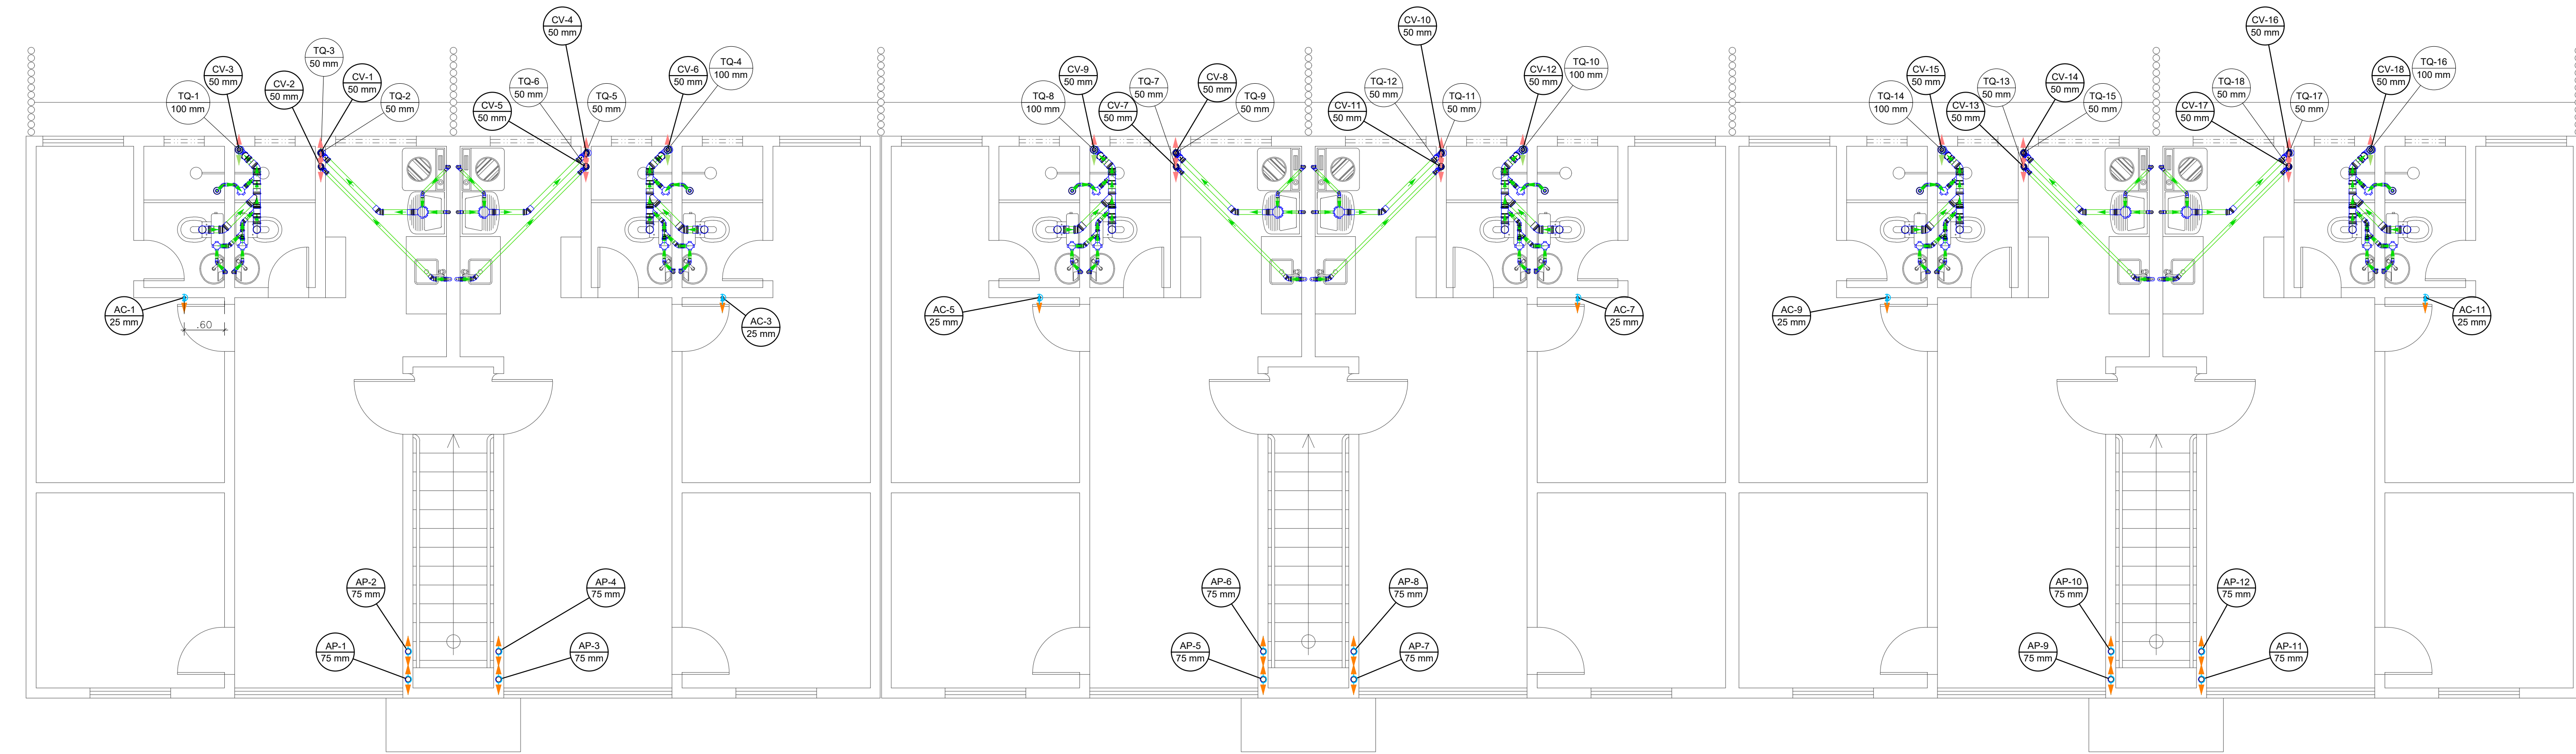

ESGOTO – PRIMEIRO PAVIMENTO
ESCALA: 1/50

PROPRIETÁRIA		DU BEM RESIDENCIAL			
VCA CONSTRUTORA E INCORPORADORA		PROJETO DE INSTALAÇÕES HIDROSSANITÁRIAS ESGOTO E ÁGUAS PLUVIAIS - PLANTA BAIXA			
VCA Construtora LTDA - ME		Nº DA FOLHA	REVISÃO	DATA	ESCALA
LOCALIZAÇÃO		04/05	00	MARÇO/2024	INDICADA
ESTRADA VELHA DA BARRA, L-70, SIN. FAZENDA REDEÇÃO, UNIVERSIDADE VITÓRIA DA CONQUISTA-BA		RESPONSÁVEL TÉCNICO	PEDRO DURVAL RIZZO ARAÚJO ENGENHEIRO CIVIL CREA 02.10115-BA	DATA	DESENHO
DOCUMENTO		00	MODIFICAÇÕES EMIÇÃO INICIAL	20/03/2024	PROJETO
DONOR: INSHIRO-2012/APCS-PE-0-R00				EMITIDA M.Q.	APPROVAÇÃO
				RAFAEL FL.	