


ÁGUA FRIA – TÉRREO
ESCALA: 1/50

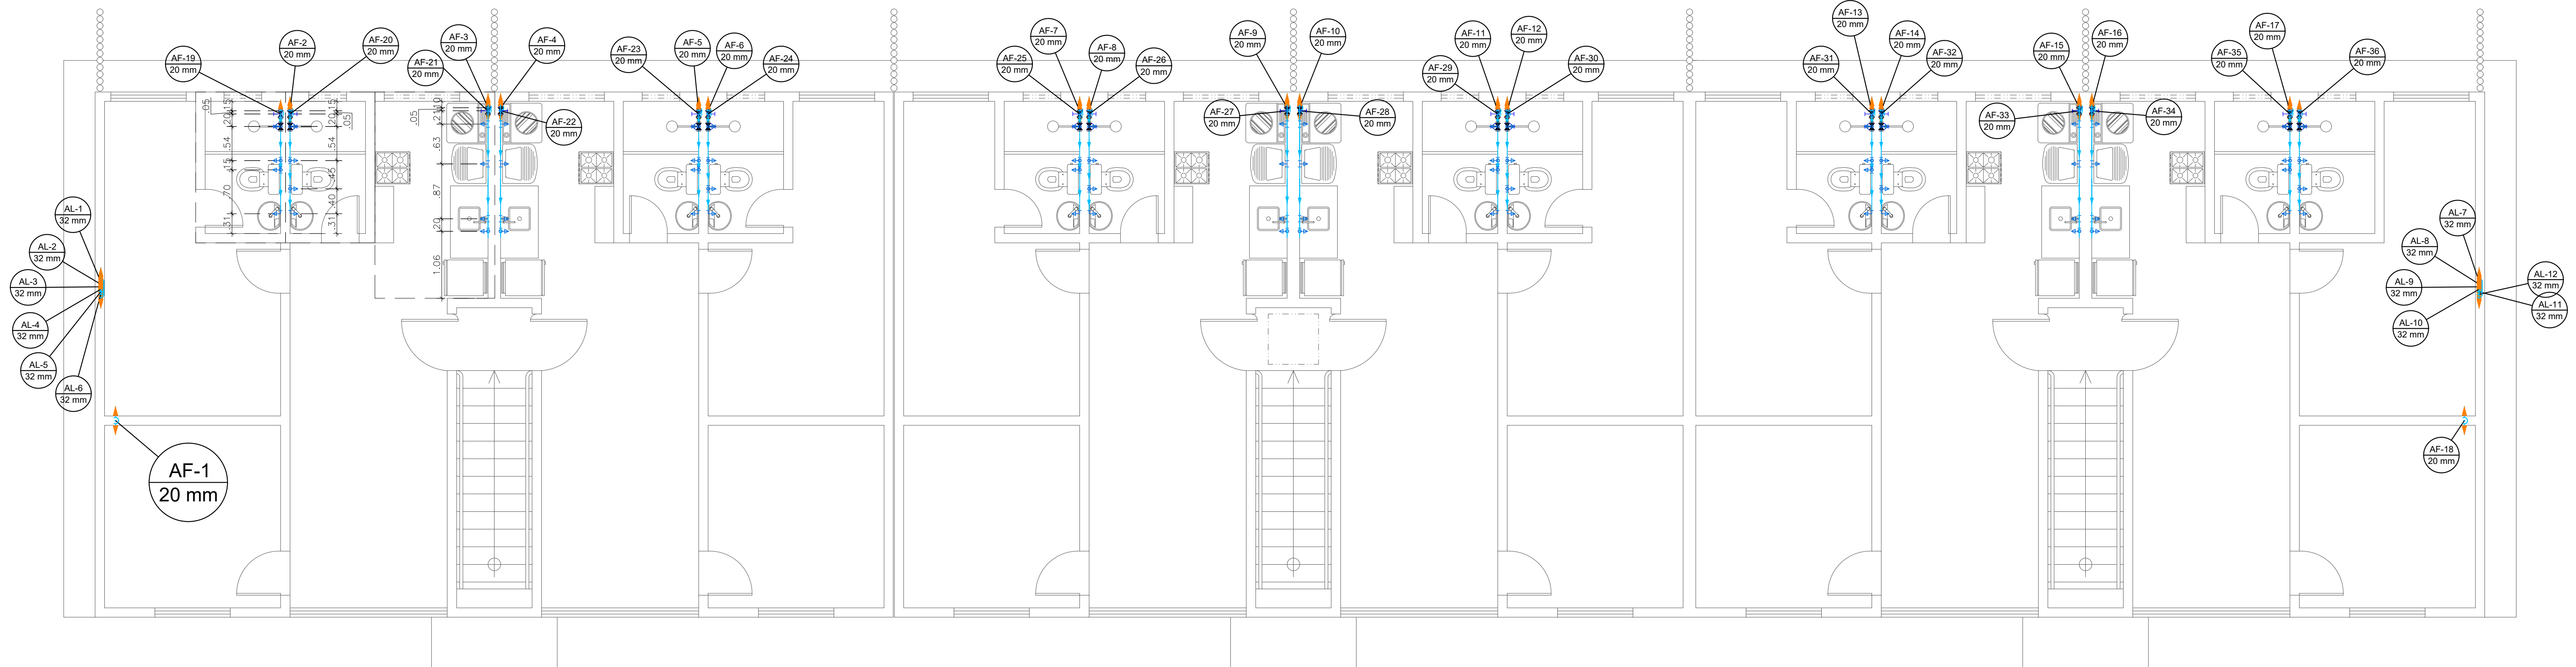

ÁGUA FRIA – PRIMEIRO PAVIMENTO
ESCALA: 1/50

PROPRIETÁRIA		DU BEM RESIDENCIAL			
CONSTRUTORA E INCORPORADORA		PROJETO DE INSTALAÇÕES HIDROSSANITÁRIAS			
VCA Construtora LTDA - ME		ÁGUA FRIA - PLANTA BAIXA			
LOCALIZAÇÃO	RESPONSÁVEL TÉCNICO	REVISÃO	DATA	ESCALA	
ESTRADA VELHA DA BARRA, L-70, S/N, FAZENDA REDEÇÃO, UNIVERSIDADE VITÓRIA DA CONQUISTA-BA	PEDRO DURVAL RIZZO ARAÚJO ENGENHEIRO CIVIL CREA 10.1010-BA	01/06	00	MARÇO/2024	INDICADA
DOCUMENTO	REVISÃO	MODIFICAÇÕES	DATA	DESENHO	PROJETO
DONOR-INSTRUIÇÃO-2012/APPCD-PE-0-R00	00	EMISSIONAL	27/03/2024	EMILLI M.Q.	RAFAEL FL.