


ÁGUA FRIA – PLATIBANDA  
ESCALA: 1/50



ÁGUA FRIA – ISOMÉTRICO PLATIBANDA  
ESCALA: 1/100

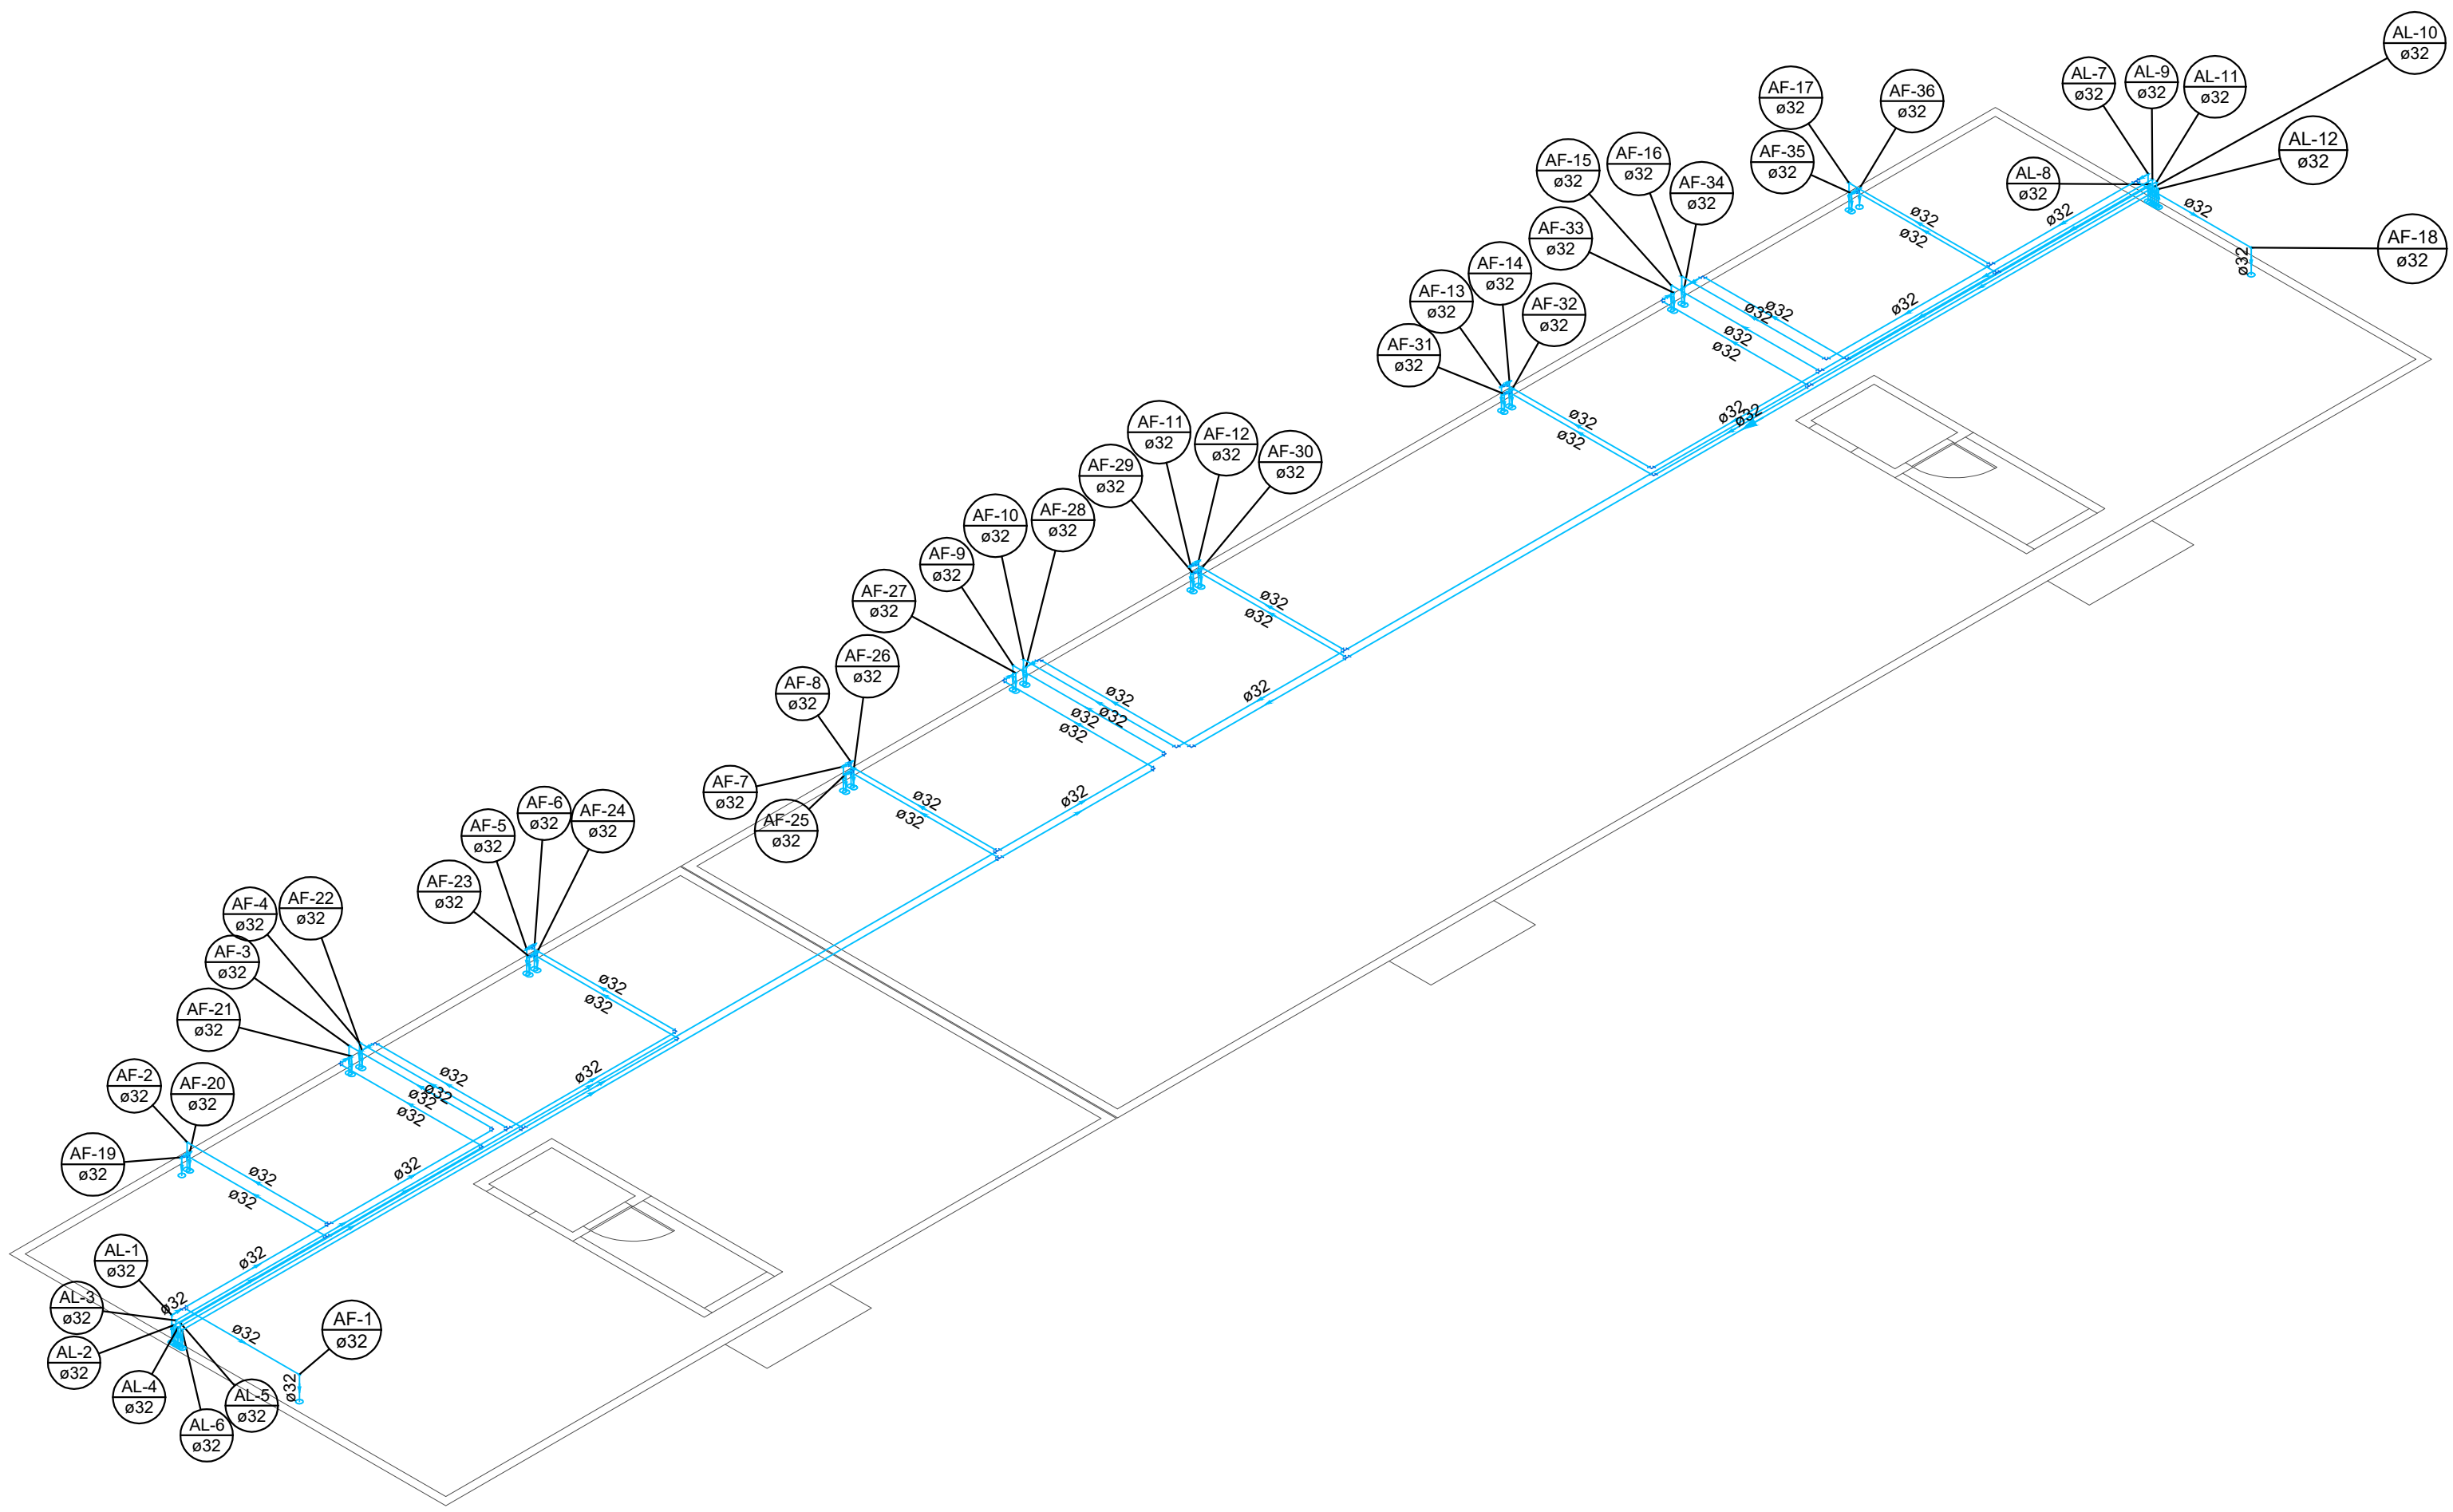

ISOMÉTRICO – CAIXA DE MEDIÇÃO  
ESCALA: 1/25

LEGENDA:

- |                              |                                    |
|------------------------------|------------------------------------|
| AF – ÁGUA FRIA               | TJ – TORNEIRA DE JARDIM h:0,50m    |
| AP – ÁGUAS PLUVIAIS          | TQ – TANQUE h:1,10m                |
| EP – ESGOTO PRIMÁRIO         | CD – CAIXA ACOPLADA h:0,20m        |
| ES – ESGOTO SECUNDÁRIO       | L – LAVATÓRIO h:0,60m              |
| V – VENTILAÇÃO               | F – PONTO P/ FILTRO h:1,10m        |
| G – GORDURA                  | CH – CHUVEIRO h:2,10m              |
| CS – CAIXA SIFONADA          | RQ – REGISTRO DE GAVETA            |
| CG – CAIXA DE GORDURA        | RE – REGISTRO ESFERA               |
| CP – CAIXA DE PASSAGEM       | MLR – MÁQUINA DE L. ROUPAS h:1,10m |
| CI – CAIXA DE INSPEÇÃO       | RP – REGISTRO DE PRESSÃO           |
| DS – DUCHA SANITÁRIA h:0,40m |                                    |

PROPRIETÁRIA

**VCA**  
CONSTRUTORA E INCORPORADORA

ESTRADA VELHA DA BARRA, L-70,  
SIN. FAZENDA REDEÇÃO,  
UNIVERSIDADE  
VITÓRIA DA CONQUISTA-BA

DONOR: INSHIRO-2012/APCD-PE-6-R00

DU BEM RESIDENCIAL

PROJETO DE INSTALAÇÕES HIDROSSANITÁRIAS  
ÁGUA FRIA - PLANTA BAIXA E ISOMÉTRICOS (ALIMENTAÇÃO)

Nº DA FOLHA	REVISÃO	DATA	ESCALA
02/06	00	MARÇO/2024	INDICADA

RESPONSÁVEL TÉCNICO	PEDRO DURVAL RIZZO ARAÚJO ENGENHEIRO CIVIL CREA 02/1010-BA
REVISÃO	00
MODIFICAÇÕES	EMISSÃO INICIAL

DATA	27/03/2024	DESENHO	EMILLI M.Q.	PROJETO	EMILLI M.Q.	APPROVAÇÃO	RAFAEL FL.
------	------------	---------	-------------	---------	-------------	------------	------------