



ÁGUA FRIA – TÉRREO
ESCALA: 1/50

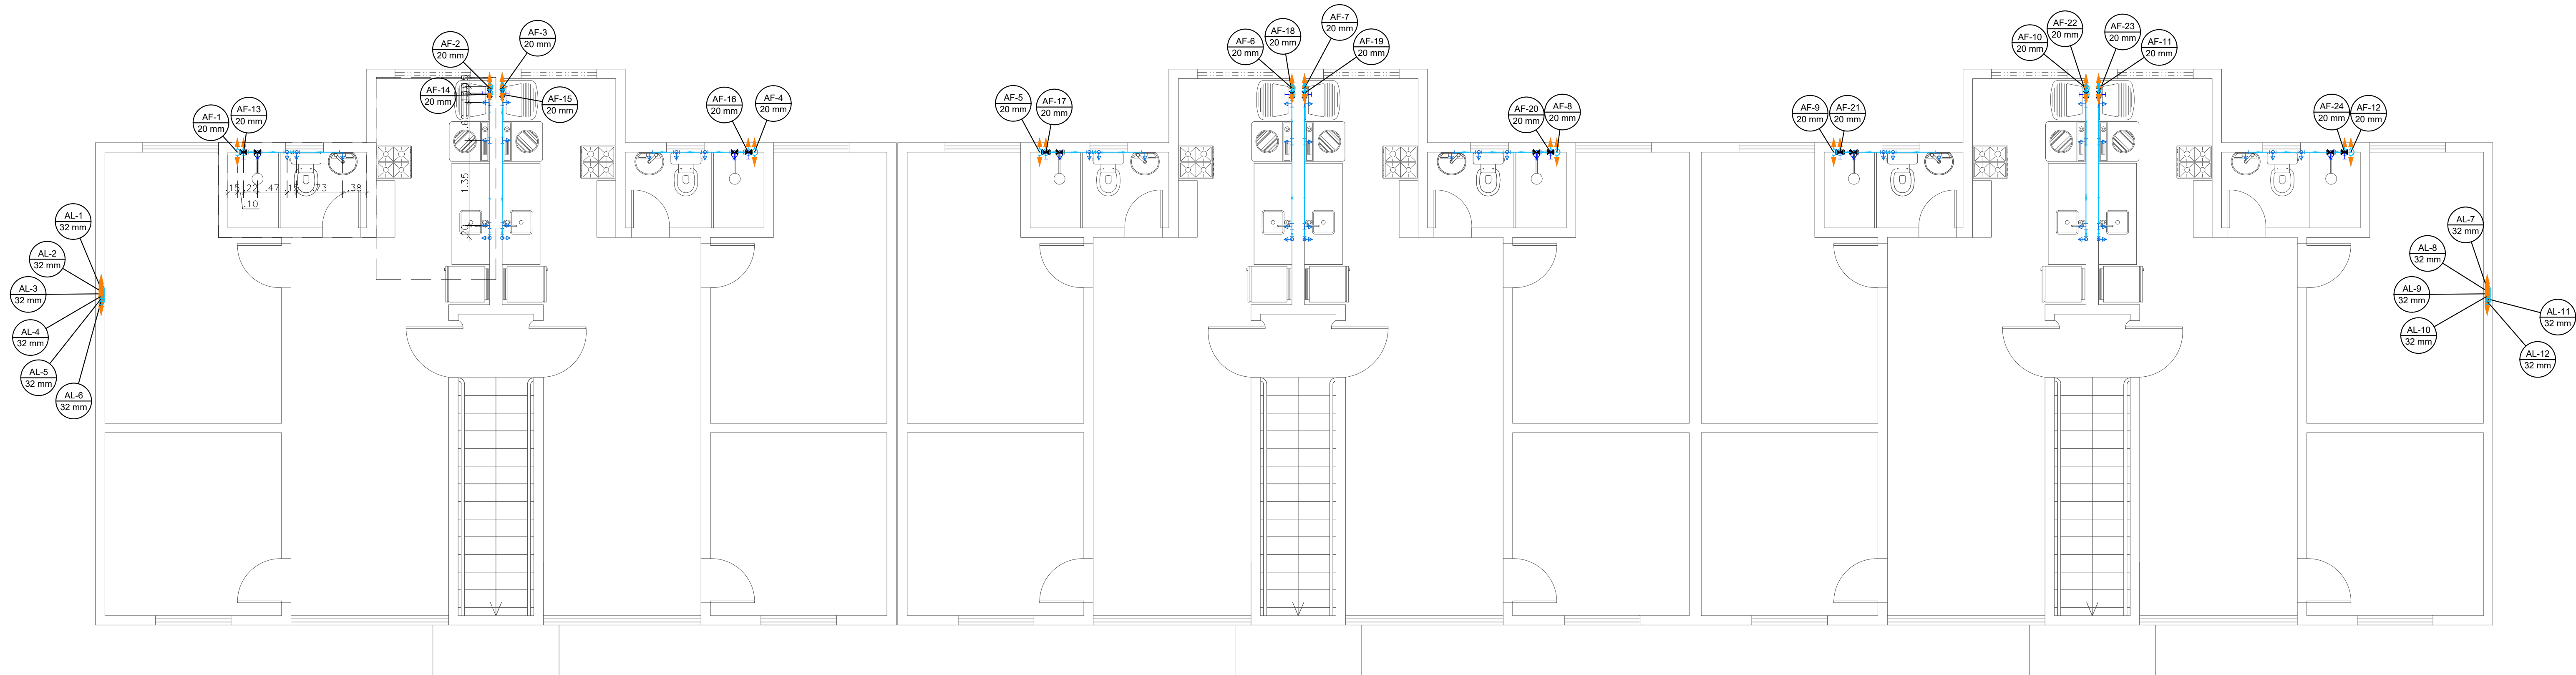

ÁGUA FRIA – PRIMEIRO PAVIMENTO
ESCALA: 1/50

PROPRIETÁRIA		DON ORNANS			
		PROJETO DE INSTALAÇÕES HIDROSSANITÁRIAS			
		ÁGUA FRIA - PLANTA BAIXA			
VCA Construtora LTDA - ME		REVISÃO	01	DATA	MAIO/2024
LOCALIZAÇÃO		RESPONSÁVEL TÉCNICO	01/05	INDICAÇÃO	
ESTRADA VELHA DA BARRA, L-70		PEDRO DURVAL RIZZO ARAÚJO			
UNIVERSIDADE		ENGENHEIRO CIVIL			
VITÓRIA DA CONQUISTA - BAHIA		CREA 02.10110-BA			
DOCUMENTO		REVISÃO	00	DATA	23/04/2024
DONORH-INSHIRO-2012APSS-PE-0-R01		MODIFICAÇÕES	01	DESENHO	EMILLI M.Q.
		EMIÇÃO INICIAL	07/05/2024	PROJETO	RAFAEL FL.
		ALTERAÇÃO DOS EQUIPAMENTOS DA A.S.		APPROVAÇÃO	