


ÁGUA FRIA – PLATIBANDA
ESCALA: 1/50



ÁGUA FRIA – ISOMÉTRICO PLATIBANDA
ESCALA: 1/100

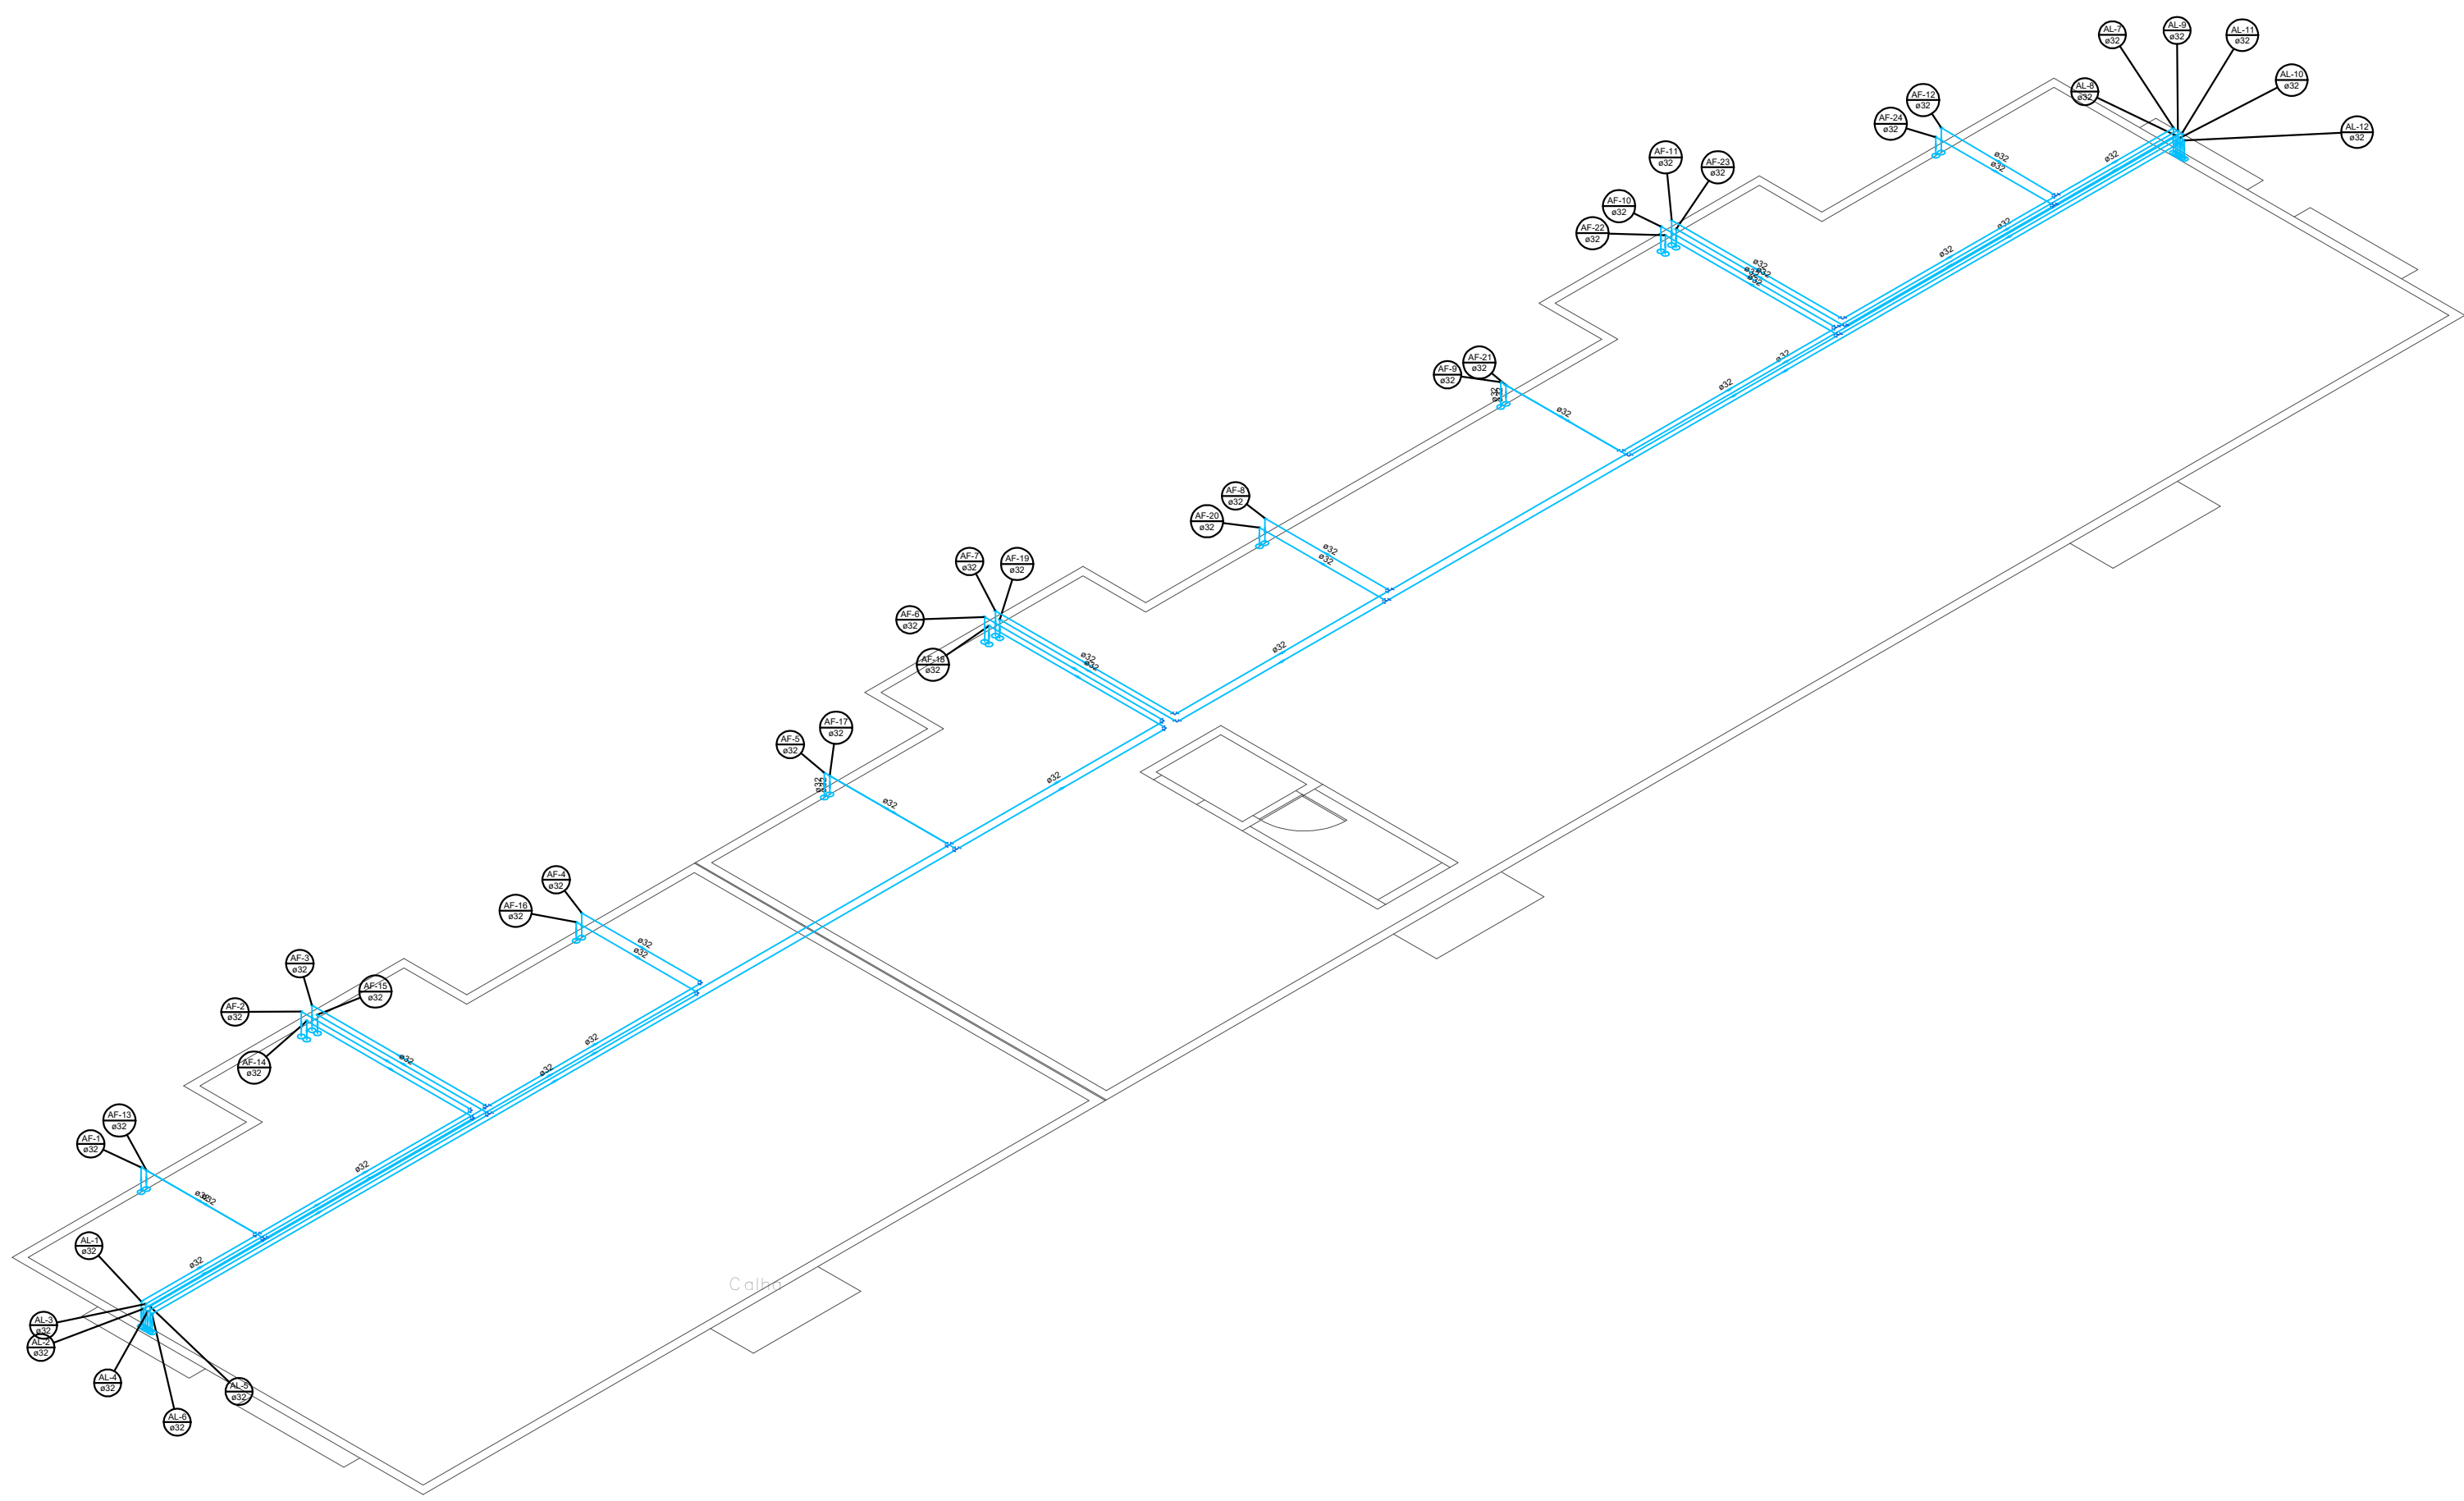

ISOMÉTRICO – CAIXA DE MEDIÇÃO
ESCALA: 1/25

LEGENDA:

- | | |
|------------------------------|------------------------------------|
| AF – ÁGUA FRIA | TJ – TORNEIRA DE JARDIM h:0,50m |
| AP – ÁGUAS PLUVIAIS | TQ – TANQUE h:1,10m |
| EP – ESGOTO PRIMÁRIO | CD – CAIXA ACOPLADA h:0,20m |
| ES – ESGOTO SECUNDÁRIO | L – LAVATÓRIO h:0,60m |
| V – VENTILAÇÃO | F – PONTO P/ FILTRO h:1,10m |
| G – GORDURA | CH – CHUVEIRO h:2,10m |
| CS – CAIXA SIFONADA | RG – REGISTRO DE GAVETA |
| CG – CAIXA DE GORDURA | RE – REGISTRO ESFERA |
| CP – CAIXA DE PASSAGEM | MLR – MÁQUINA DE L. ROUPAS h:1,10m |
| CI – CAIXA DE INSPEÇÃO | RP – REGISTRO DE PRESSÃO |
| DS – DUCHA SANITÁRIA h:0,40m | |

PROPRIETÁRIA		DON ORNANS			
 CONSTRUTORA E INCORPORADORA		PROJETO DE INSTALAÇÕES HIDROSSANITÁRIAS			
		ÁGUA FRIA - PLANTA BAIXA E ISOMÉTRICOS (ALIMENTAÇÃO)			
VCA Construtora LTDA - ME		Nº DA FOLHA	REVISÃO	DATA	ESCALA
		02/05	01	MAIO/2024	INDICADA
LOCALIZAÇÃO		RESPONSÁVEL TÉCNICO			
ESTRADA VELHA DA BARRA, L-70 SIN. FAZENDA REDENÇÃO UNIVERSIDADE VITÓRIA DA CONQUISTA - BAHIA		PEDRO DURLVAL RIZZO ARAÚJO ENGENHEIRO CIVIL CREA 32.1010-BA			
DOCUMENTO		REVISÃO	MODIFICAÇÕES	DATA	DESENHO
DONORN-INSTHIDRO-2012APSS-PE-0-R01		00	EMISSION INICIAL	23/04/2024	EMILLI M.Q. EMILLI M.Q. RAFAEL FL.
		01	ALTERAÇÃO DOS EQUIPAMENTOS DA A.S.	07/05/2024	EMILLI M.Q. RAFAEL FL.