


ESGOTO – PAVIMENTO TÉRREO
ESCALA: 1/50

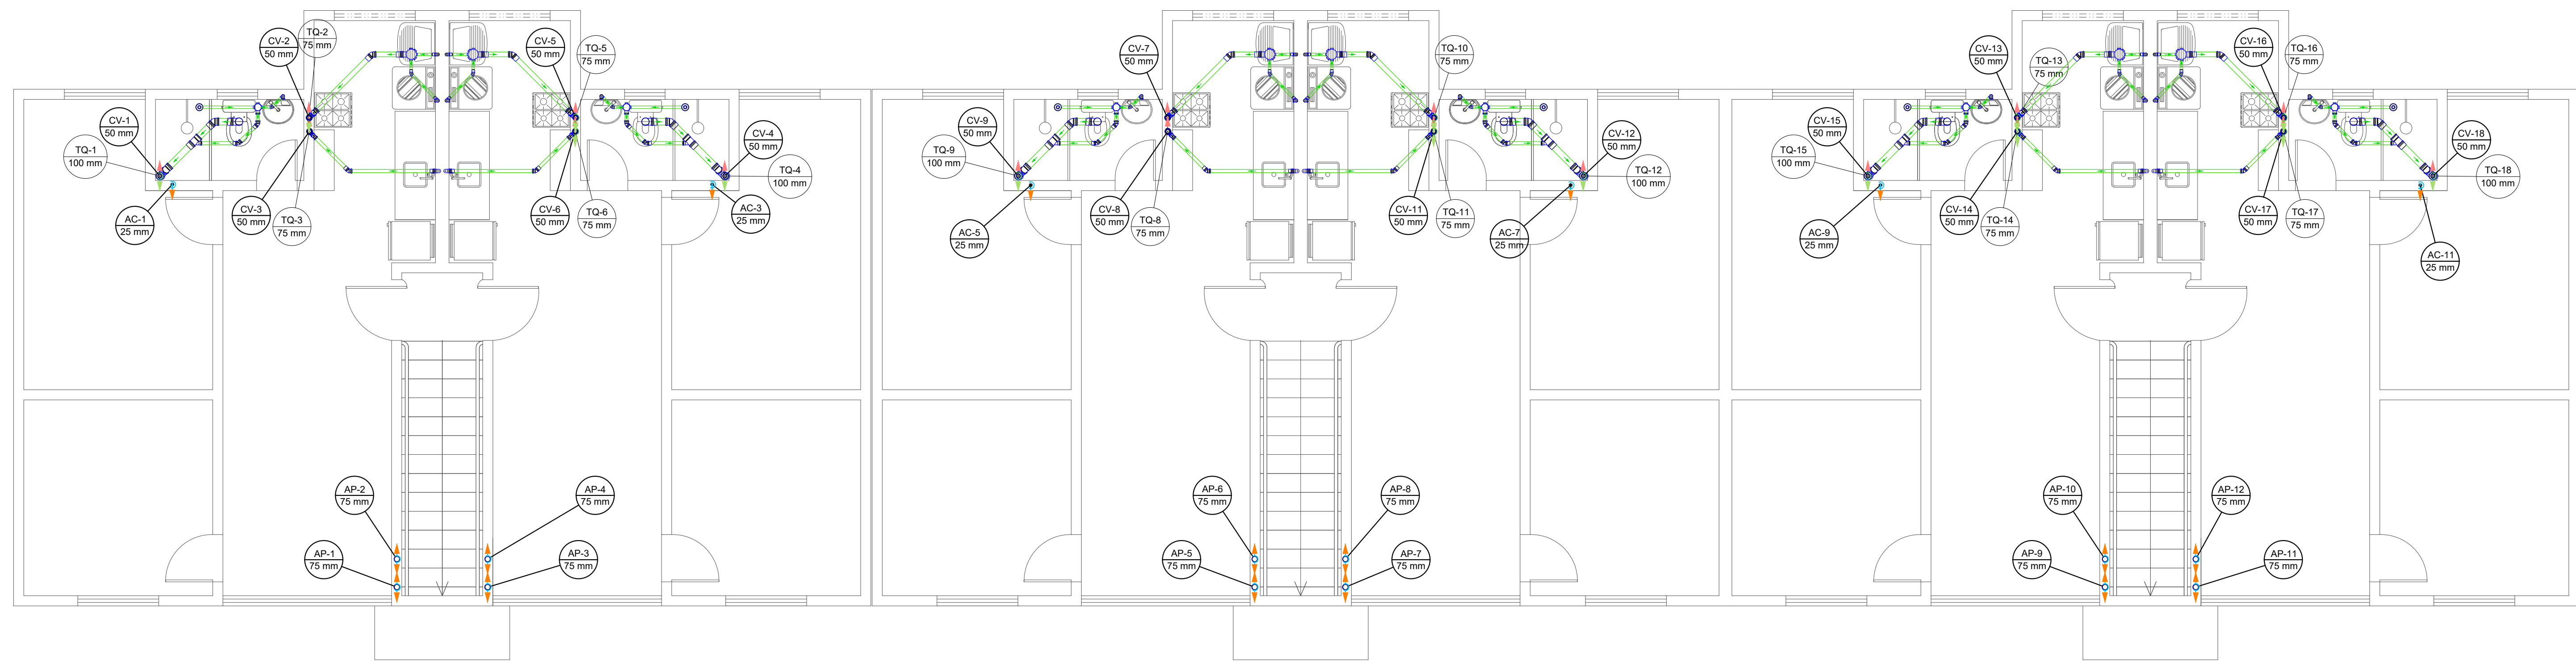

ESGOTO – PRIMEIRO PAVIMENTO
ESCALA: 1/50

PROPRIETÁRIA		DON ORNANS			
CONSTRUTORA E INCORPORADORA		PROJETO DE INSTALAÇÕES HIDROSSANITÁRIAS ESGOTO E ÁGUAS PLUVIAIS - PLANTA BAIXA			
VCA Construtora LTDA - ME		RESPONSÁVEL TÉCNICO	REVISÃO	DATA	ESCALA
LOCALIZAÇÃO		04/05	01	MAIO/2024	INDICADA
ESTRADA VELHA DA BARRA, L-70 SIN. FAZENDA REDENÇÃO UNIVERSIDADE VITÓRIA DA CONQUISTA - BAHIA		PEDRO DURNAL RIZZO ARAÚJO ENGENHEIRO CIVIL CREA 02.10115-BA	MODIFICAÇÕES	DATA	DESENHO
DOCUMENTO		00	EMISSIONAL	23/04/2024	EMILLI M.Q. RAFAEL FL.
DONOR-INSTRUDO-2012APSS-PE-0-R01		01	ALTERAÇÃO DOS EQUIPAMENTOS DA A.S.	07/05/2024	EMILLI M.Q. RAFAEL FL.