


ÁGUA FRIA – TÉRREO
ESCALA: 1/50

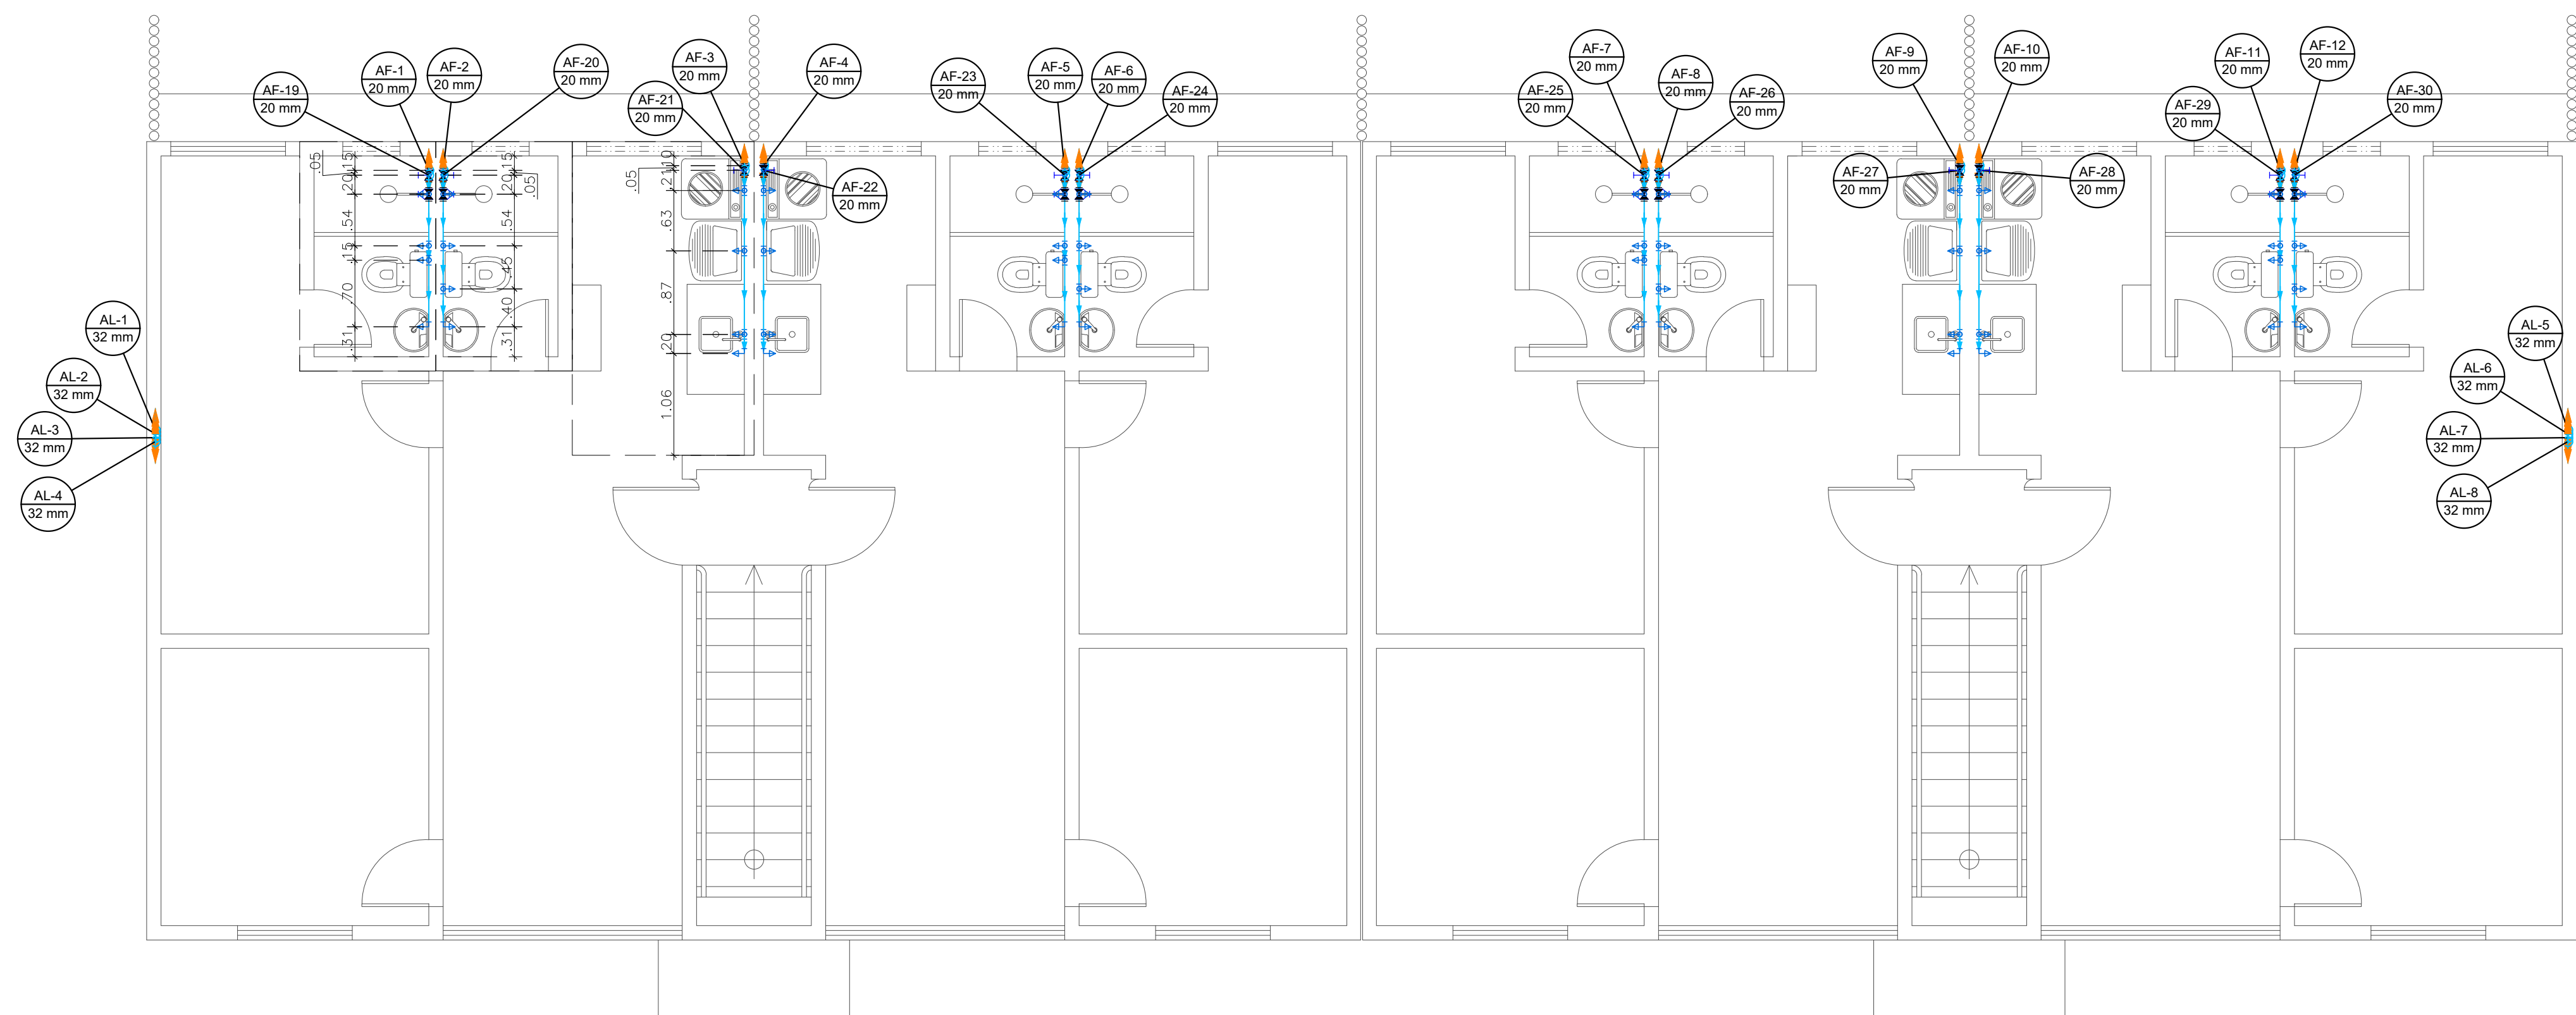

ÁGUA FRIA – PRIMEIRO PAVIMENTO
ESCALA: 1/50

PROPRIETÁRIA		DU BEM RESIDENCIAL			
CONSTRUTORA E INCORPORADORA		PROJETO DE INSTALAÇÕES HIDROSSANITÁRIAS			
VICA Construtora LTDA - ME		ÁGUA FRIA - PLANTA BAIXA			
LOCALIZAÇÃO		1ª DA FOLHA	REVISÃO	DATA	ESCALA
ESTRADA VELHA DA BARRA, L-70, S/N, FAZENDA REDENÇÃO, UNIVERSIDADE VITÓRIA DA CONQUISTA-BA		01/05	00	MARÇO/2024	INDICADA
DOCUMENTO		RESPONSÁVEL TÉCNICO			
DONOR\INSTIDRO-2008APCS-PE-0-R00		PEDRO DURAL RUZZO ARAÚJO ENGENHEIRO CIVIL CREA 92.101D-BA			
		REVISÃO	MODIFICAÇÕES	DATA	DESENHO
		00	EMIÇÃO INICIAL	25/03/2024	EMILLI M.Q.
				PROJETO	RAFAEL FL.
				APPROVAÇÃO	