


ÁGUA FRIA – PLATIBANDA
ESCALA: 1/50

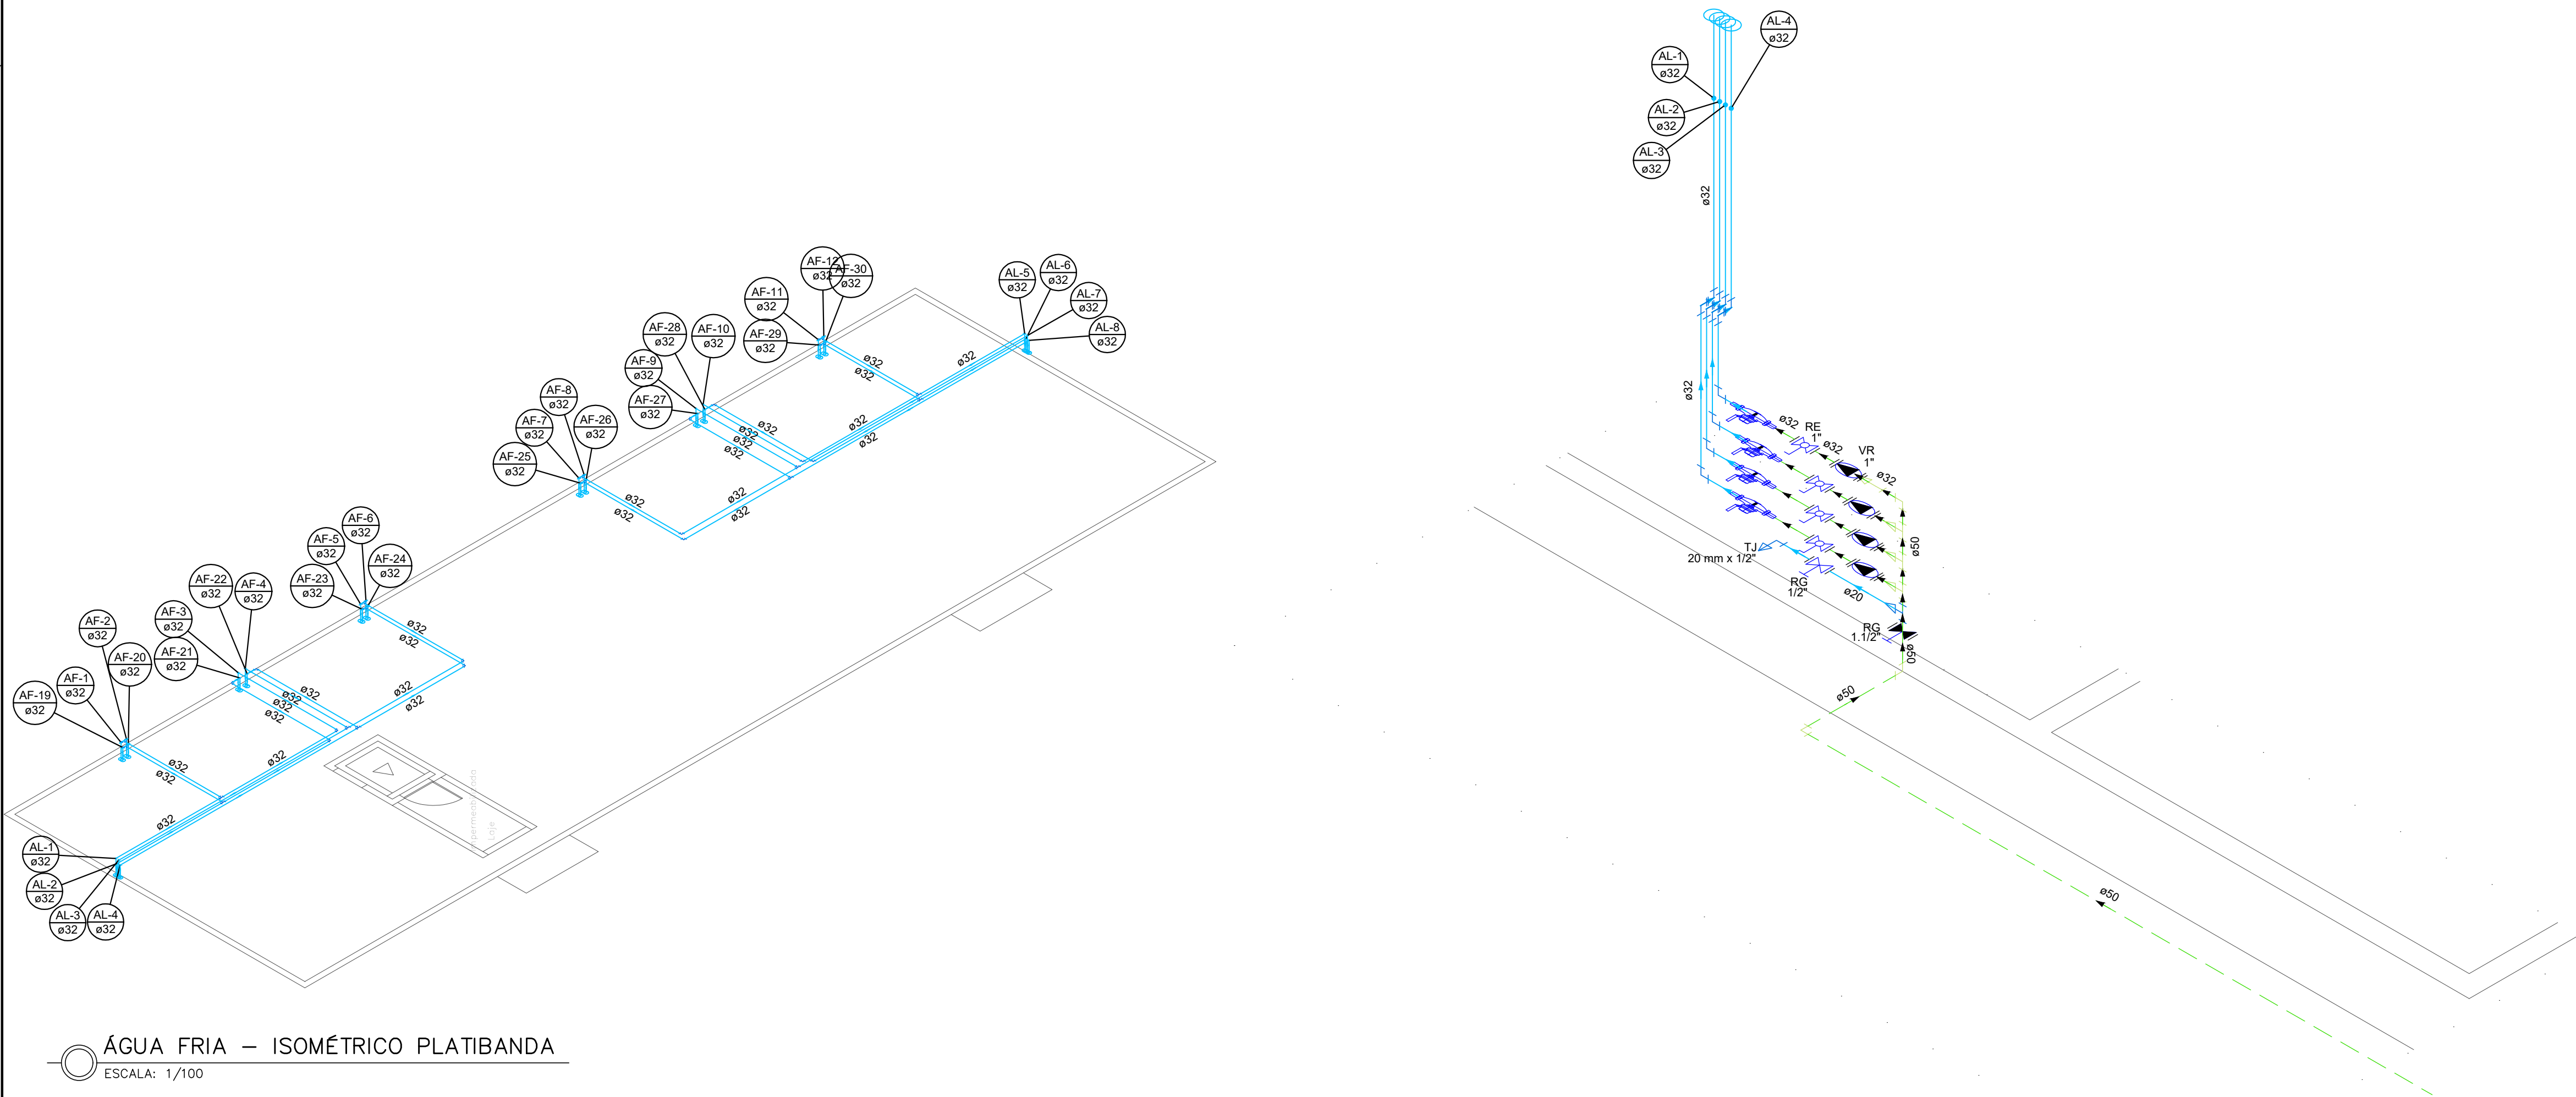


ÁGUA FRIA – ISOMÉTRICO PLATIBANDA
ESCALA: 1/100

ISOMÉTRICO – CAIXA DE MEDIÇÃO
ESCALA: 1/25

LEGENDA:

- | | |
|------------------------------|------------------------------------|
| AF – ÁGUA FRIA | TJ – TORNEIRA DE JARDIM h:0,50m |
| AP – ÁGUAS PLUVIAIS | TQ – TANQUE h:1,10m |
| EP – ESGOTO PRIMÁRIO | CD – CAIXA ACOPLADA h:0,20m |
| ES – ESGOTO SECUNDÁRIO | L – LAVATÓRIO h:0,60m |
| V – VENTILAÇÃO | F – PONTO P/ FILTRO h:1,10m |
| G – GORDURA | CH – CHUVEIRO h:2,10m |
| CS – CAIXA SIFONADA | RG – REGISTRO DE GAVETA |
| CG – CAIXA DE GORDURA | RE – REGISTRO ESFERA |
| CP – CAIXA DE PASSAGEM | MLR – MÁQUINA DE L. ROUPAS h:1,10m |
| CI – CAIXA DE INSPEÇÃO | RP – REGISTRO DE PRESSÃO |
| DS – DUCHA SANITÁRIA h:0,40m | |

| | | | | |
|---|---|--|--|--|
| <div>PROPRIETÁRIA</div> <div><div>CONSTRUTORA E INCORPORADORA</div></div> <div>VCA Construtora LTDA - ME</div> | DU BEM RESIDENCIAL | | | |
| | PROJETO DE INSTALAÇÕES HIDROSSANITÁRIAS | | | |
| LOCALIZAÇÃO | ÁGUA FRIA - PLANTA BAIXA E ISOMÉTRICOS (ALIMENTAÇÃO) | | | |
| | ESTRADA VELHA DA BARRA, L-70, S/N, FAZENDA REDENÇÃO, UNIVERSIDADE VITÓRIA DA CONQUISTA-BA | | | |
| DOCUMENTO | DONOR\N-INSTHIDRO-2012\APCS-PE-0-R00 | | | |
| | | | | |
| RESPONSÁVEL TÉCNICO | PEDRO DURVAL RUZZO ARAÚJO | | | |
| | ENGENHEIRO CIVIL, CREA 92.101D-BA | | | |
| REVISÃO | | | | |
| | | | | |
| MODIFICAÇÕES | | | | |
| | | | | |
| EMISSÃO INICIAL | | | | |
| | | | | |
| DATA | | | | |
| | | | | |
| DESENHO | | | | |
| | | | | |
| PROJETO | | | | |
| | | | | |
| APPROVAÇÃO | | | | |
| | | | | |