


ÁGUA FRIA – TÉRREO
ESCALA: 1/50

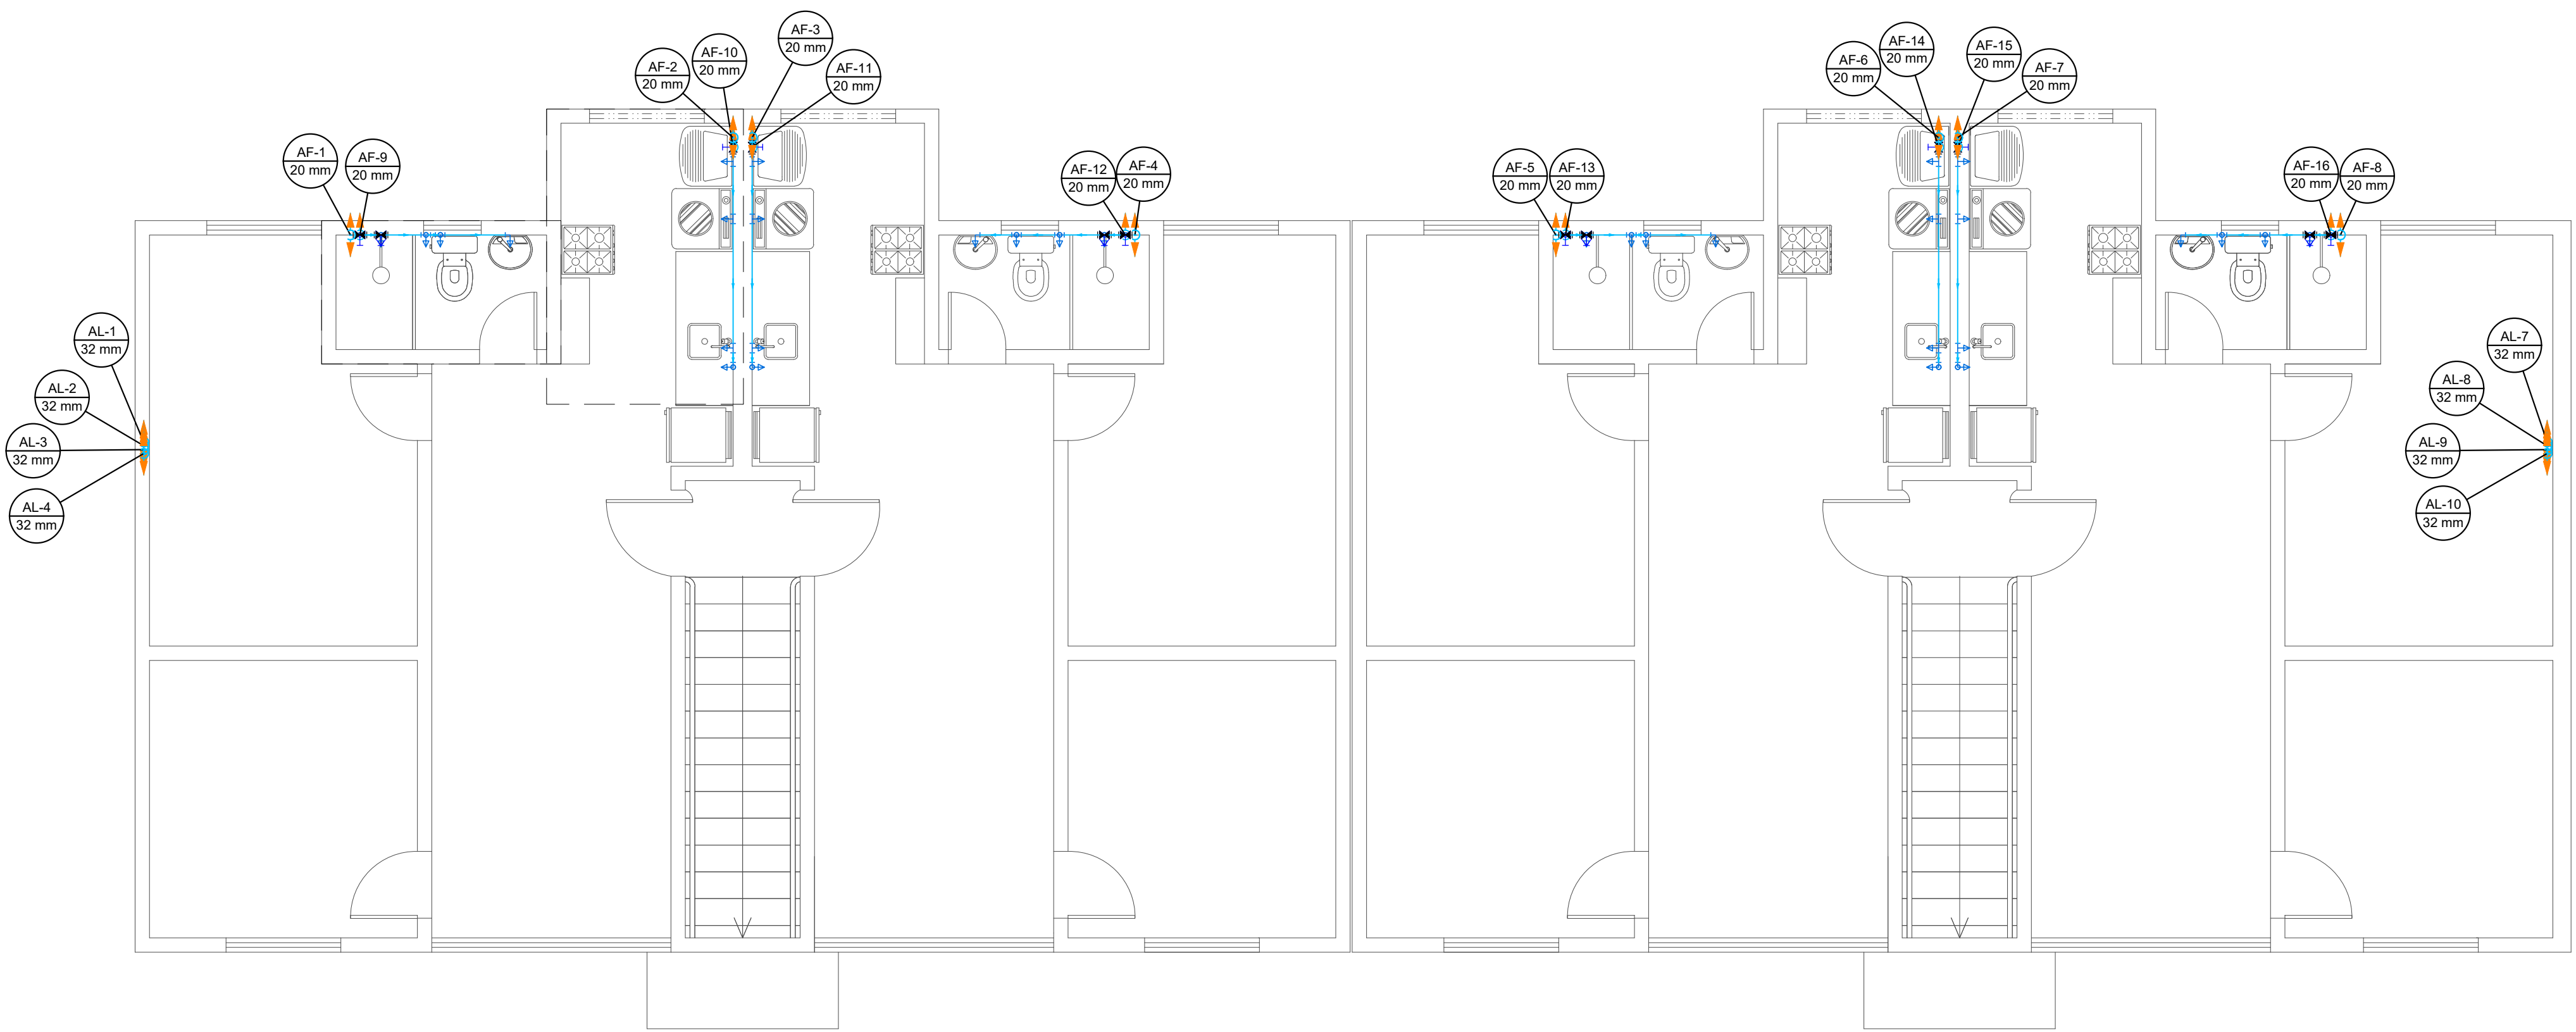

ÁGUA FRIA – PRIMEIRO PAVIMENTO
ESCALA: 1/50

<div>PROPRIETÁRIA</div> <div> CONSTRUTORA E INCORPORADORA</div> <div>VCA Construtora LTDA - ME</div> <div>ESTRADA VELHA DA BARRA, L-70, S/N, FAZENDA REDENÇÃO, UNIVERSIDADE VITÓRIA DA CONQUISTA-BA</div> <div>DONOR: INSTHIDRO-208APSS-PE-0-R01</div>	DU BEM RESIDENCIAL PROJETO DE INSTALAÇÕES HIDROSSANITÁRIAS ÁGUA FRIA - PLANTA BAIXA			
	Nº DA FOLHA	REVISÃO	DATA	ESCALA
	01/05	01	MAIO/2024	INDICADA
	LOCALIZAÇÃO	RESPONSÁVEL TÉCNICO	PEDRO DURVAL RIZZO ARAÚJO ENGENHEIRO CIVIL CREA 92.101D-BA	
REVISÃO		MODIFICAÇÕES	DATA	DESENHO
00		EMIÇÃO INICIAL	17/04/2024	EMILLI M.Q.
01		ALTERAÇÃO DOS EQUIPAMENTOS DA A.S.	08/05/2024	EMILLI M.Q.
DOCUMENTO				