



ÁGUA FRIA – PLATIBANDA
ESCALA: 1/50

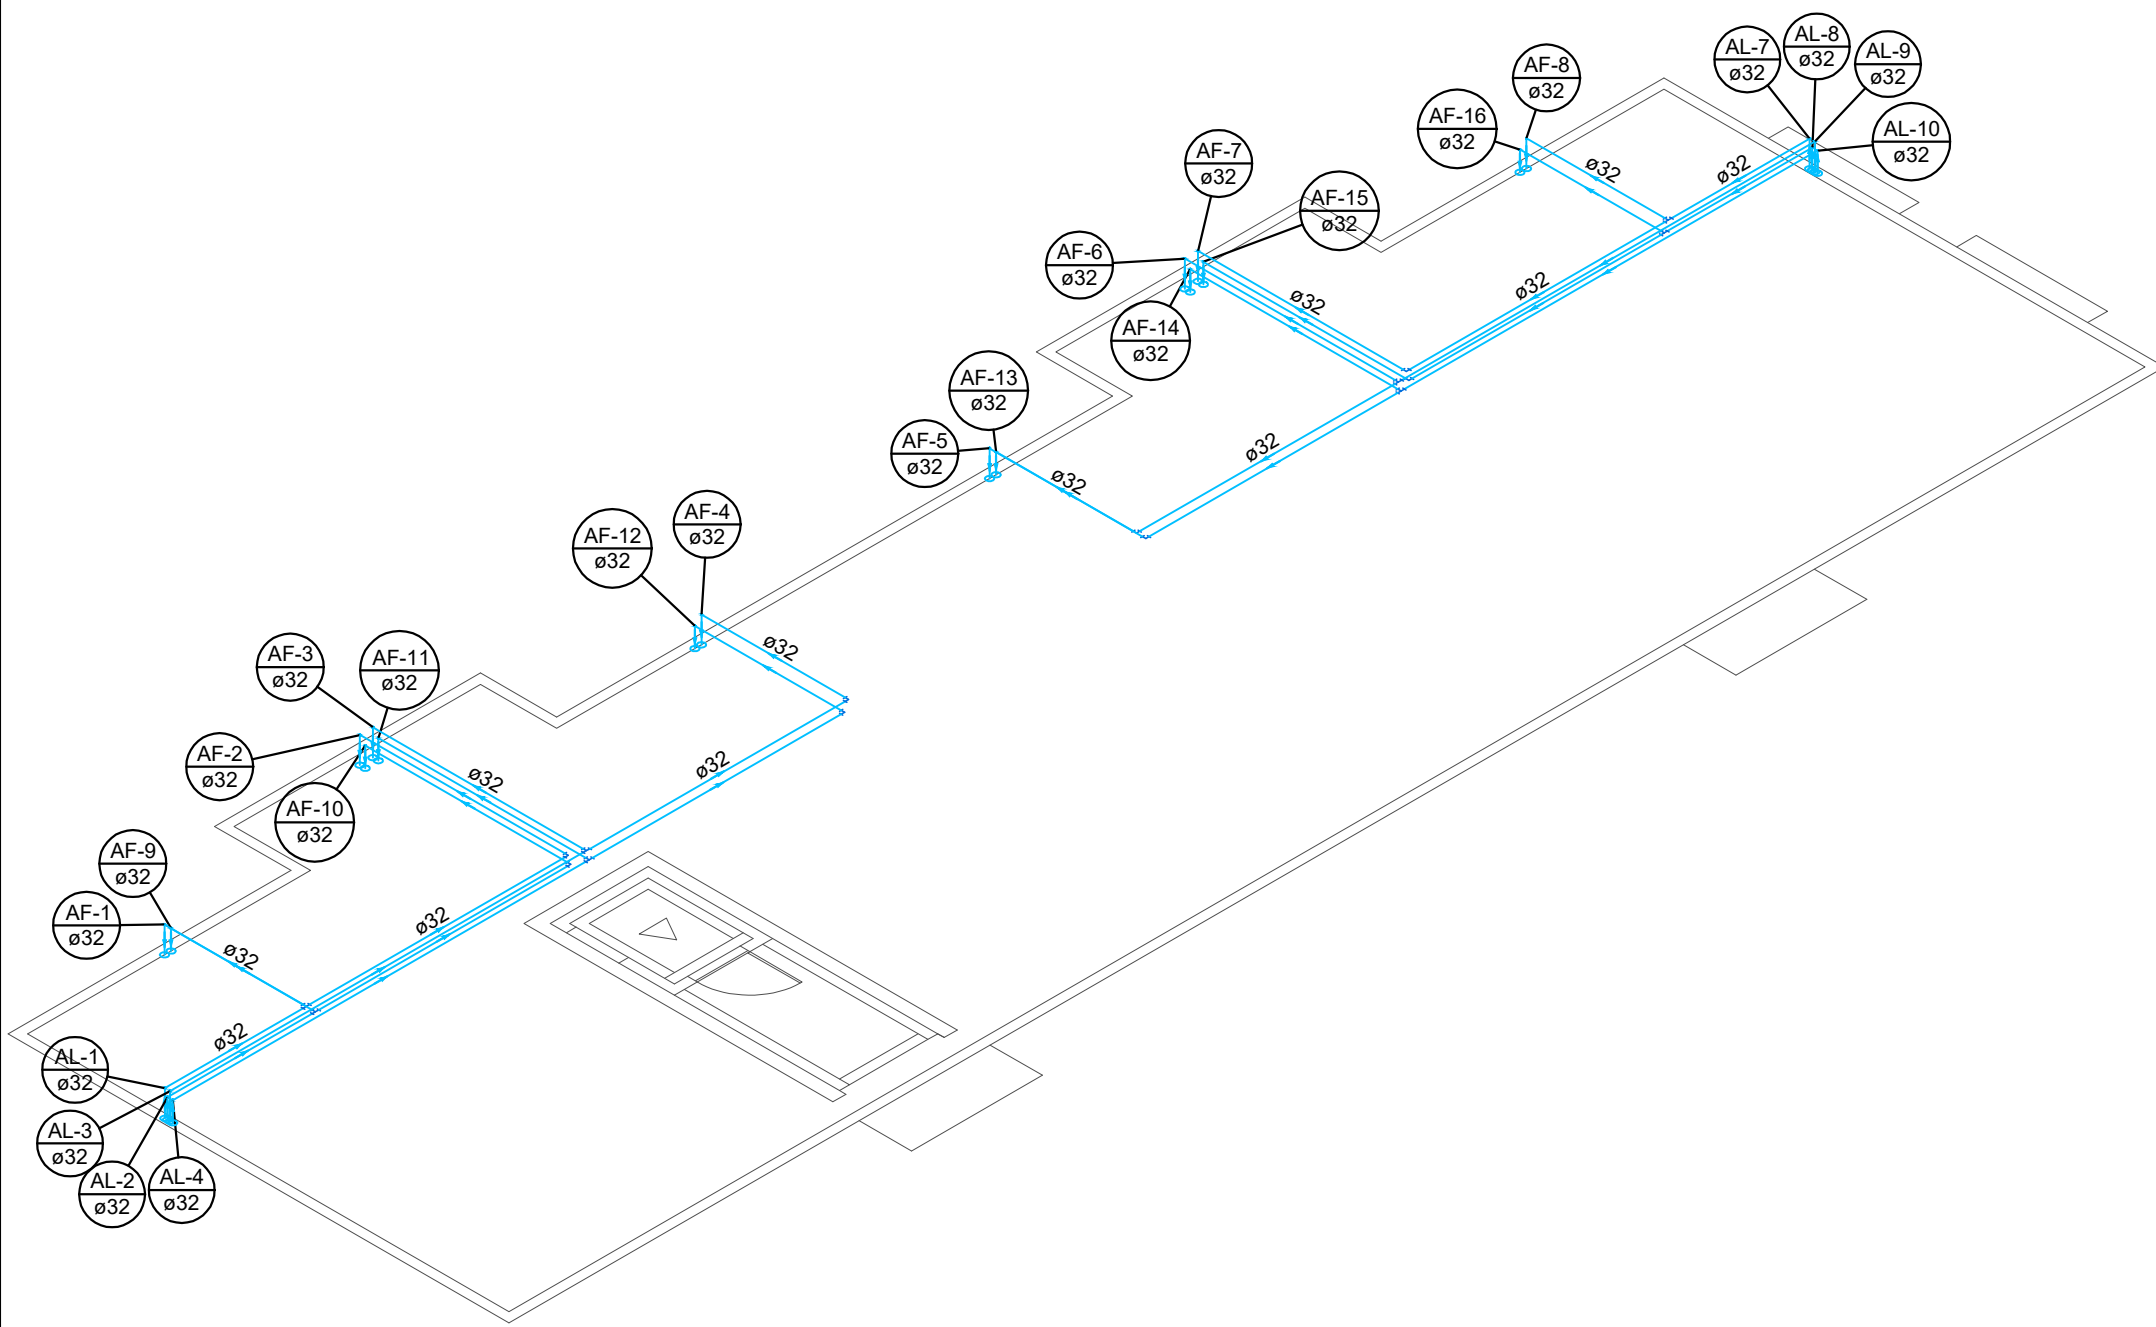

ISOMÉTRICO – CAIXA DE MEDIÇÃO
ESCALA: 1/25

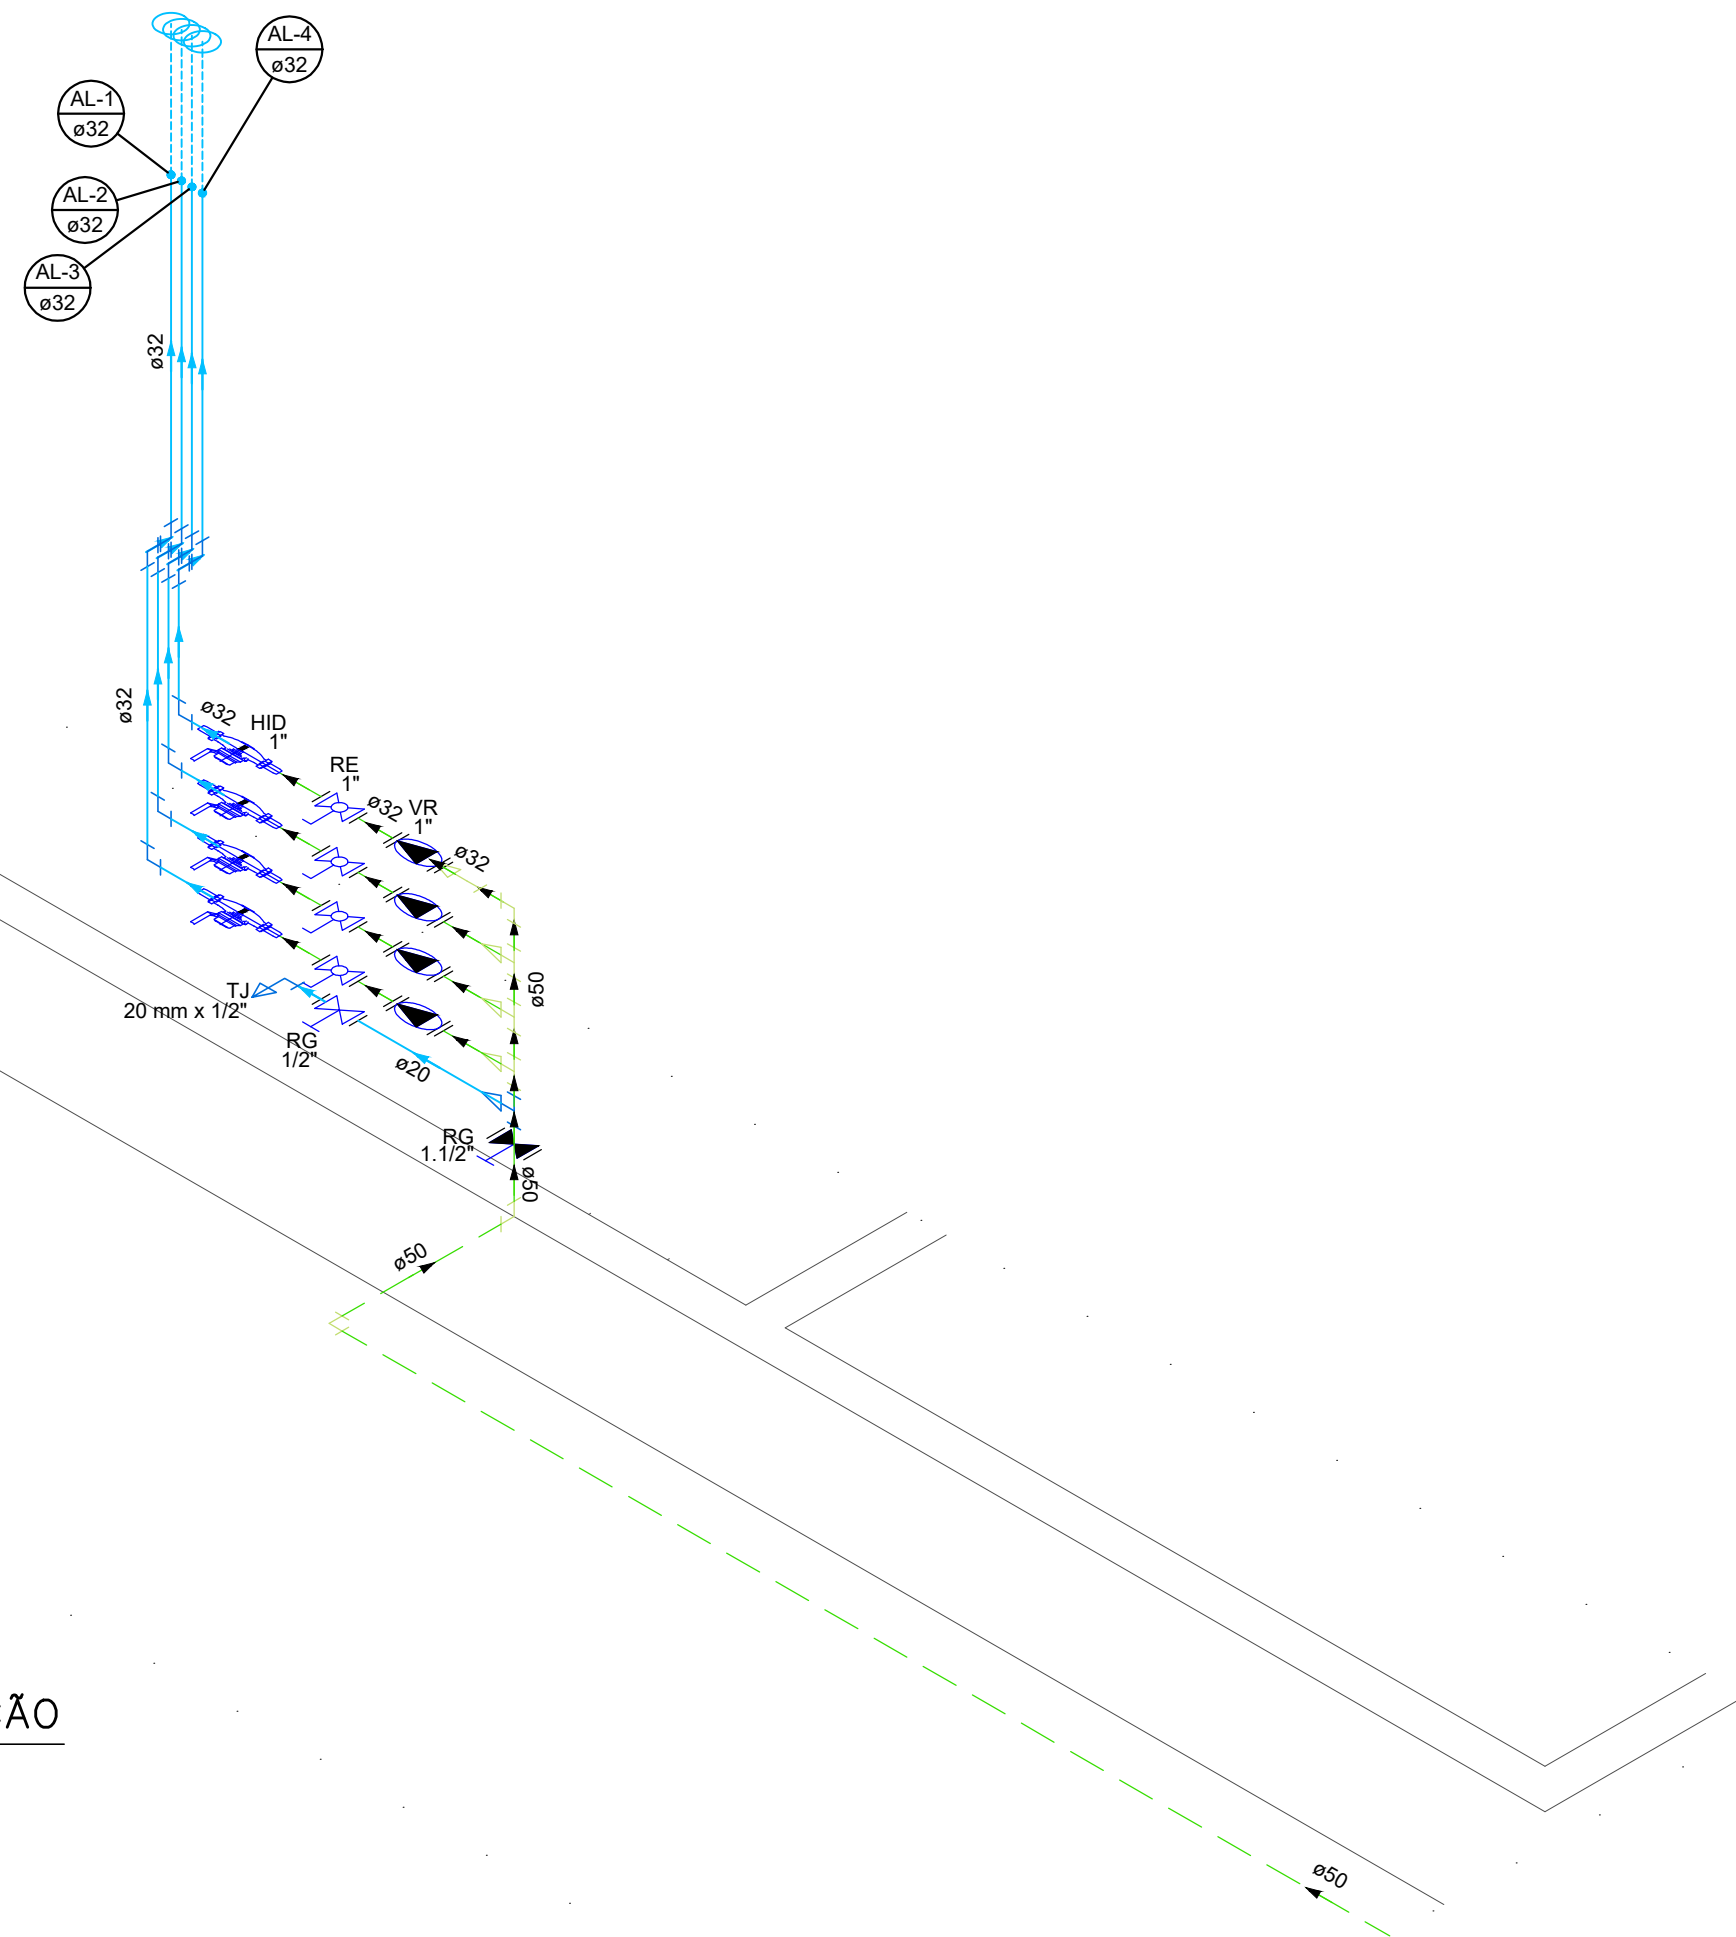

LEGENDA:

- | | |
|------------------------------|------------------------------------|
| AF – ÁGUA FRIA | TJ – TORNEIRA DE JARDIM h:0,50m |
| AP – ÁGUAS PLUVIAIS | TQ – TANQUE h:1,10m |
| EP – ESGOTO PRIMÁRIO | CD – CAIXA ACOPLADA h:0,20m |
| ES – ESGOTO SECUNDÁRIO | L – LAVATÓRIO h:0,60m |
| V – VENTILAÇÃO | F – PONTO P/ FILTRO h:1,10m |
| G – GORDURA | CH – CHUVEIRO h:2,10m |
| CS – CAIXA SIFONADA | RG – REGISTRO DE GAVETA |
| CG – CAIXA DE GORDURA | RE – REGISTRO ESFERA |
| CP – CAIXA DE PASSAGEM | MLR – MAQUINA DE L. ROUPAS h:1,10m |
| CI – CAIXA DE INSPEÇÃO | RP – REGISTRO DE PRESSÃO |
| DS – DUCHA SANITÁRIA h:0,40m | |

ÁGUA FRIA – ISOMÉTRICO PLATIBANDA
ESCALA: 1/100

PROPRIETÁRIA	DU BEM RESIDENCIAL			
	PROJETO DE INSTALAÇÕES HIDROSSANITÁRIAS			
LOCALIZAÇÃO	ÁGUA FRIA - PLANTA BAIXA E ISOMÉTRICOS (ALIMENTAÇÃO)			
	VCA Construtora LTDA - ME			
RESPONSÁVEL TÉCNICO	PEDRO DURAL RIZZO ARAÚJO			
	ENGENHEIRO CIVIL CREA 92.101D-BA			
DOCUMENTO	ESTRADA VELHA DA BARRA, L-70, S/N, FAZENDA REDENÇÃO, UNIVERSIDADE VITÓRIA DA CONQUISTA-BA			
	DONOR-INSTITUIDO-208&PSS-PE-0-R01			
Nº DA FOLHA		REVISÃO	DATA	ESCALA
02/05		01	MAIO/2024	INDICADA
REVISÃO		MODIFICAÇÕES	DATA	DESENHO
00		EMISSIONAL	17/04/2024	EMILLI M.O.
01		ALTERAÇÕES DOS EQUIPAMENTOS DA A.S.	08/05/2024	EMILLI M.O.
PROJETO		APROVAÇÃO		