



ESGOTO – PAVIMENTO TÉRREO

ESCALA: 1/50

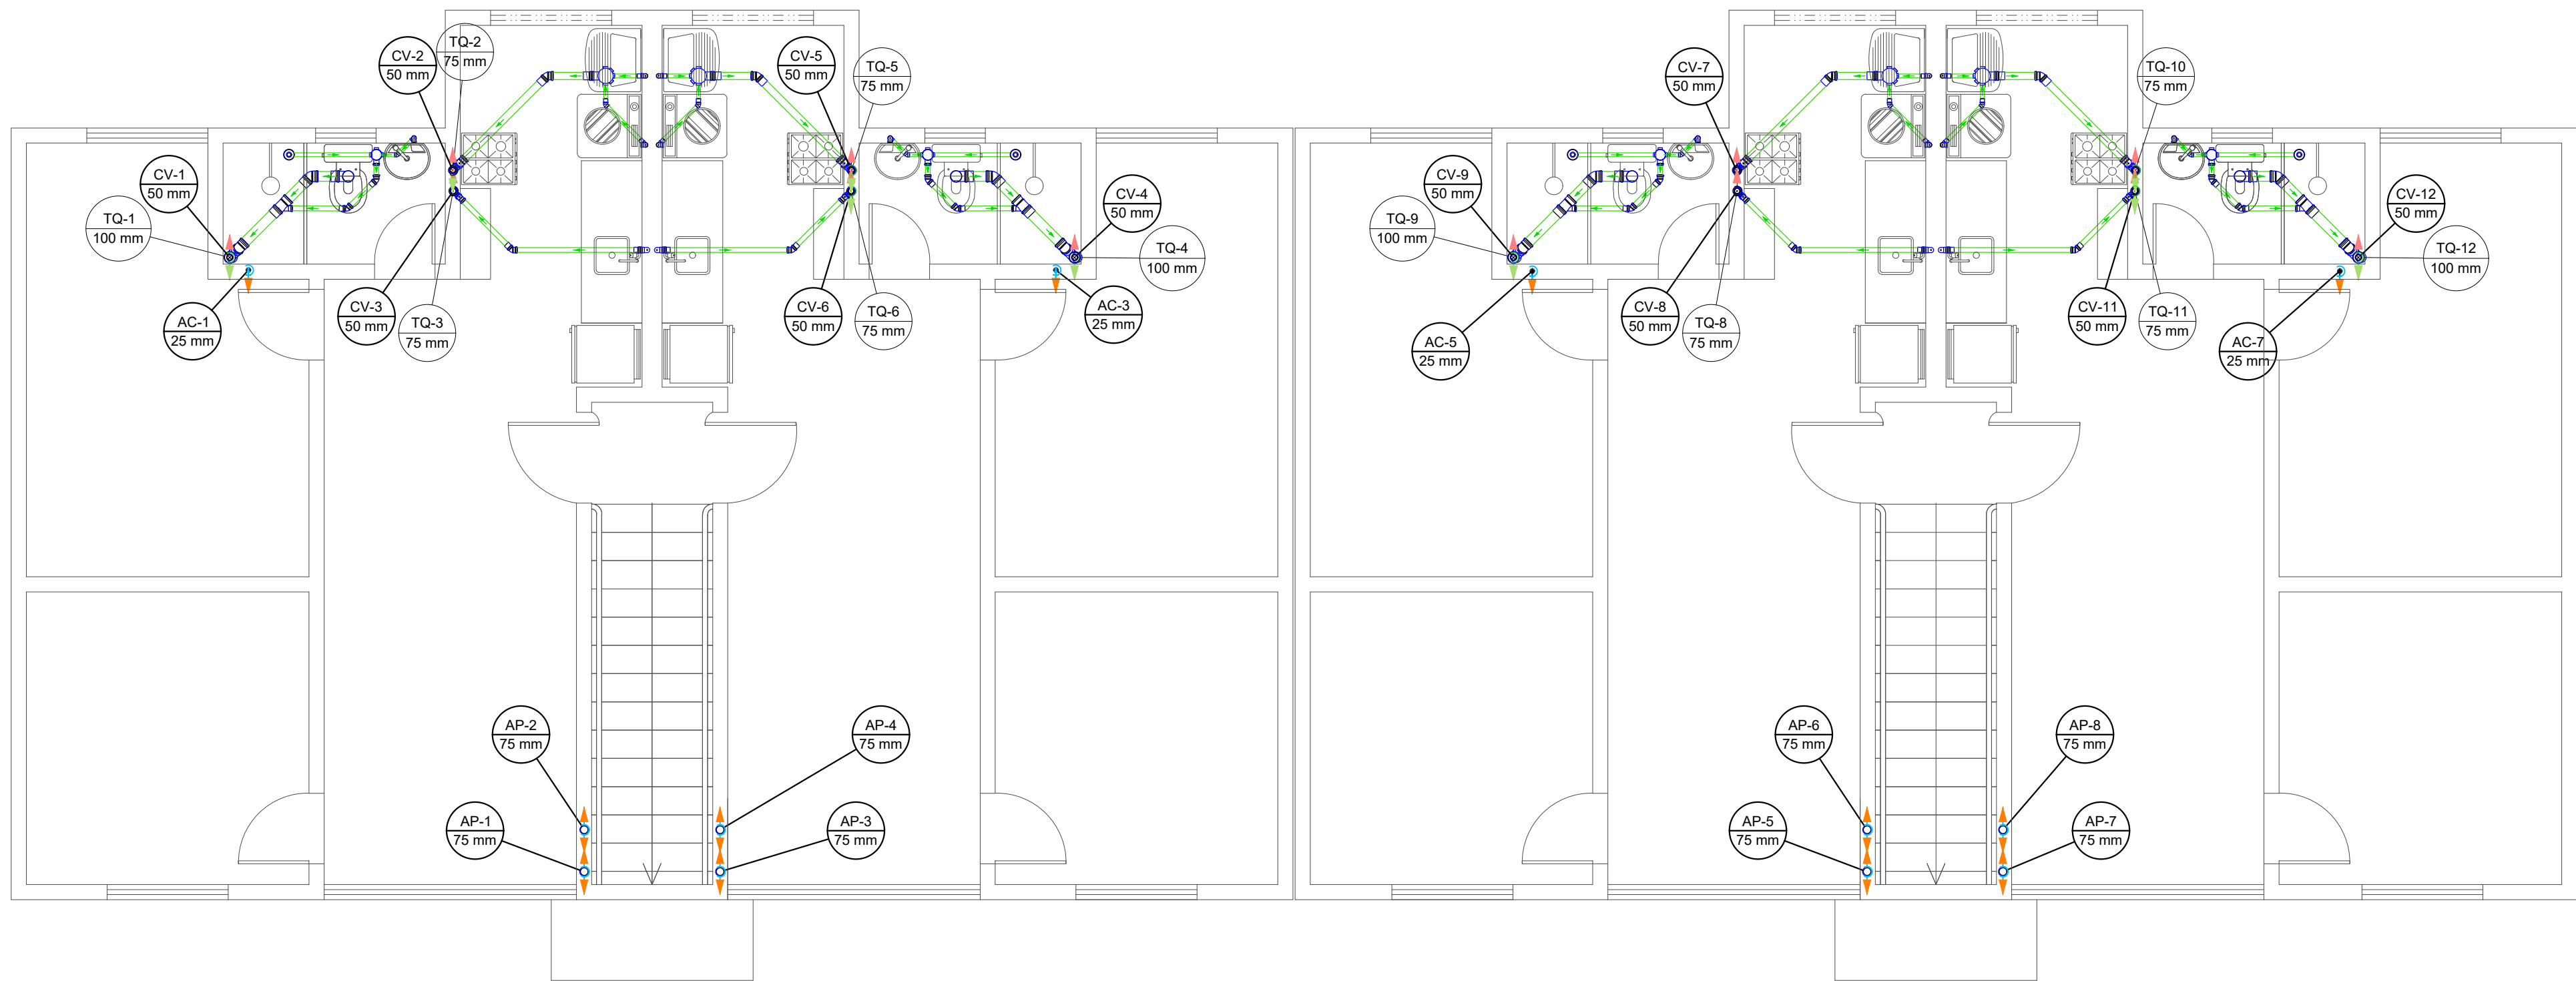

ESGOTO – PRIMEIRO PAVIMENTO

ESCALA: 1/50

<div>PROPRIETÁRIA</div> <div><div>CONSTRUTORA E INCORPORADORA</div></div> <div>VCA Construtora LTDA - ME</div> <div>LOCALIZAÇÃO</div> <div>ESTRADA VELHA DA BARRA, L-70, S/N, FAZENDA REDENÇÃO, UNIVERSIDADE VITÓRIA DA CONQUISTA-BA</div> <div>DONOR: INSTHIDRO-2012APSS-PE-0-R01</div>	DU BEM RESIDENCIAL PROJETO DE INSTALAÇÕES HIDROSSANITÁRIAS ESGOTO E ÁGUAS PLUVIAIS - PLANTA BAIXA			
	Nº DA FOLHA	REVISÃO	DATA	ESCALA
	04/05	01	MAIO/2024	INDICADA
	RESPONSÁVEL TÉCNICO	PEDRO DURAL RIZZO ARAÚJO ENGENHEIRO CIVIL CREA 92.101D-BA		
	REVISÃO	MODIFICAÇÕES	DATA	DESENHO
00	EMIÇÃO INICIAL	16/04/2024	EMILLI M.Q.	EMILLI M.Q.
01	ALTERAÇÃO DOS EQUIPAMENTOS DA A.S.	08/05/2024	EMILLI M.Q.	EMILLI M.Q.
DOCUMENTO				