




Pavimento Térreo
Escala: 1:50

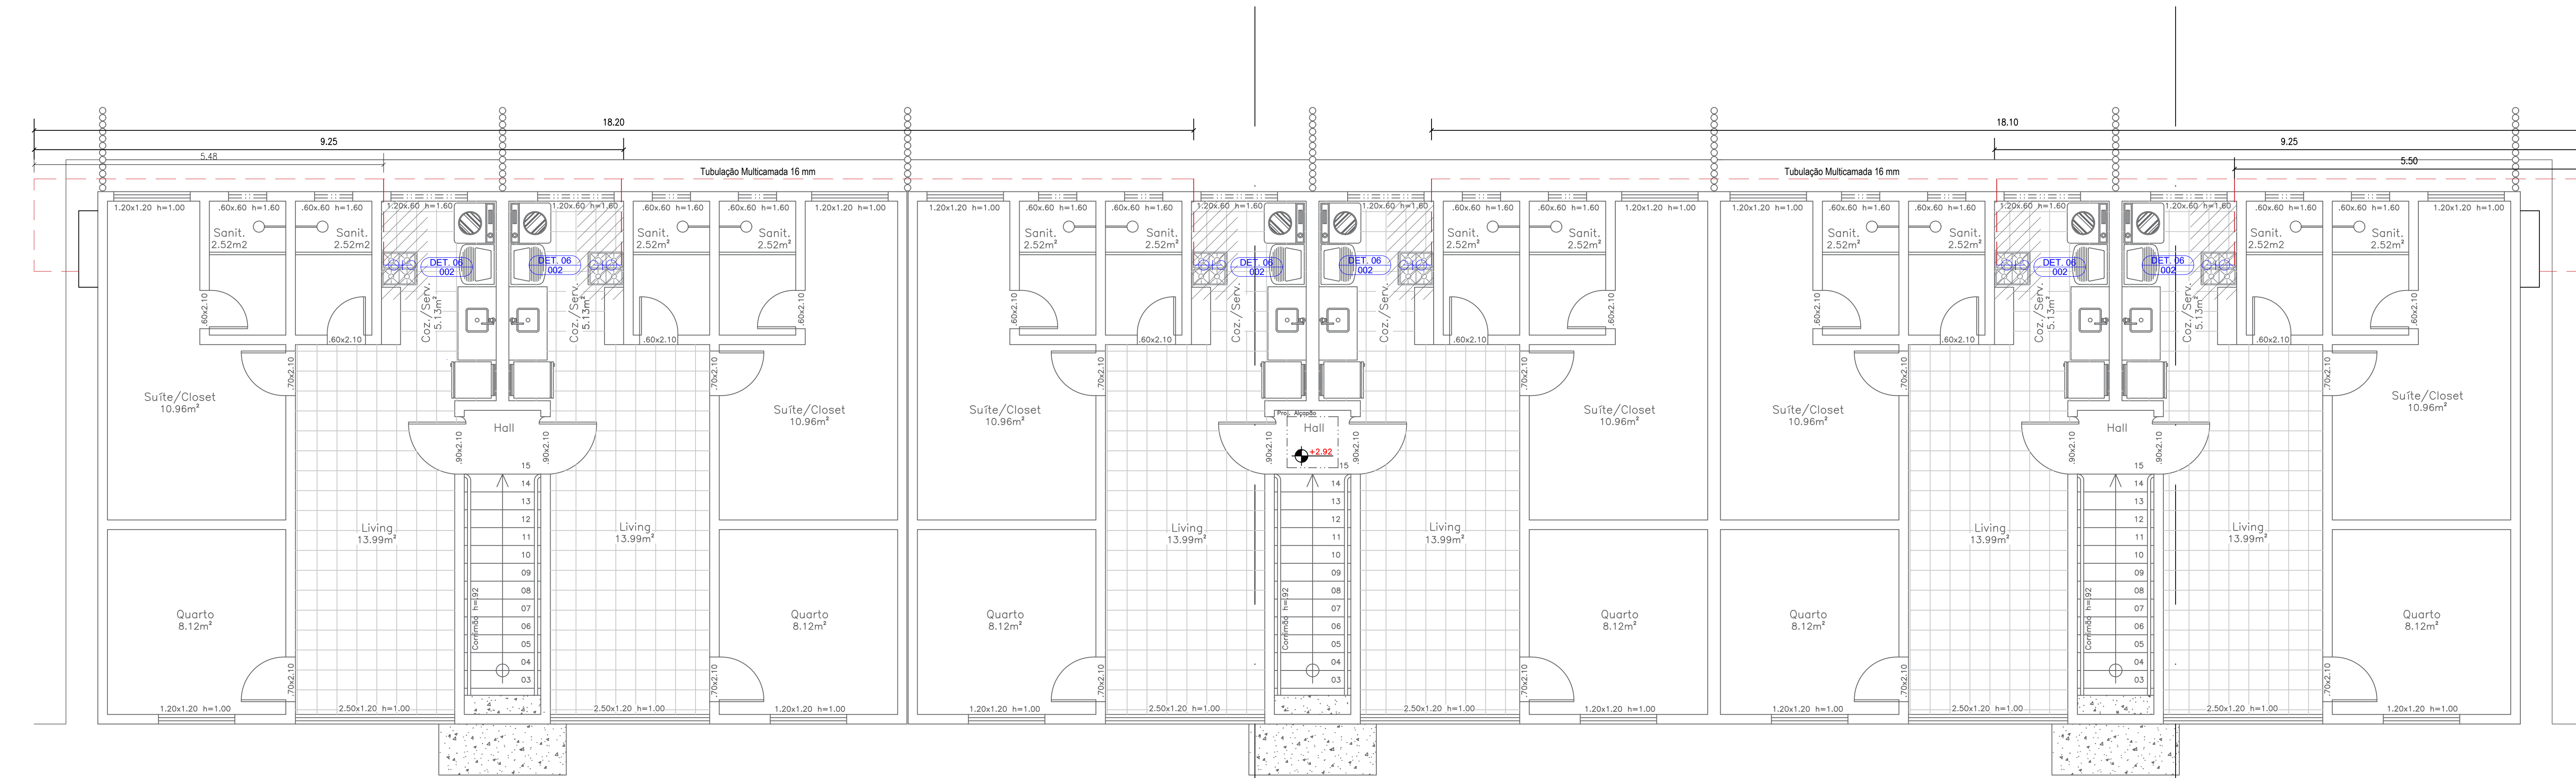


Pavimento Superior
Escala: 1:50

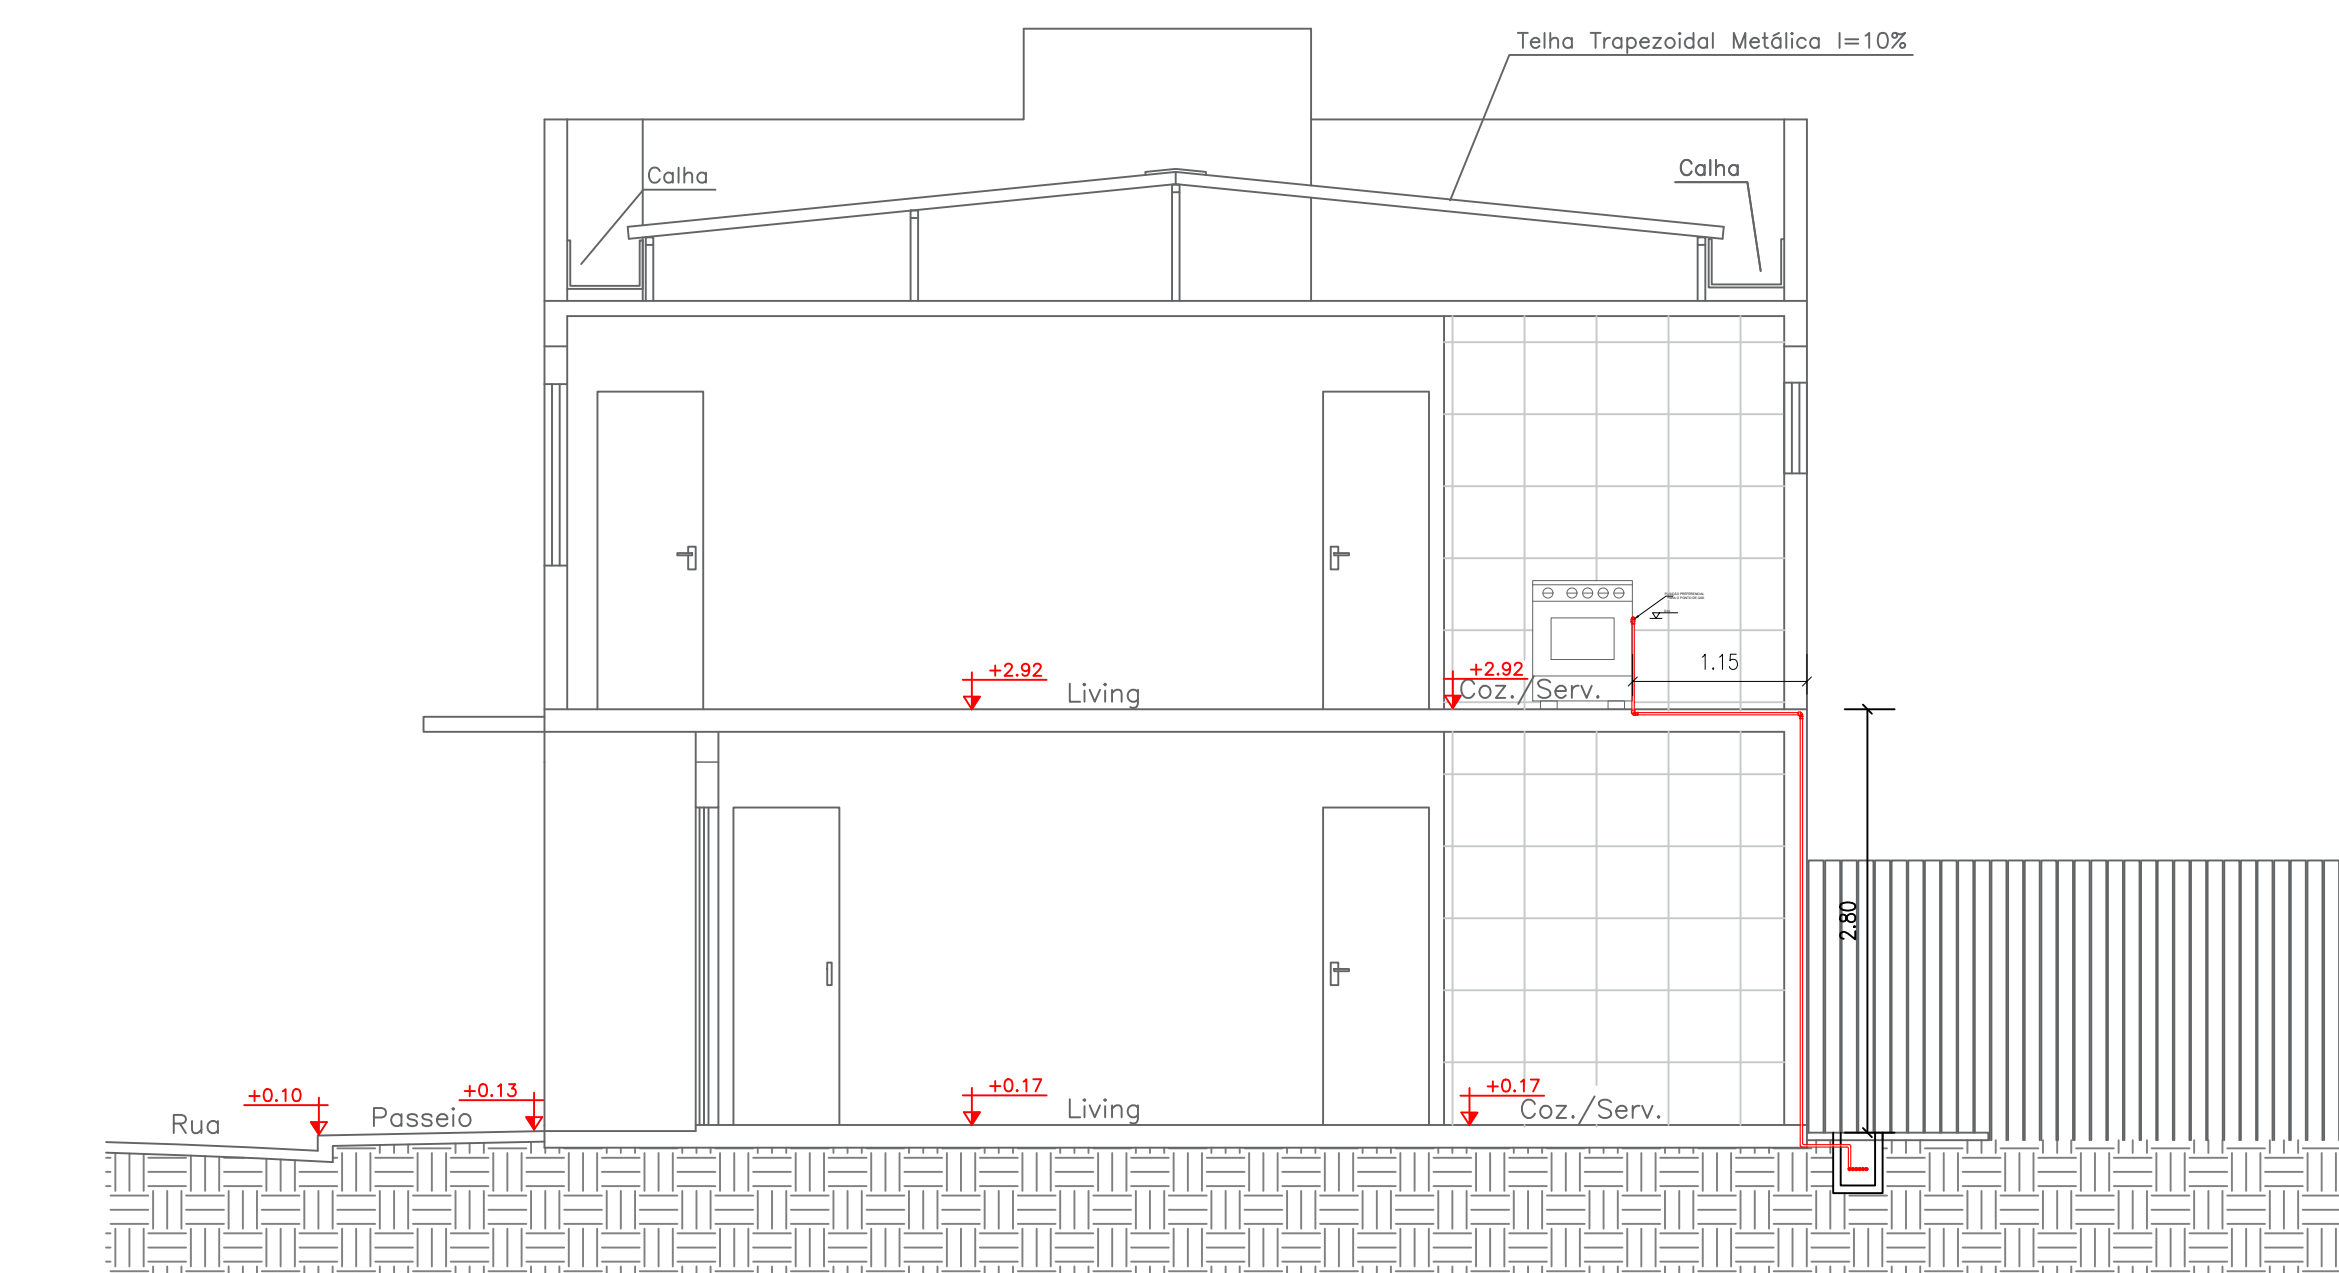


Corte A-B
Escala: 1:50

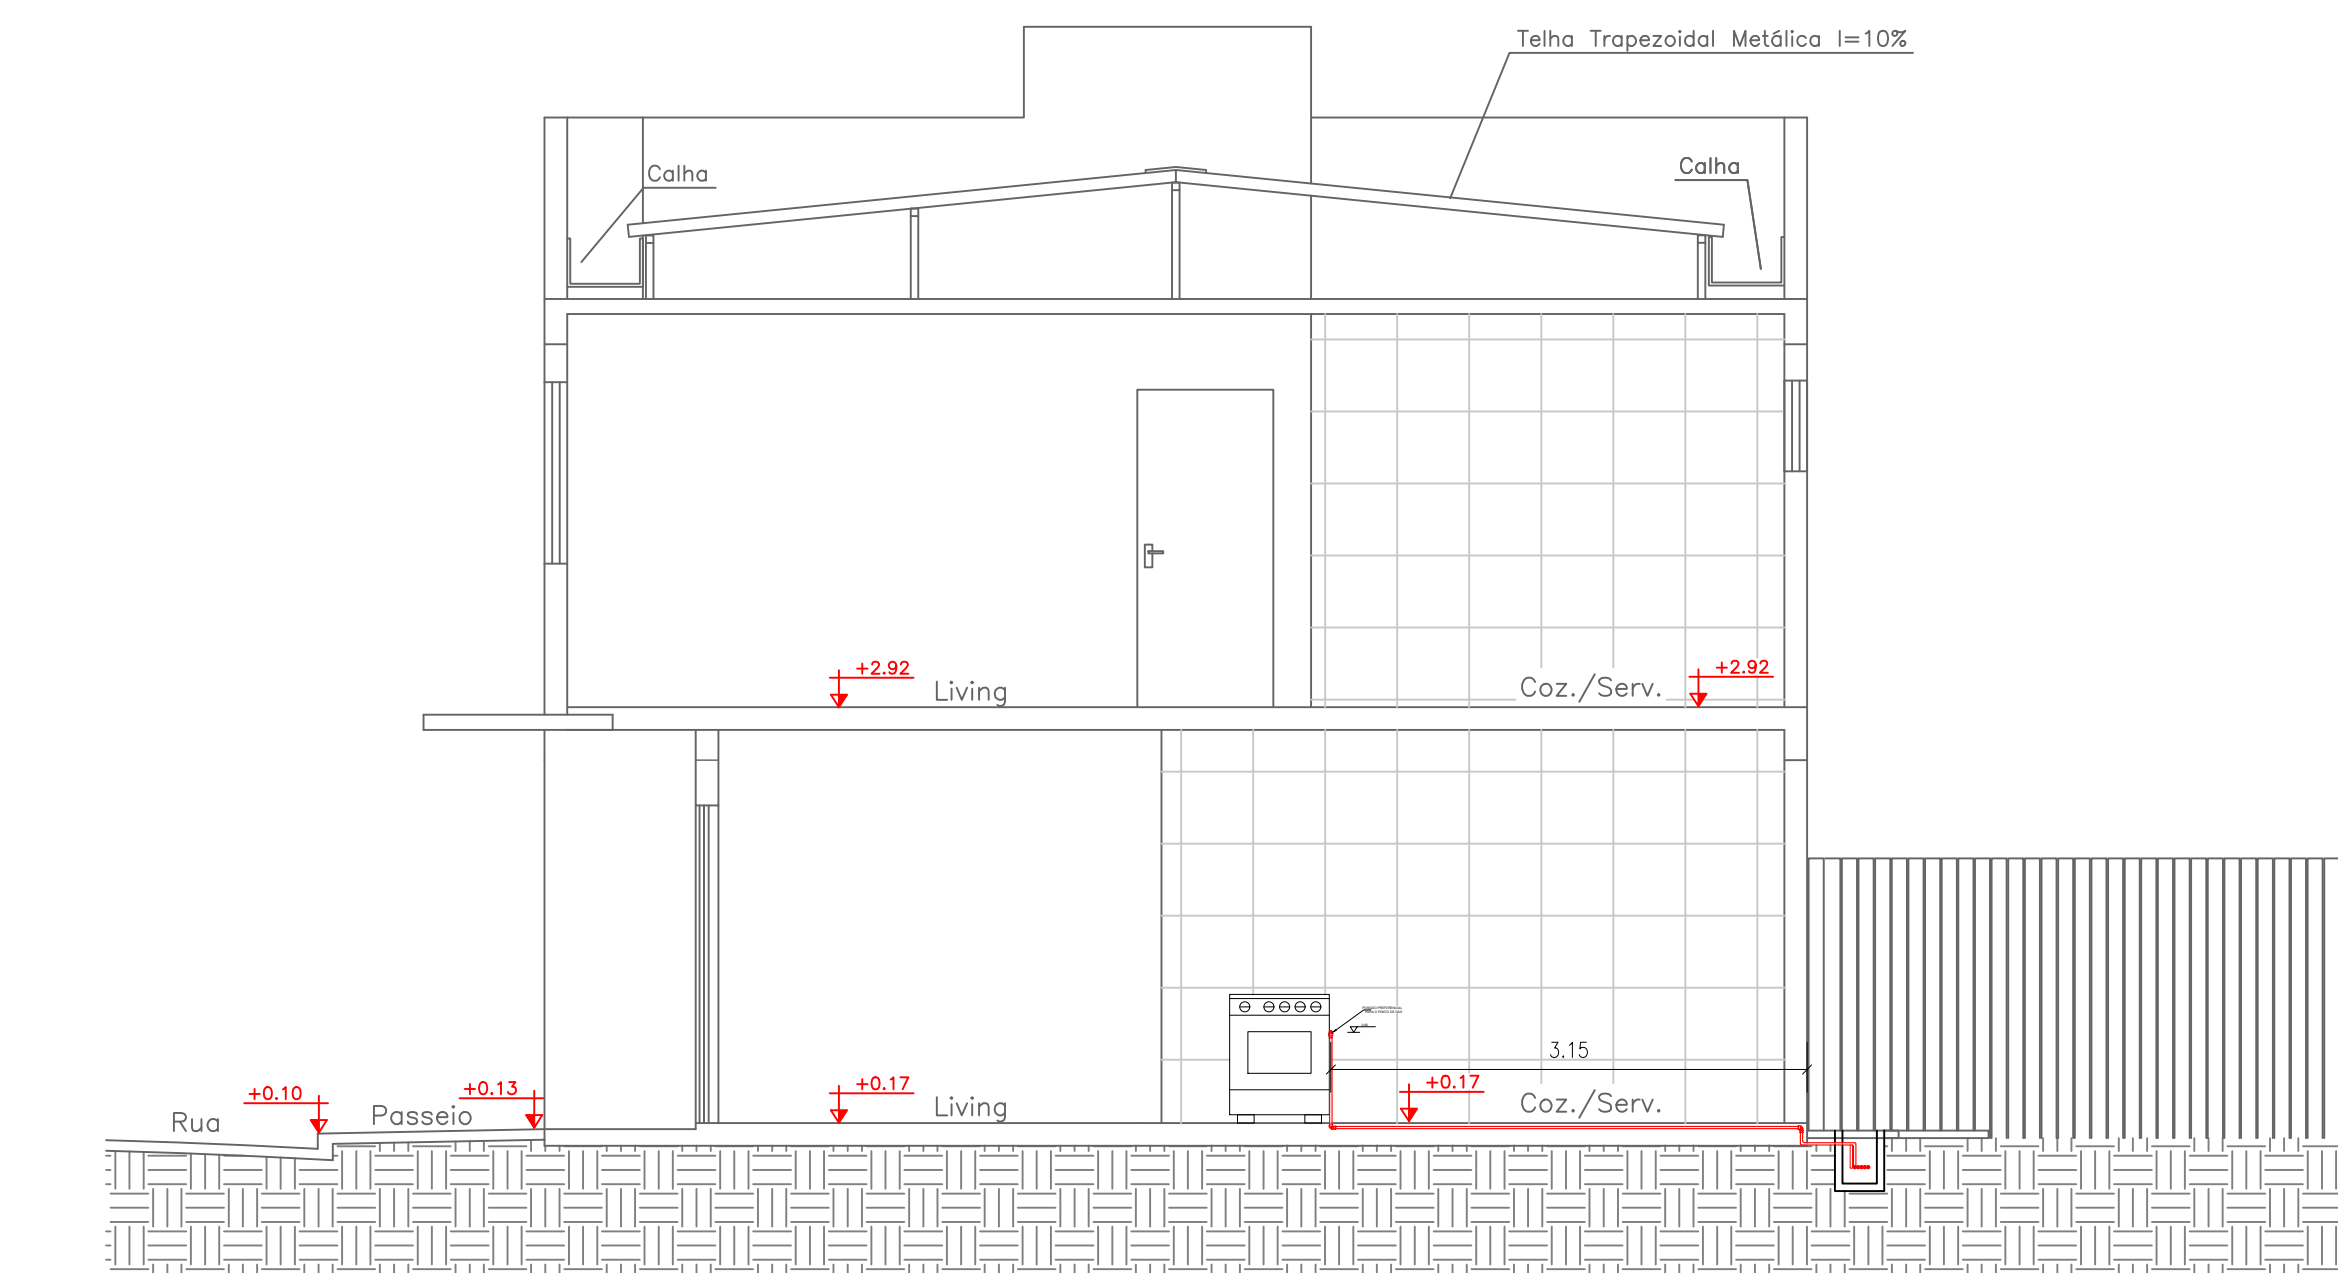


Corte C-D
Escala: 1:50

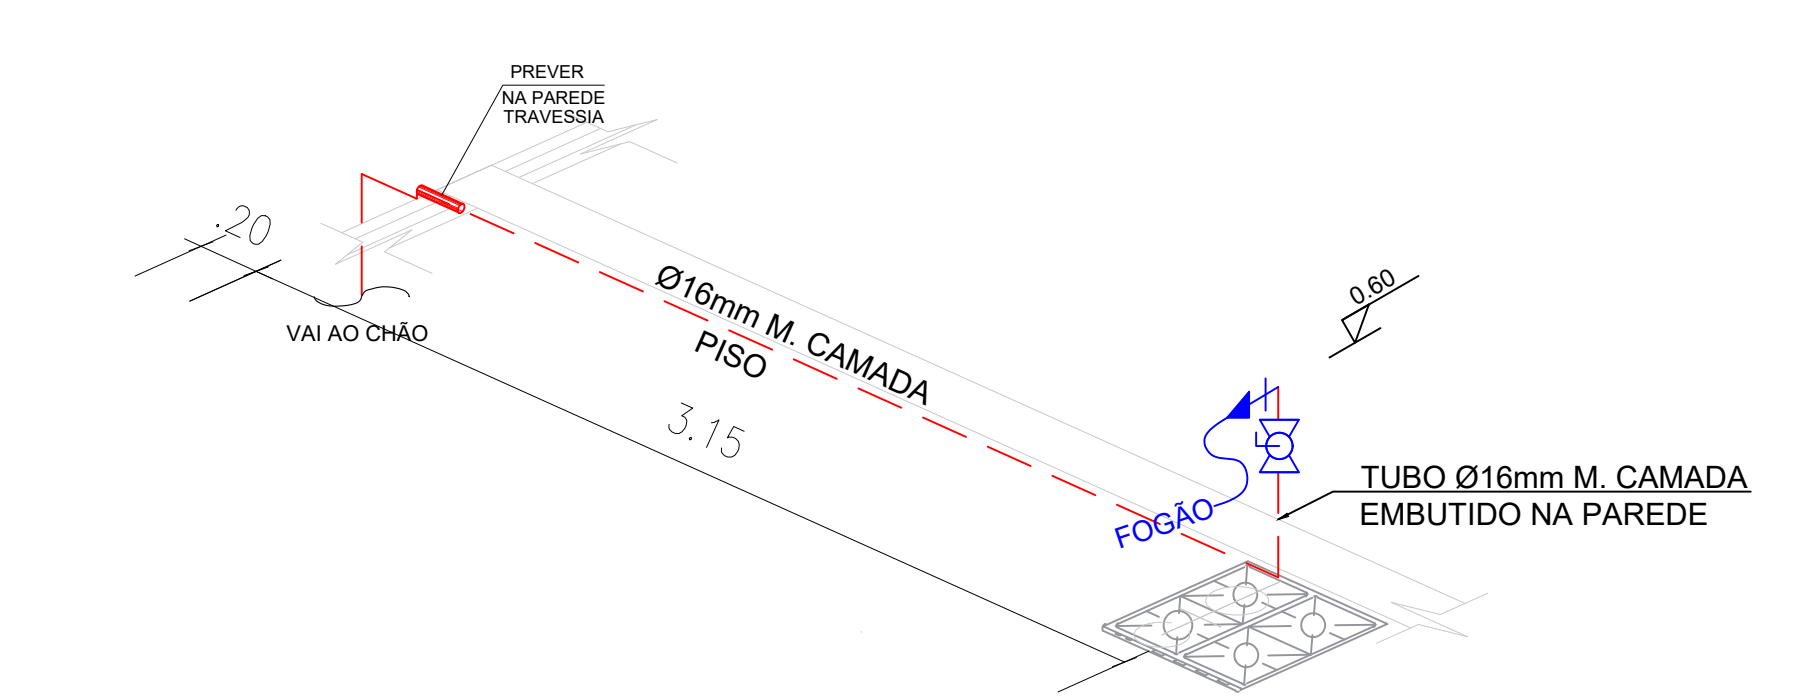

DETALHE 5 ISOMÉTRICO
Escala: 1:25

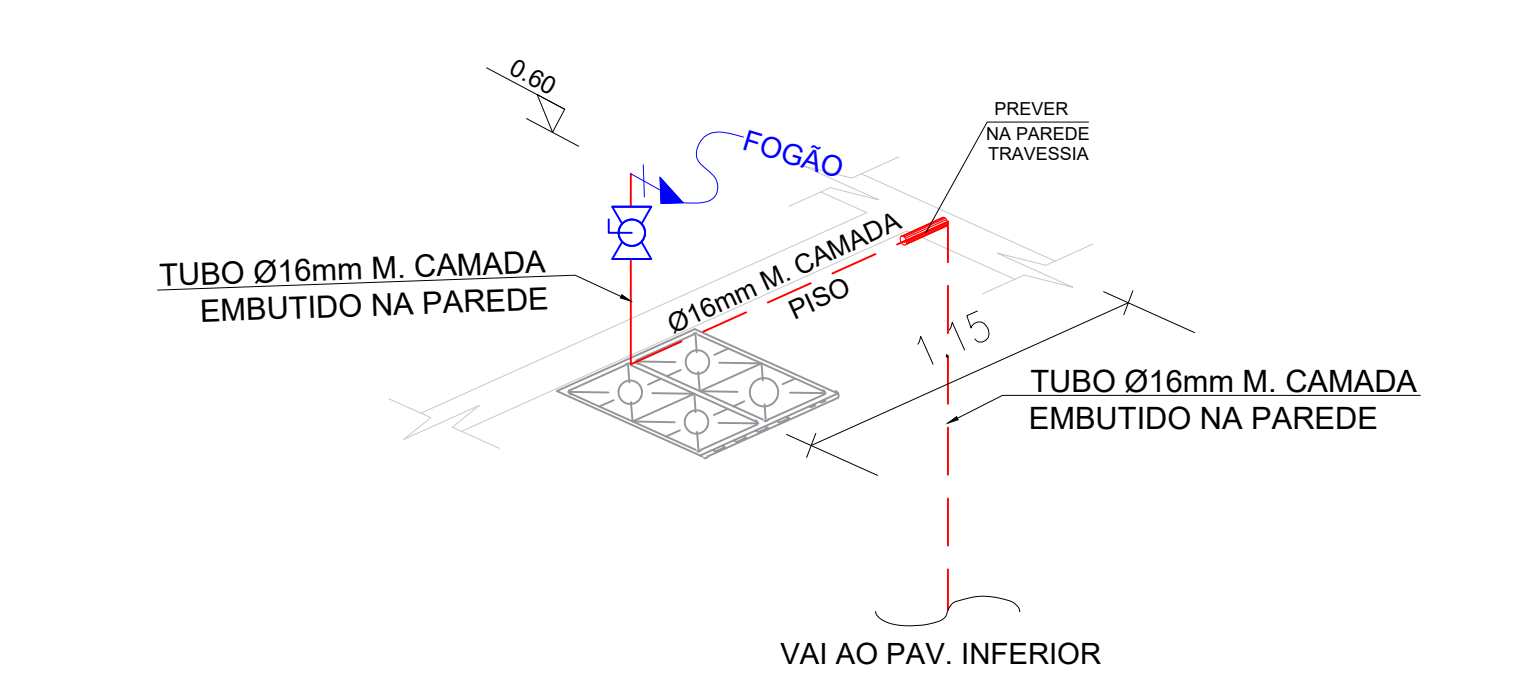

DETALHE 6 ISOMÉTRICO
Escala: 1:50

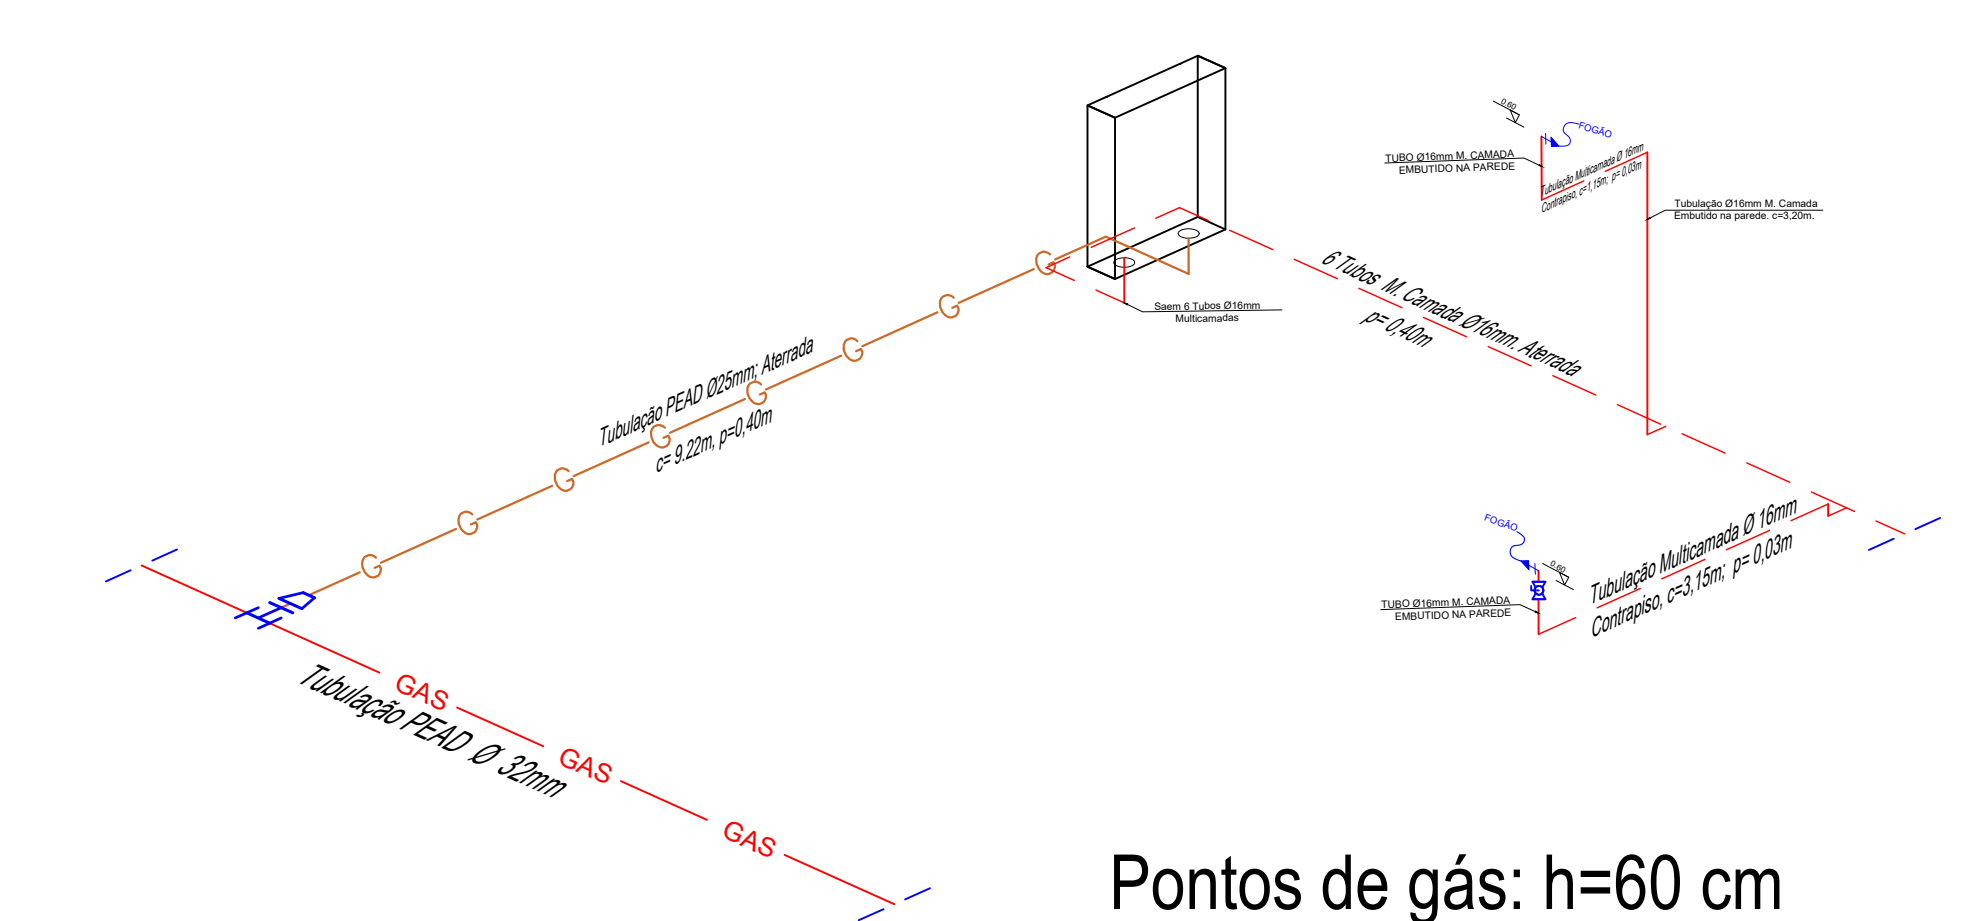

DETALHE X ISOMÉTRICO
Escala: 1:75

- TUBO PEAD NO PISO
- TUBO PEAD NA PAREDE
- TUBO MULTICAMADA NO PISO
- TUBO MULTICAMADA NA PAREDE
- PONTO DE CONSUMO
- TEE 32mm E REDUÇÃO DE 25 mm

Pontos de gás: h=60 cm
Consumo: 1~1,5 Kg/h

	REV	MODIFICAÇÃO	DATA	PROJETISTA	APROVO
	01	Estado inicial	-	-	-
PERFECTA GÁS					
A utilização deste documento está condicionada ao contrato assinado entre a Perfecta Gás e o cliente, não podendo ser replicado sem a autorização expressa da Perfecta Gás. Qualquer uso não autorizado é considerado uma violação dos direitos autorais e poderá ser punido legalmente.					
AUTORES DO PROJETO					
Sharlaine Souza Santos		ART. NÚMERO	ASSINATURA		
OBRA					
CONDOMÍNIO DU BEM RESIDENCIAL					
ENDEREÇO		CLIENTE			
Estrada Velha da Barra, L-70, SN - Fazenda Redenção, Barro Universidade - Vitória da Conquista - BA		VCA MONTE ELGON EMPREENDIMENTOS IMOBILIÁRIOS SPE LTDA			
ESPECIALIDADE:					
INSTALAÇÕES DE GÁS					
TÍTULO DO DOCUMENTO					
PLANTA BAIXA PAVIMENTO TÉRREO E SUPERIOR - ISOMÉTRICA TIPO 1					
ESCALA	DATA	TIPO DE OBRA	CLASSE DE PROJETO		
INDICADA	Jun/2024	CONSTRUÇÃO	EXECUTIVO		
COORDENAÇÃO DO CLIENTE:		NÚMERO DO PROJETO:			

FORMAÇÃO DE