




Planta Pavimento Térreo  
Escala 1:50

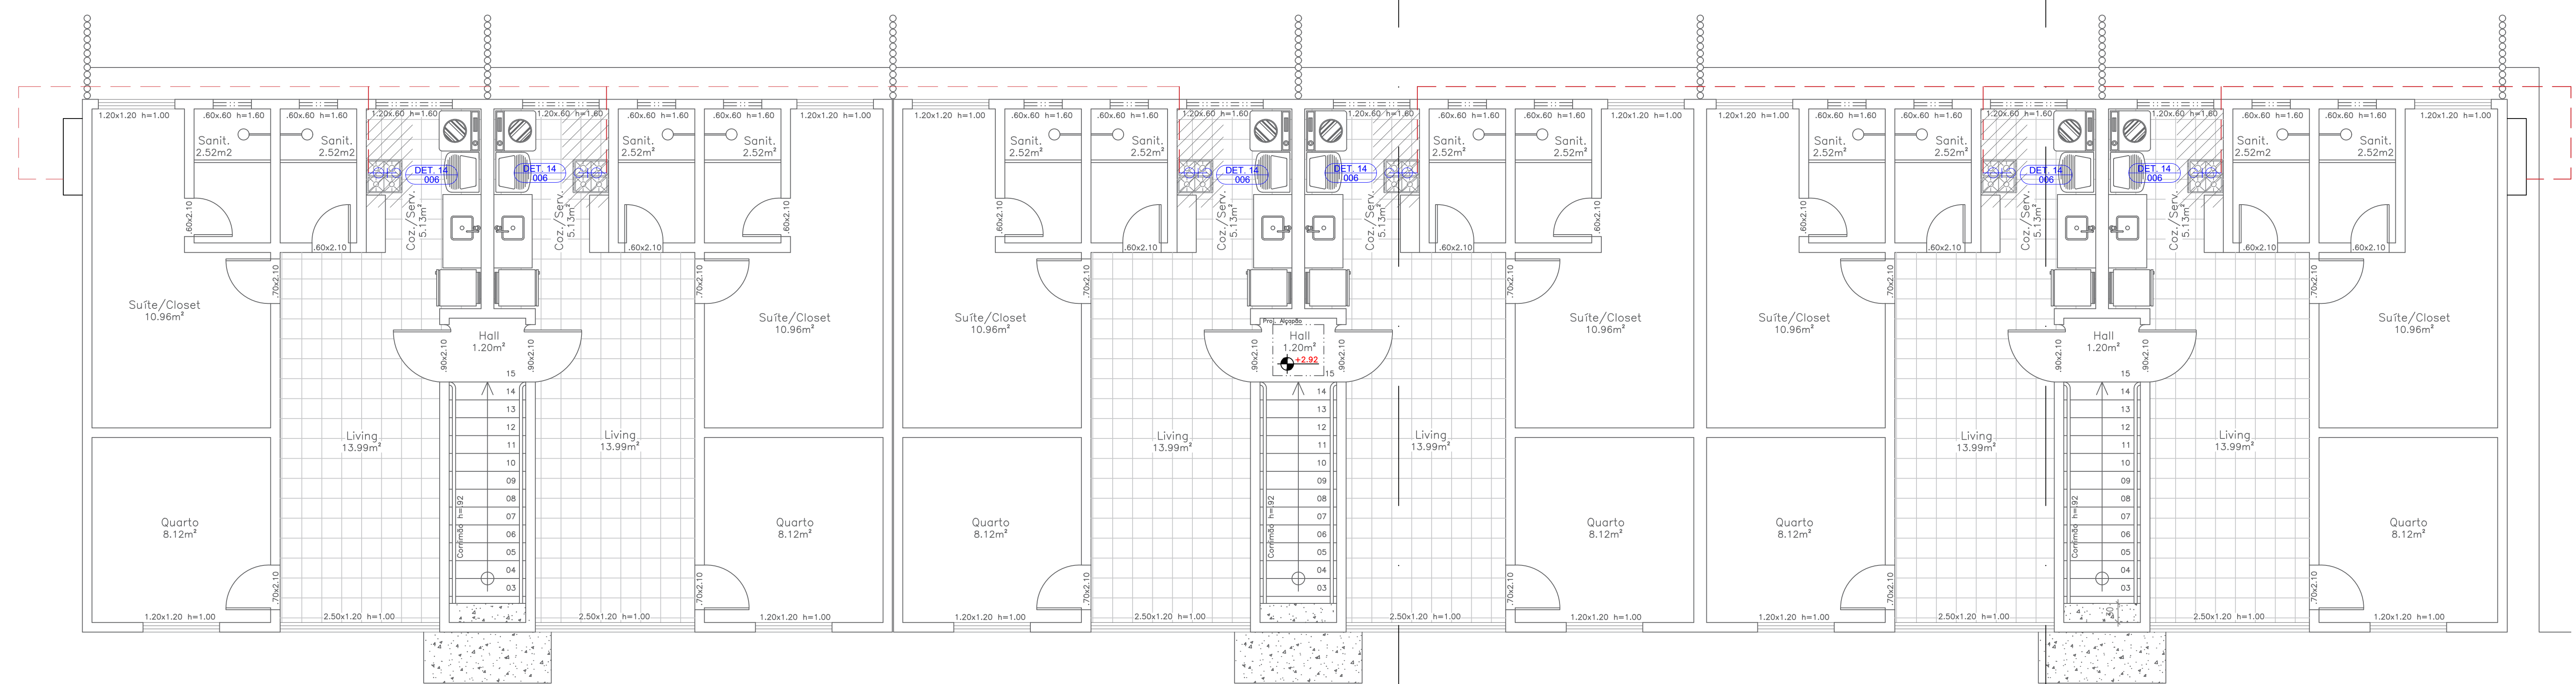

Pavimento Superior  
Escala 1:50

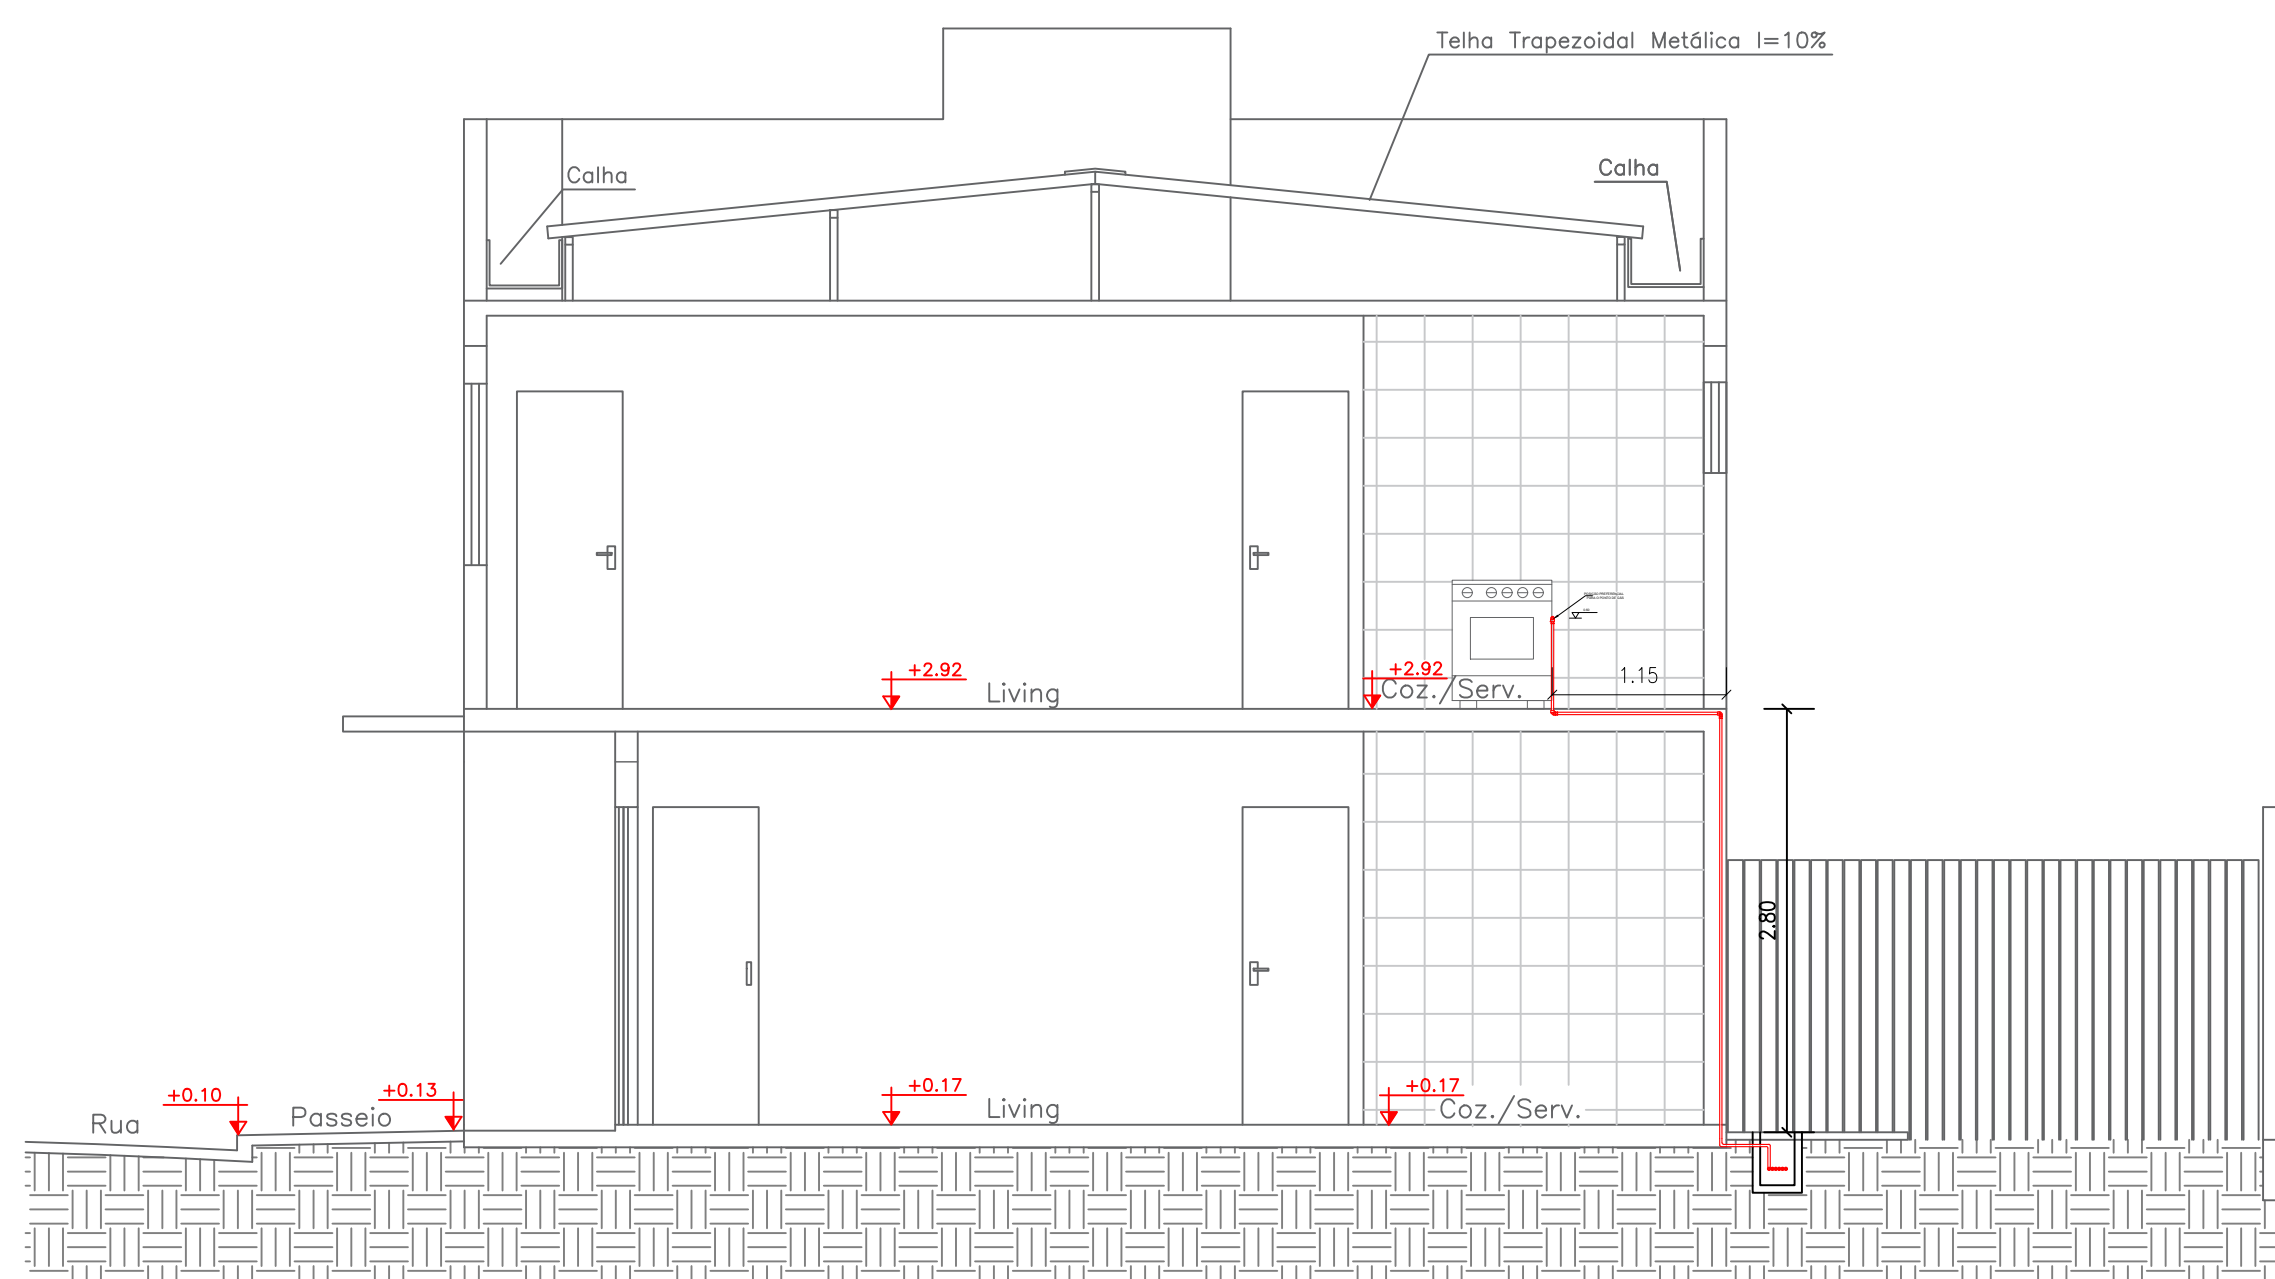


Corte A-B  
Escala 1:50

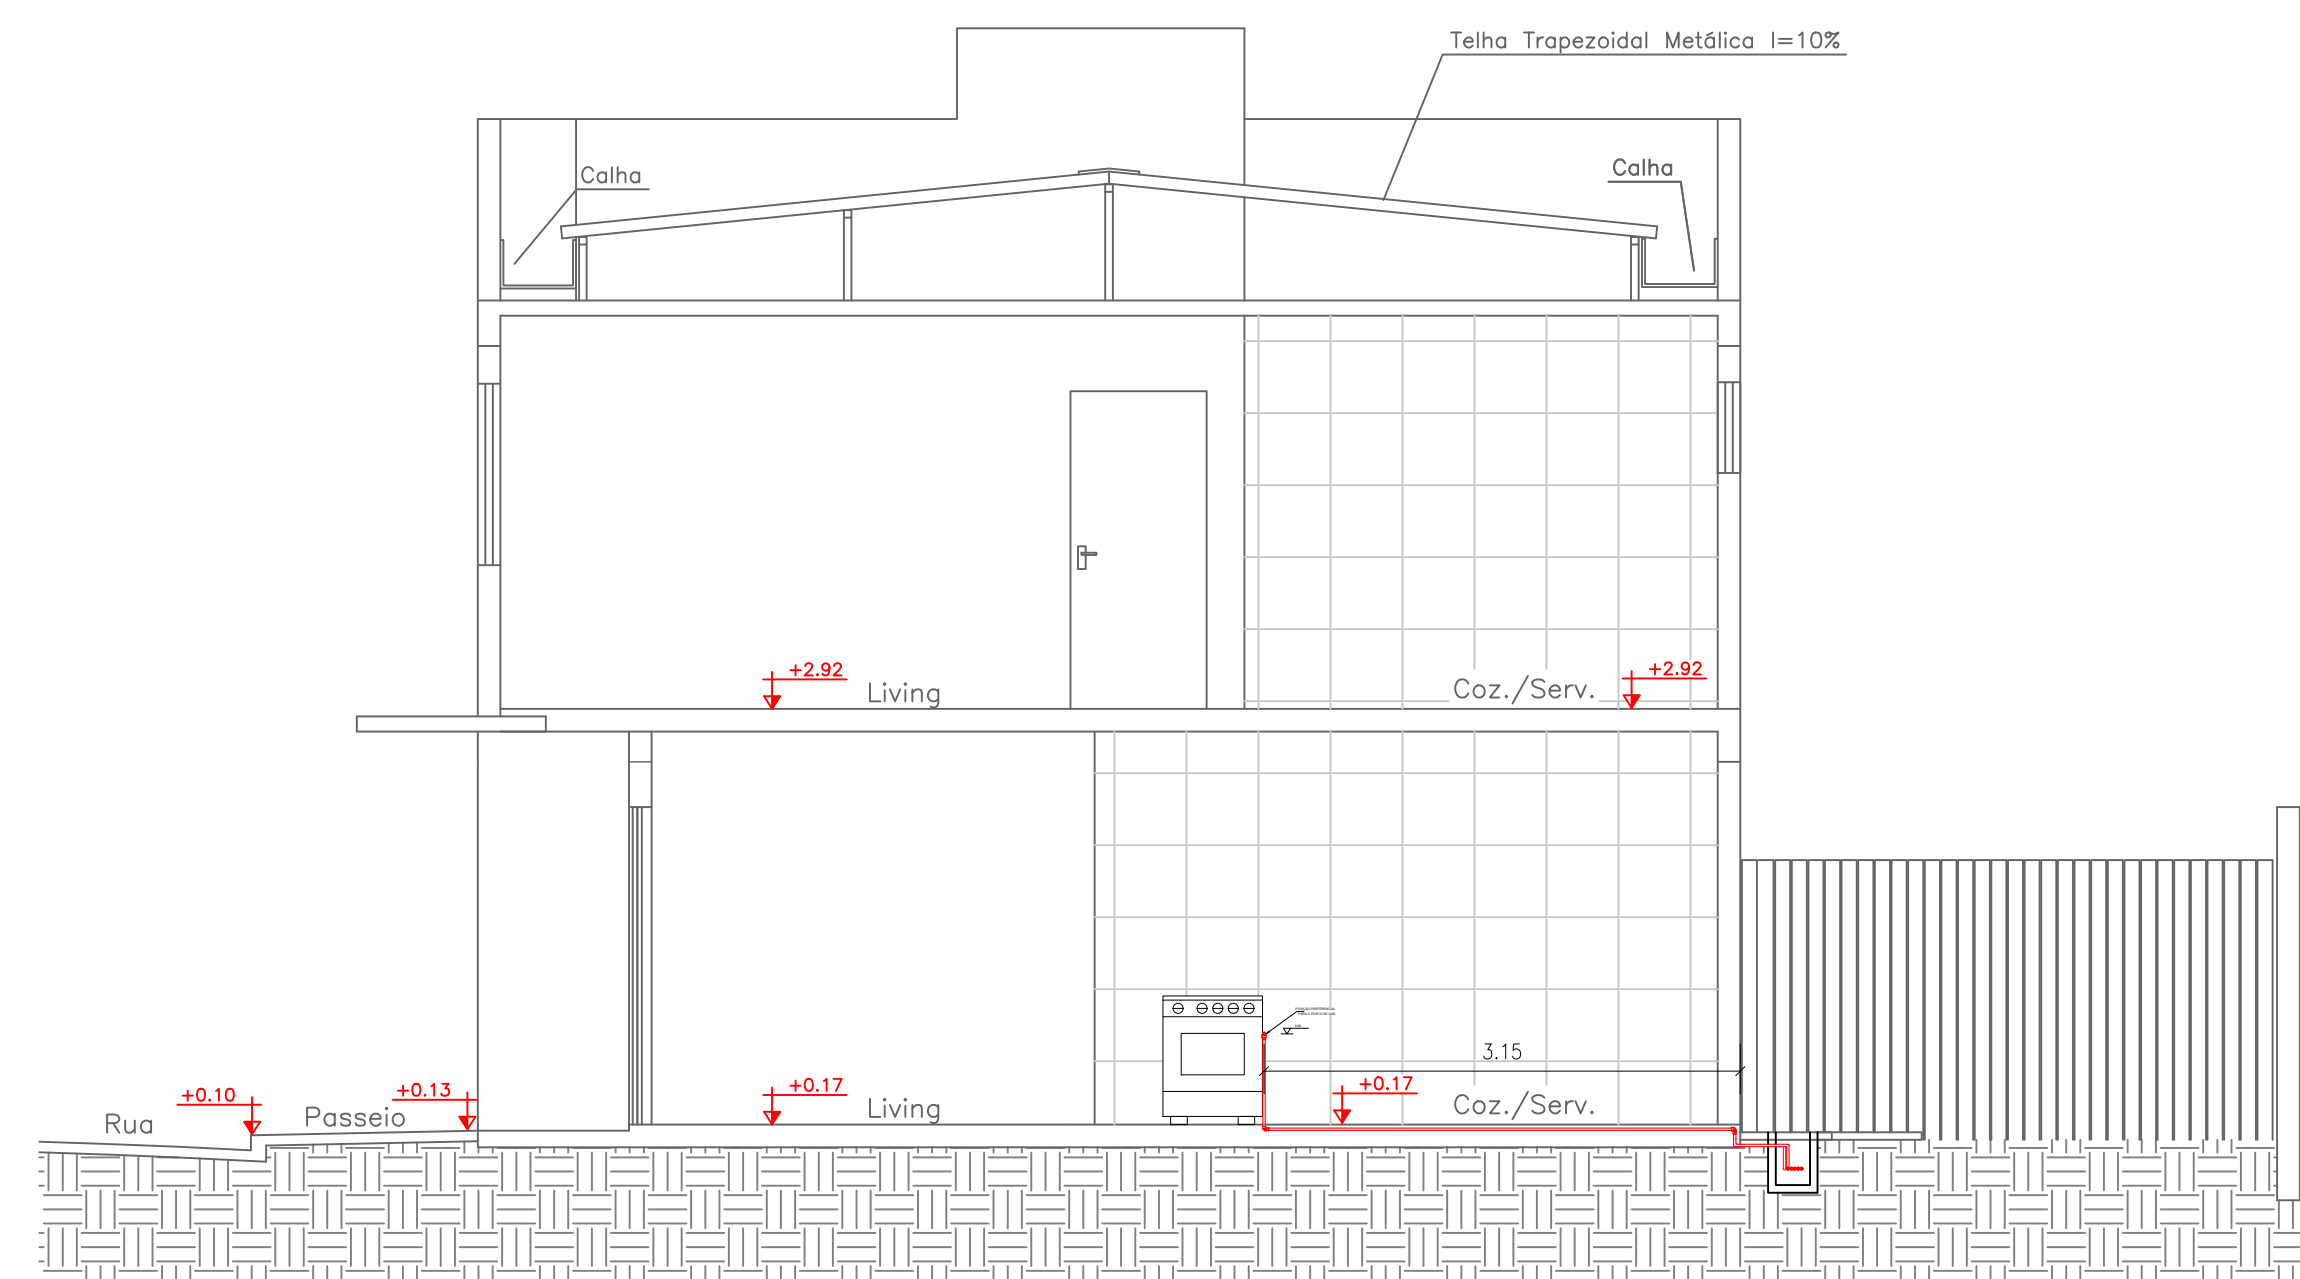


Corte C-D  
Escala 1:50

DETALHE 13 ISOMÉTRICO  
Escala 1:25

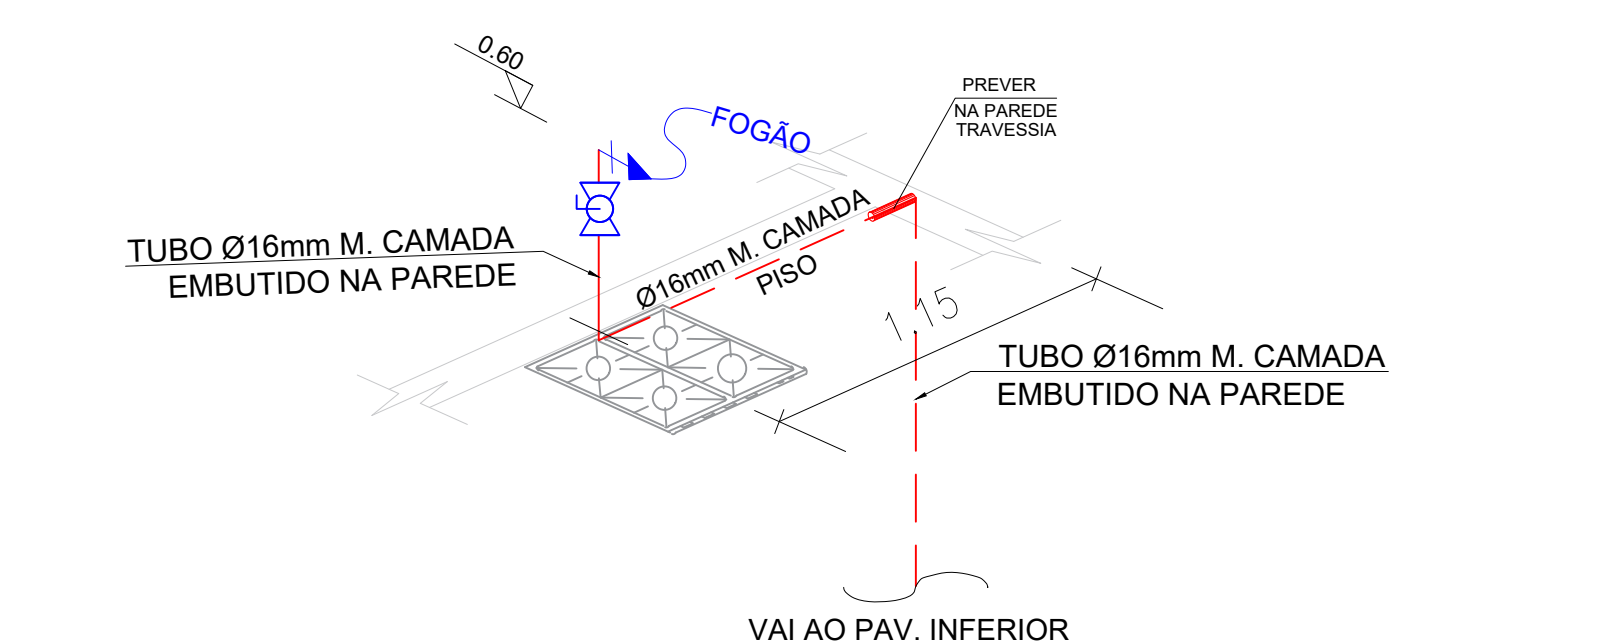

DETALHE 14 ISOMÉTRICO  
Escala 1:25

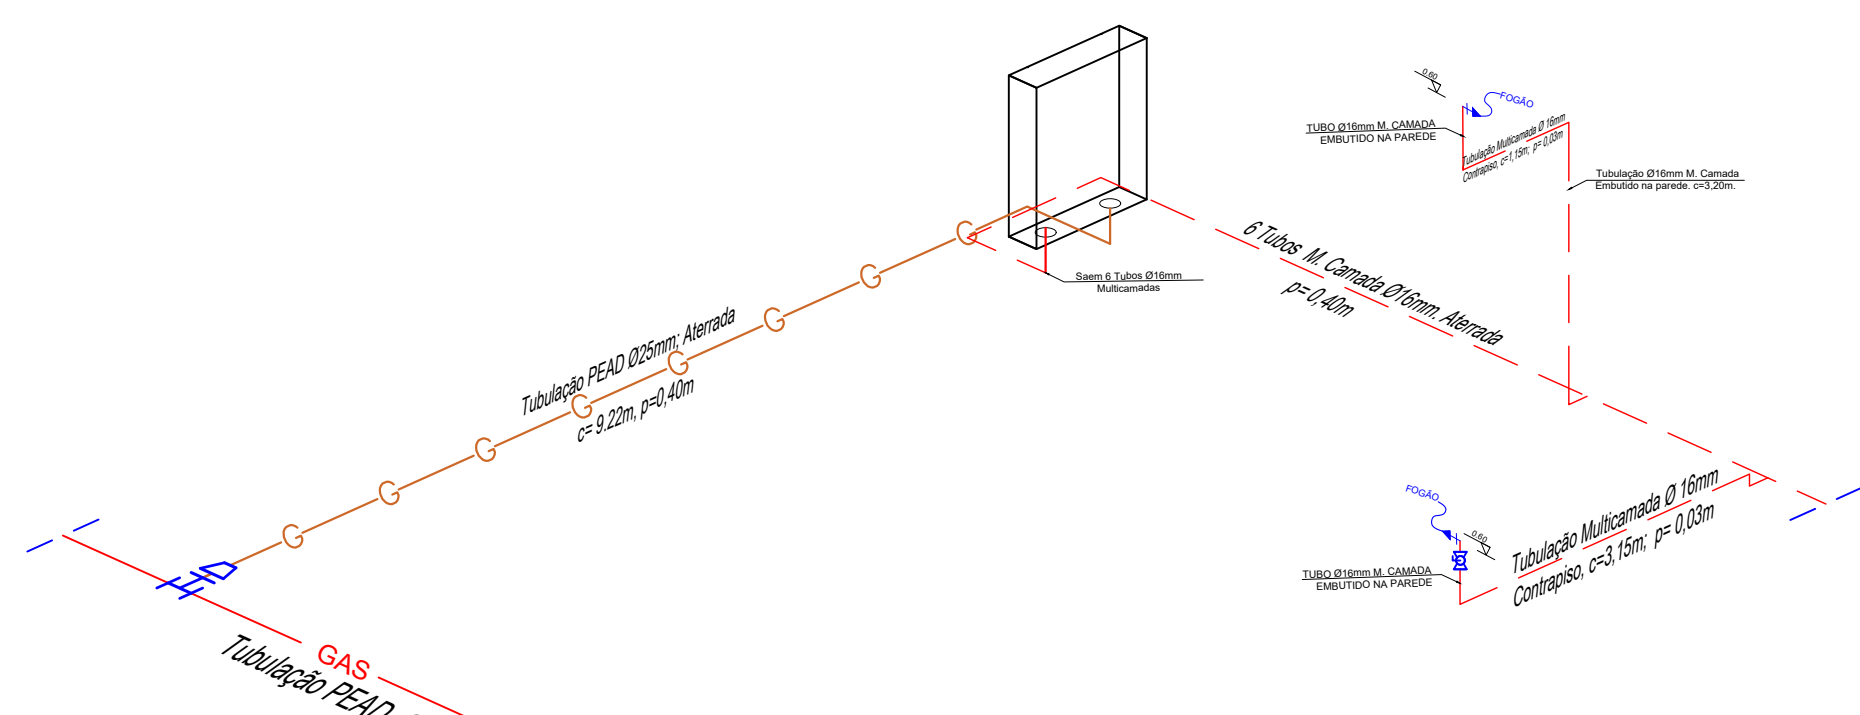


DETALHE X ISOMÉTRICO  
Escala 1:75

- TUBO PEAD NO PISO
- TUBO PEAD NA PAREDE
- TUBO MULTICAMADA NO PISO
- TUBO MULTICAMADA NA PAREDE
- PONTO DE CONSUMO
- TEE 32mm E REDUÇÃO DE 25 mm

Pontos de gás: h=60 cm

Consumo: 1~1,5 Kg/h

	REV	MODIFICAÇÃO	DATA	PROJETISTA	APROVADO
	01	Estado inicial	-	-	-
PERFECTA GÁS					
A utilização deste documento está condicionada ao contrato estabelecido entre a Perfecta Gás e o cliente, não podendo ser utilizado para qualquer finalidade sem a expressa autorização da Perfecta Gás.					
AUTORES DO PROJETO					
ART. NÚMERO					
ASSINATURA					
OBRA					
CONDOMÍNIO DU BEM RESIDENCIAL					
ENDEREÇO			CLIENTE		
Estrada Velha da Barra, L-70, SN - Fazenda Redenção Barro Universidade - Vitória da Conquista - BA			VCA MONTE ELGON EMPREENDIMENTOS IMOBILIÁRIOS SPE LTDA		
ESPECIALIDADE					
INSTALAÇÕES DE GÁS					
TÍTULO DO DOCUMENTO					
PLANTA BAIXA PAVIMENTO TÉRREO E SUPERIOR - ISOMÉTRICA					
TIPO DE OBRA					
CONSTRUÇÃO					
CLASSE DE PROJETO					
EXECUTIVO					
NÚMERO DO PROJETO			-		