




Planta Pavimento Térreo  
Escala 1:50

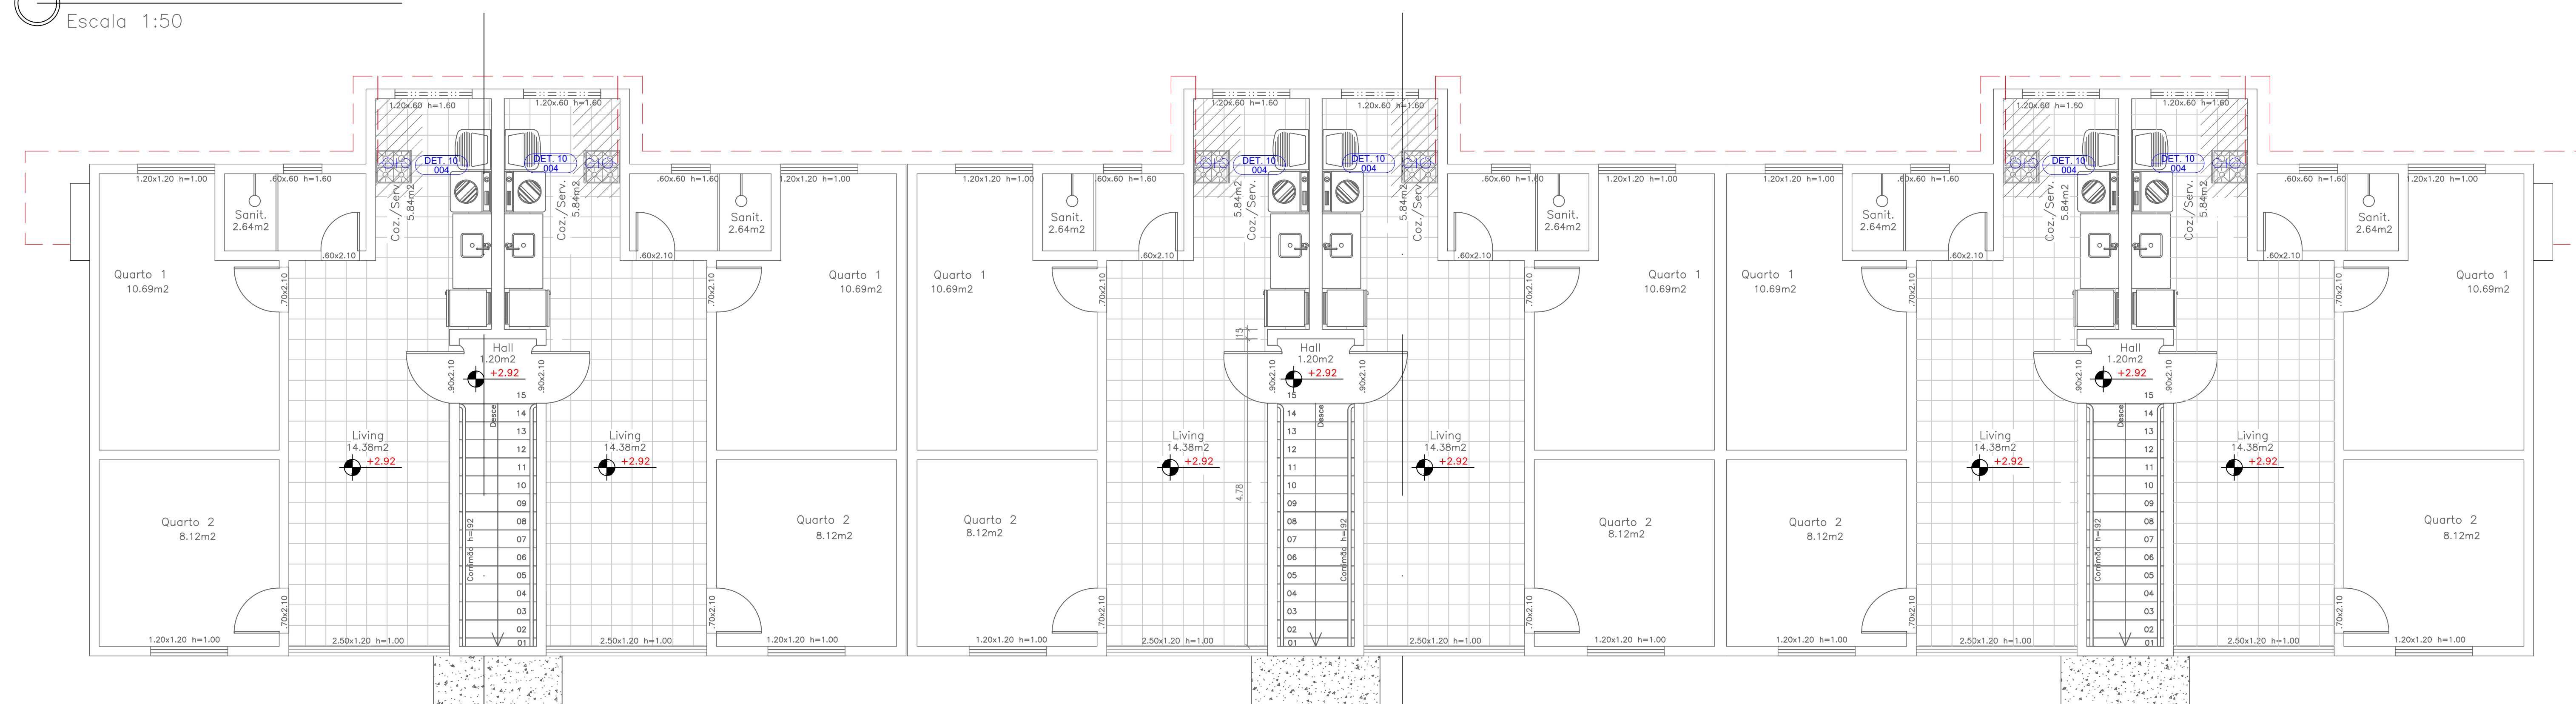


Planta Pavimento Superior  
Escala 1:50

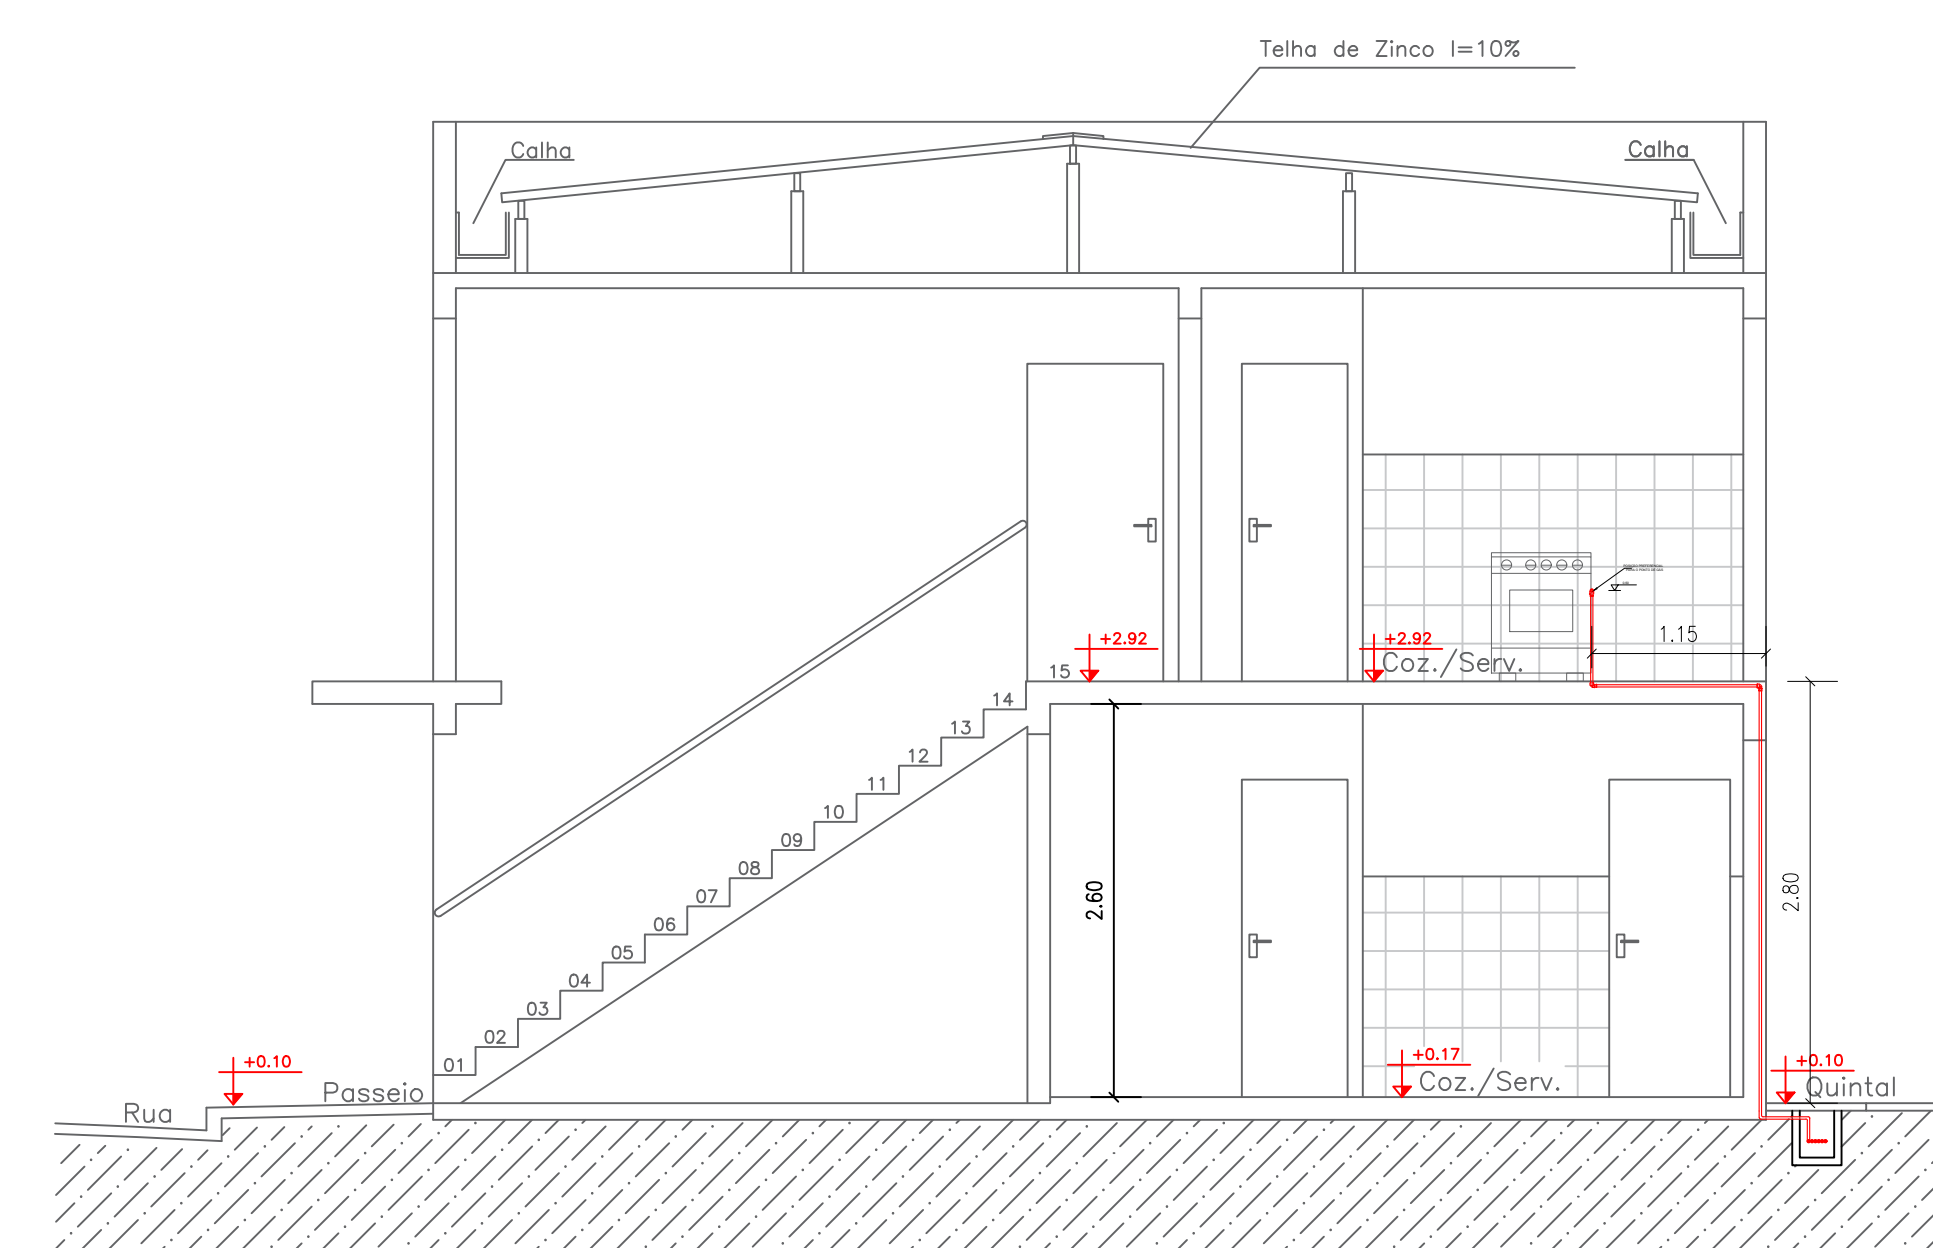


Corte C-D  
Escala 1:50

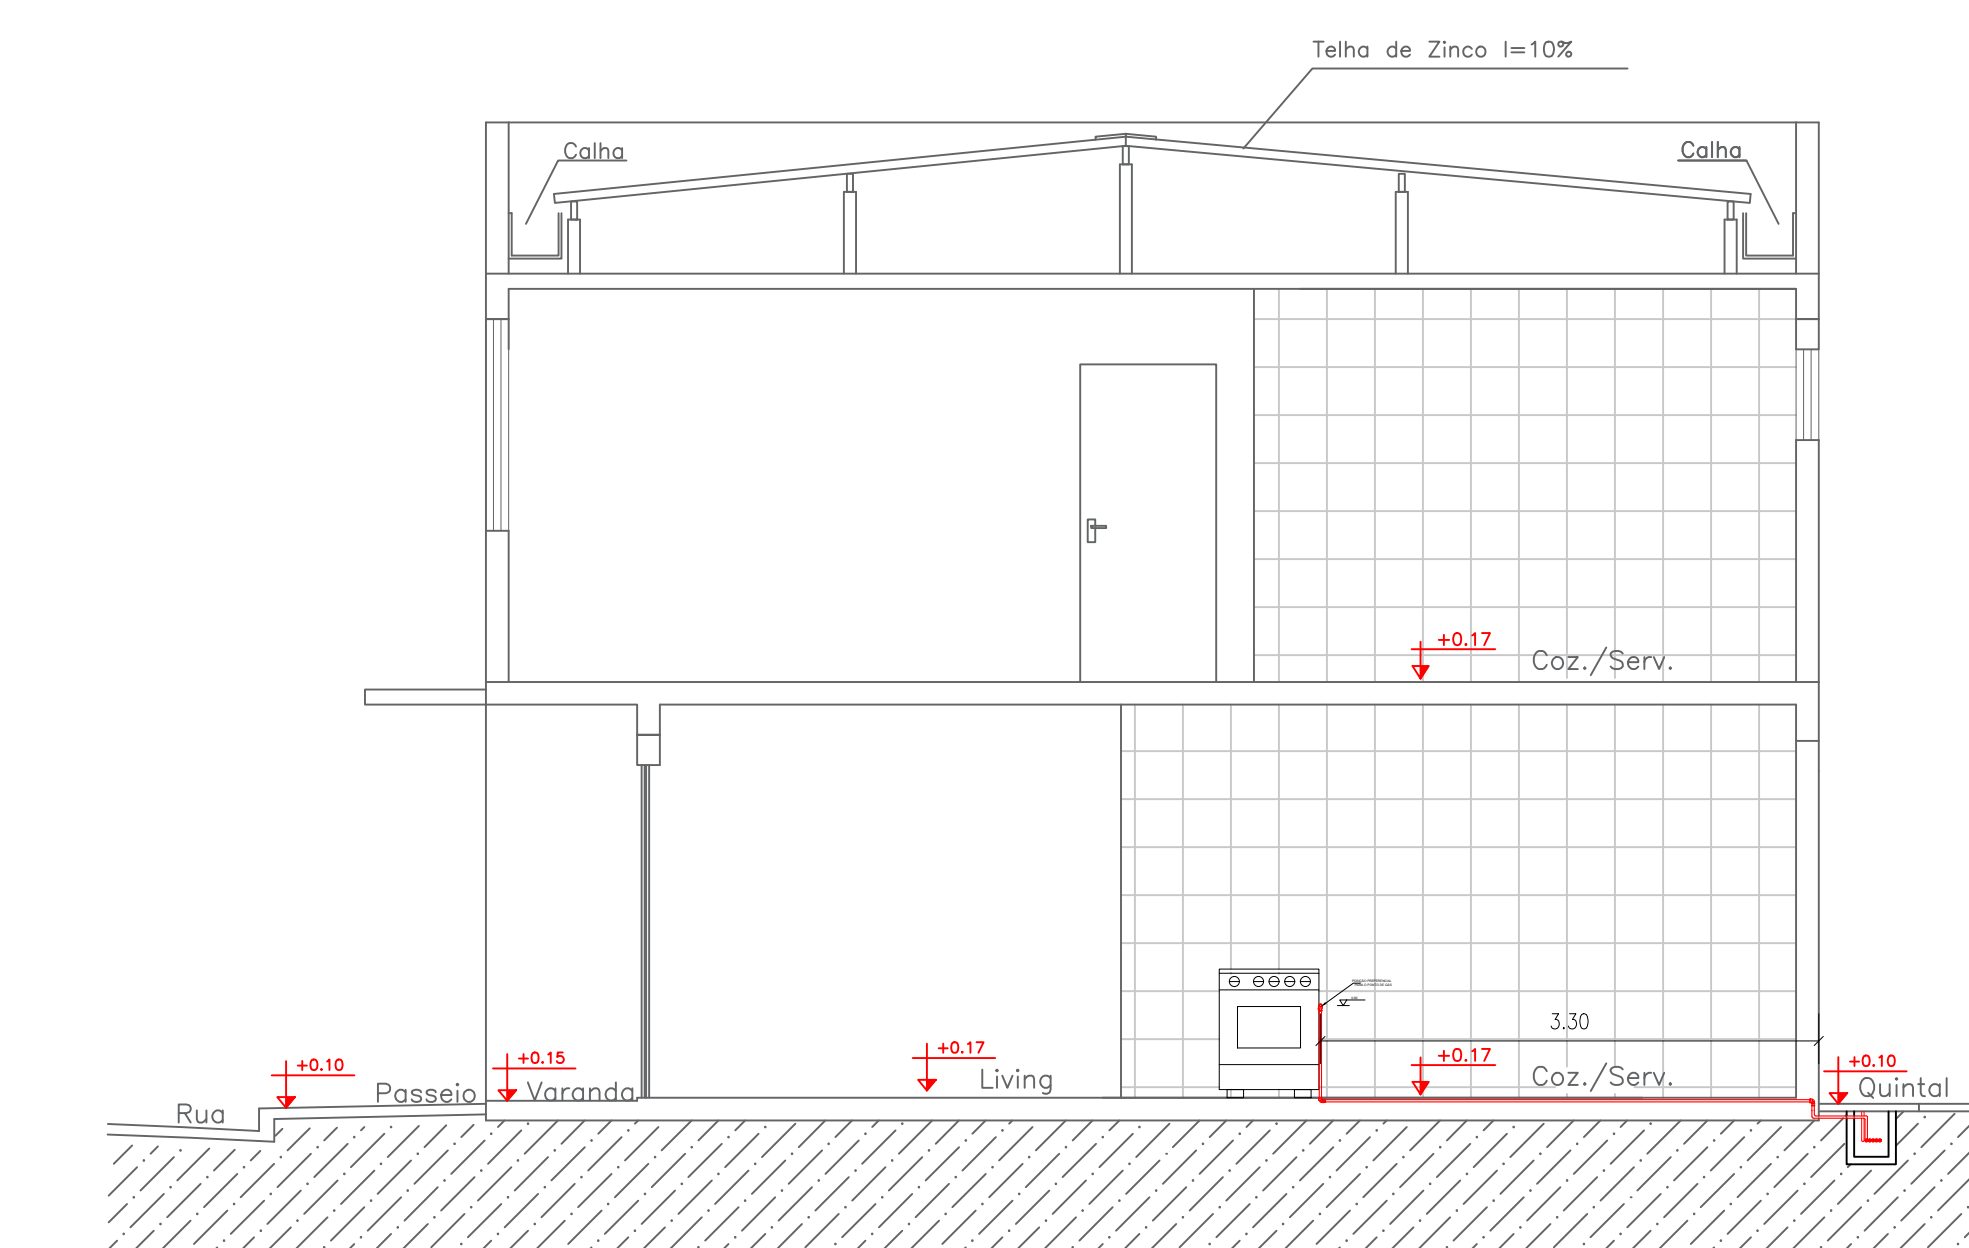


Corte F-G  
Escala 1:50

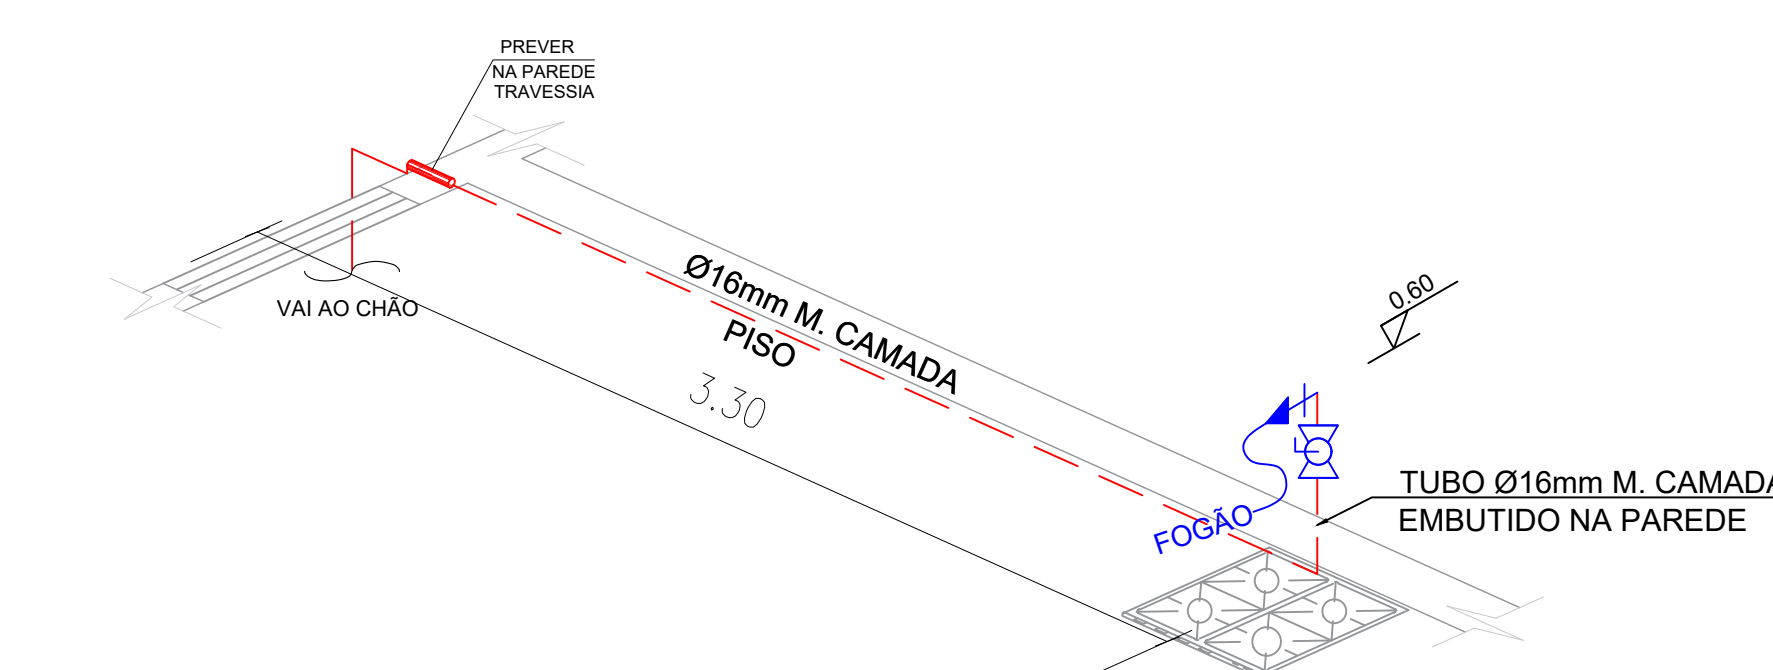


DETALHE 9 ISOMÉTRICO  
Escala 1:25

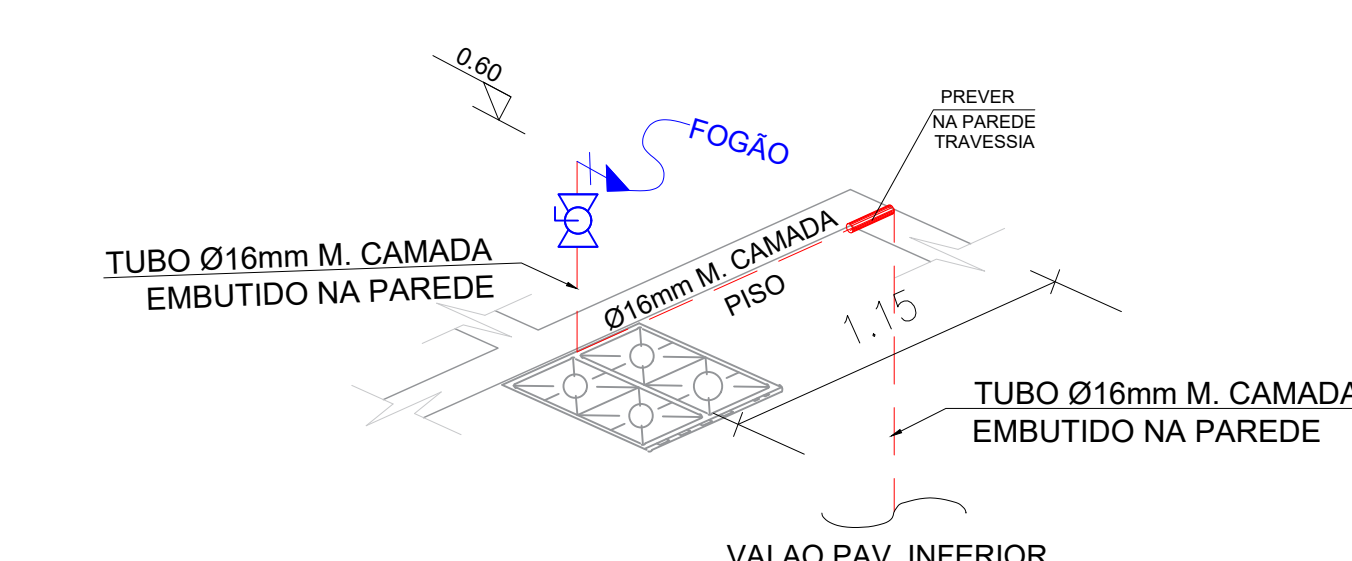


DETALHE 10 ISOMÉTRICO  
Escala 1:25

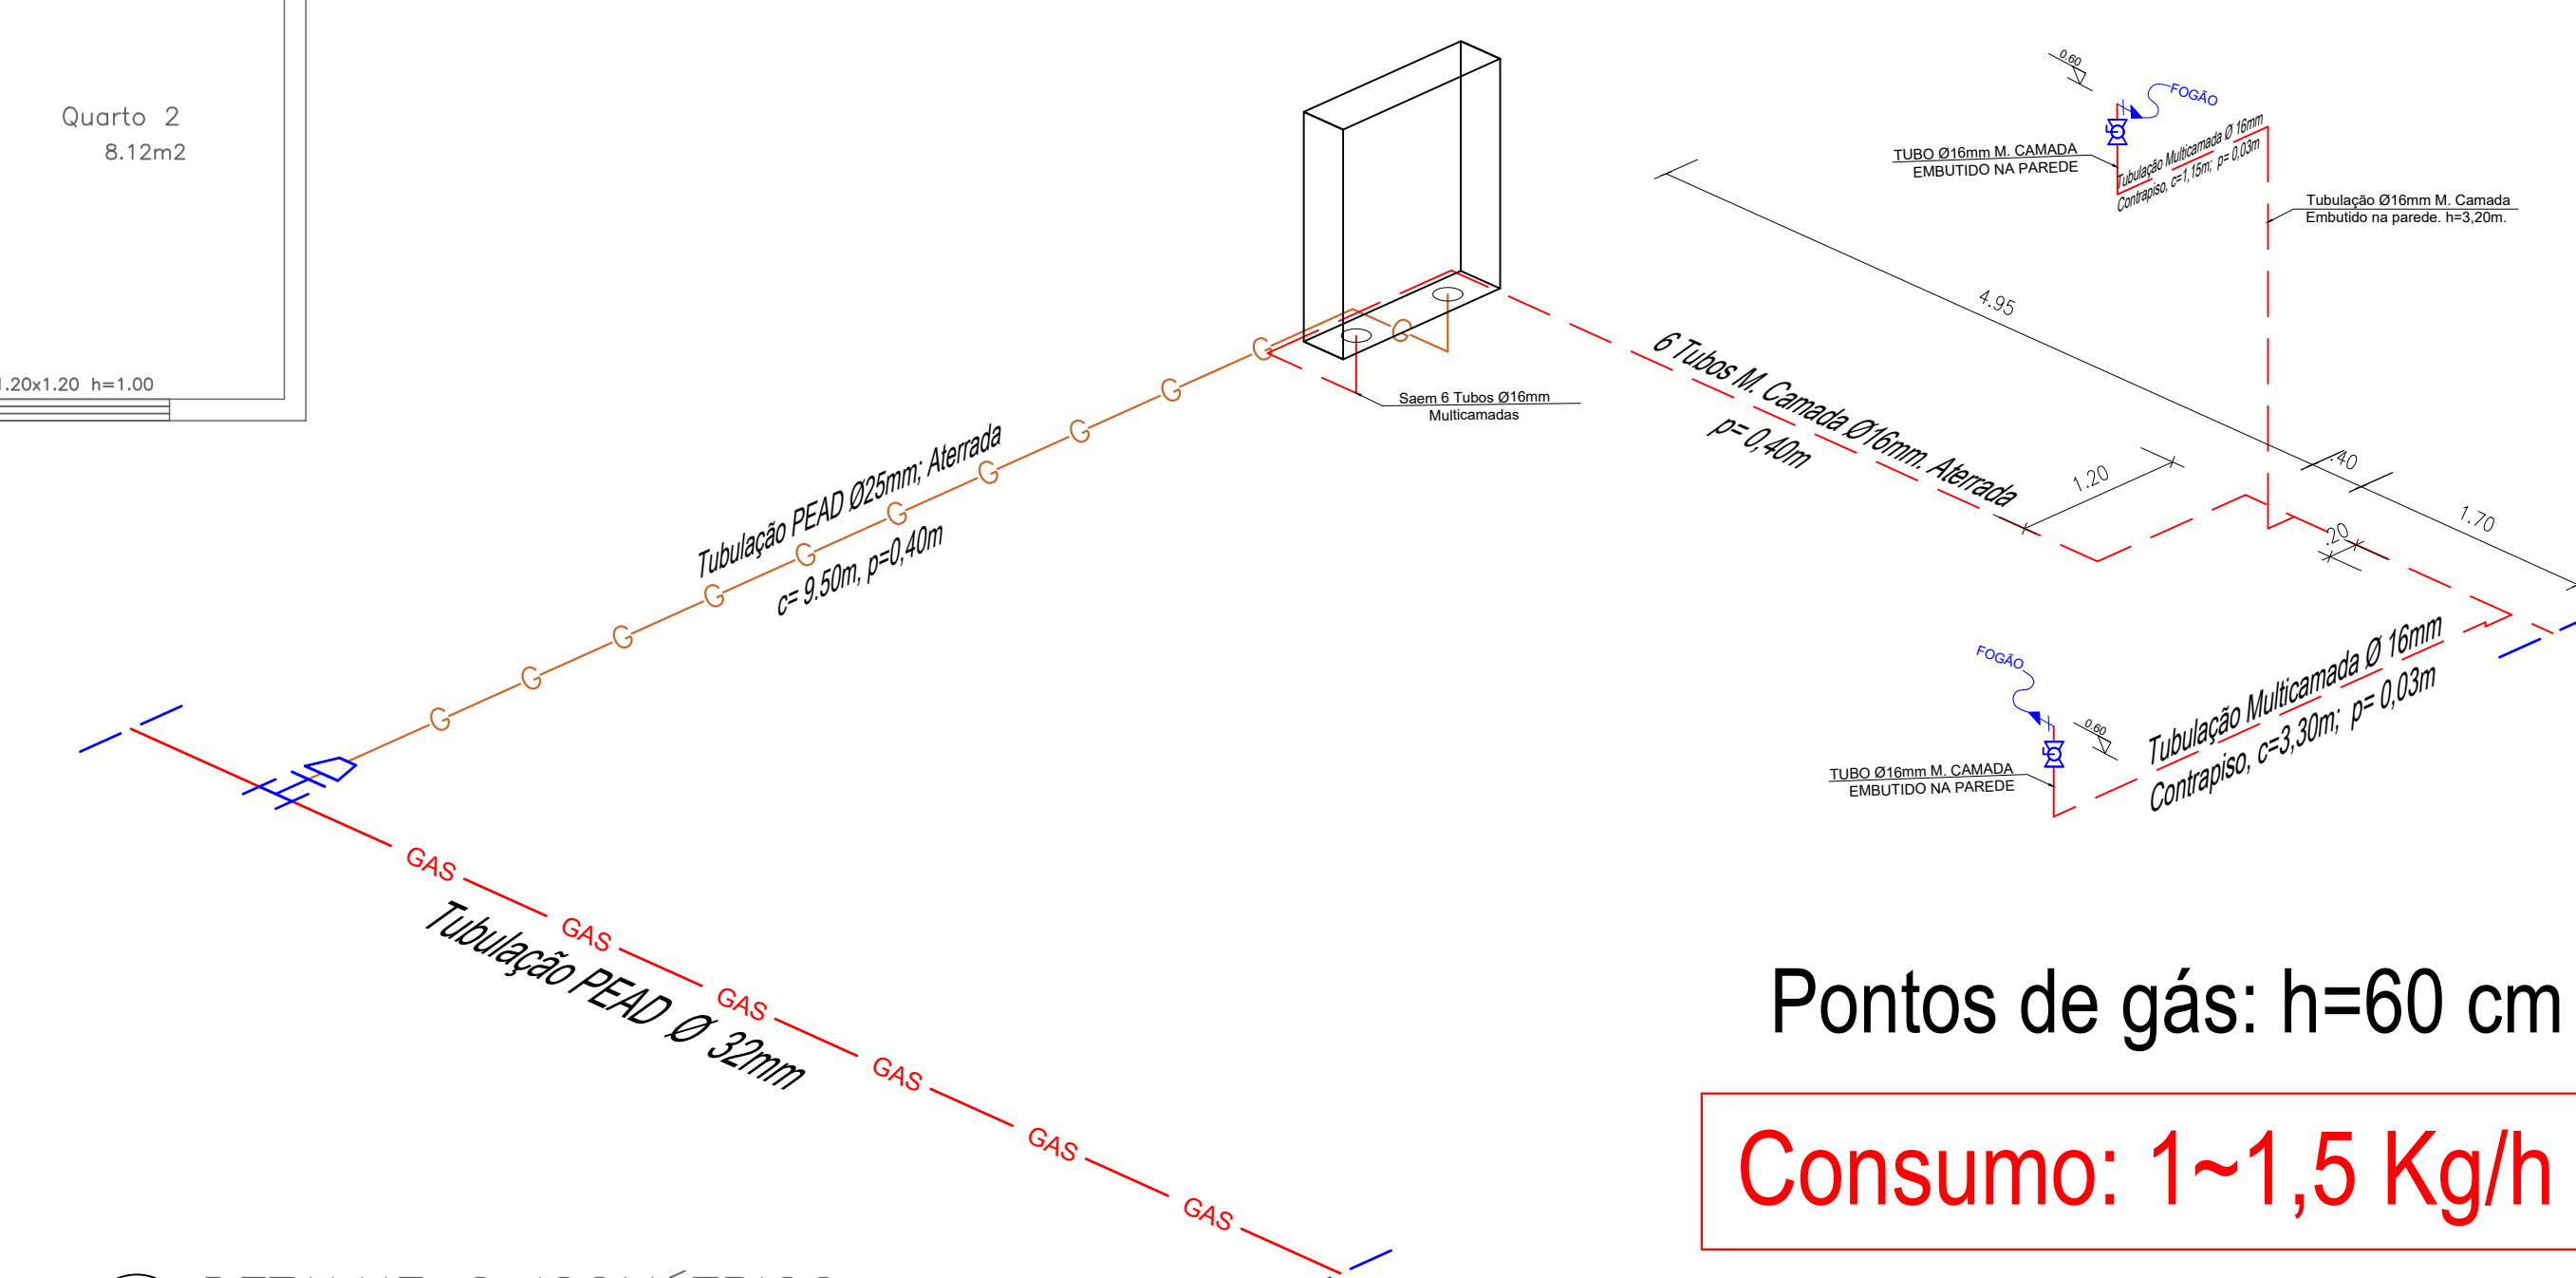

DETALHE C ISOMÉTRICO  
Escala 1:50

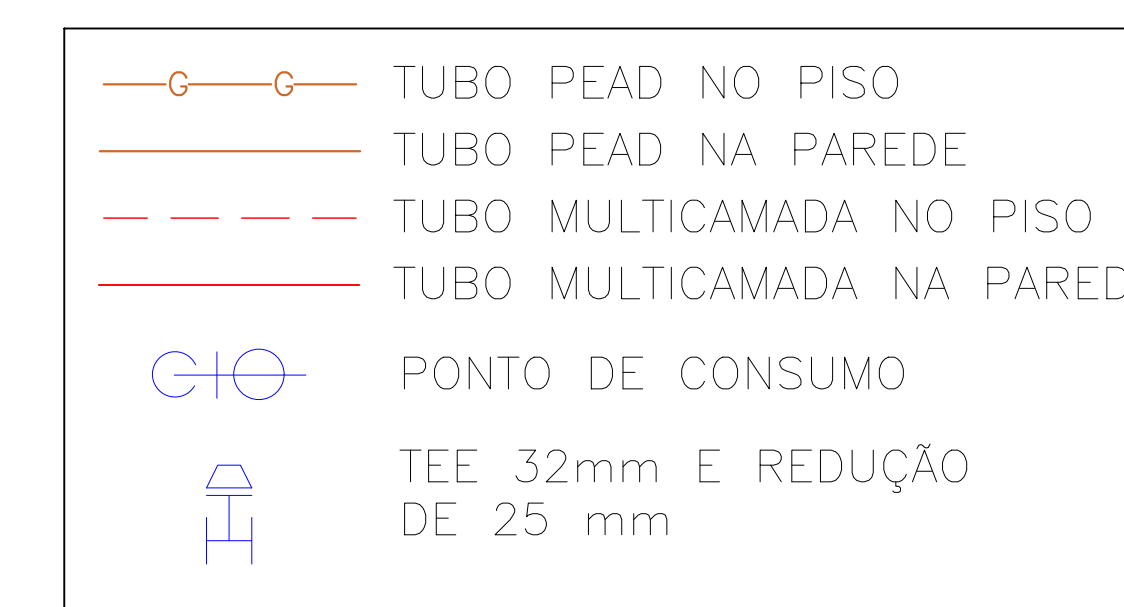

Pontos de gás: h=60 cm  
Consumo: 1~1,5 Kg/h

 <b>Perfecta Gás</b> PROJETOS DE INSTALAÇÃO DE GÁS	REV	MODIFICAÇÃO	DATA	PROJETISTA	APROVADO
	01	Estudo Inicial			
<b>PERFECTA GÁS</b>					
A utilização deste documento está condicionada ao contrato estabelecido entre a Perfecta Gás e o cliente, não podendo ser utilizado para qualquer outro fim sem a expressa autorização da Perfecta Gás.					
AUTORES DO PROJETO					
ART. NÚMERO		ASSINATURA			
Shiriane Souza Santos					
OBRA					
CONDOMÍNIO DU BEM RESIDENCIAL					
ENDEREÇO		CLIENTE			
Estrada Velha da Barra, L-70, SN - Fazenda Redenção Barro Universidade - Vitória da Conquista - BA		VCA MONTE ELGON EMPREENDIMENTOS IMOBILIÁRIOS SPE LTDA			
ESPECIALIDADE					
INSTALAÇÕES DE GÁS					
TÍTULO DO DOCUMENTO					
PLANTA BAIXA PAVIMENTO TÉRREO E SUPERIOR - ISOMÉTRICO TIPO 3					
ESCALA		TIPO DE OBRA		CLASSE DE PROJETO	
INDICADA		CONSTRUÇÃO		EXECUTIVO	
DATA		NÚMERO DO PROJETO			
Jun/2024					
COORDENAÇÃO DO CLIENTE					