




Pavimento Térreo
Escala 1:50

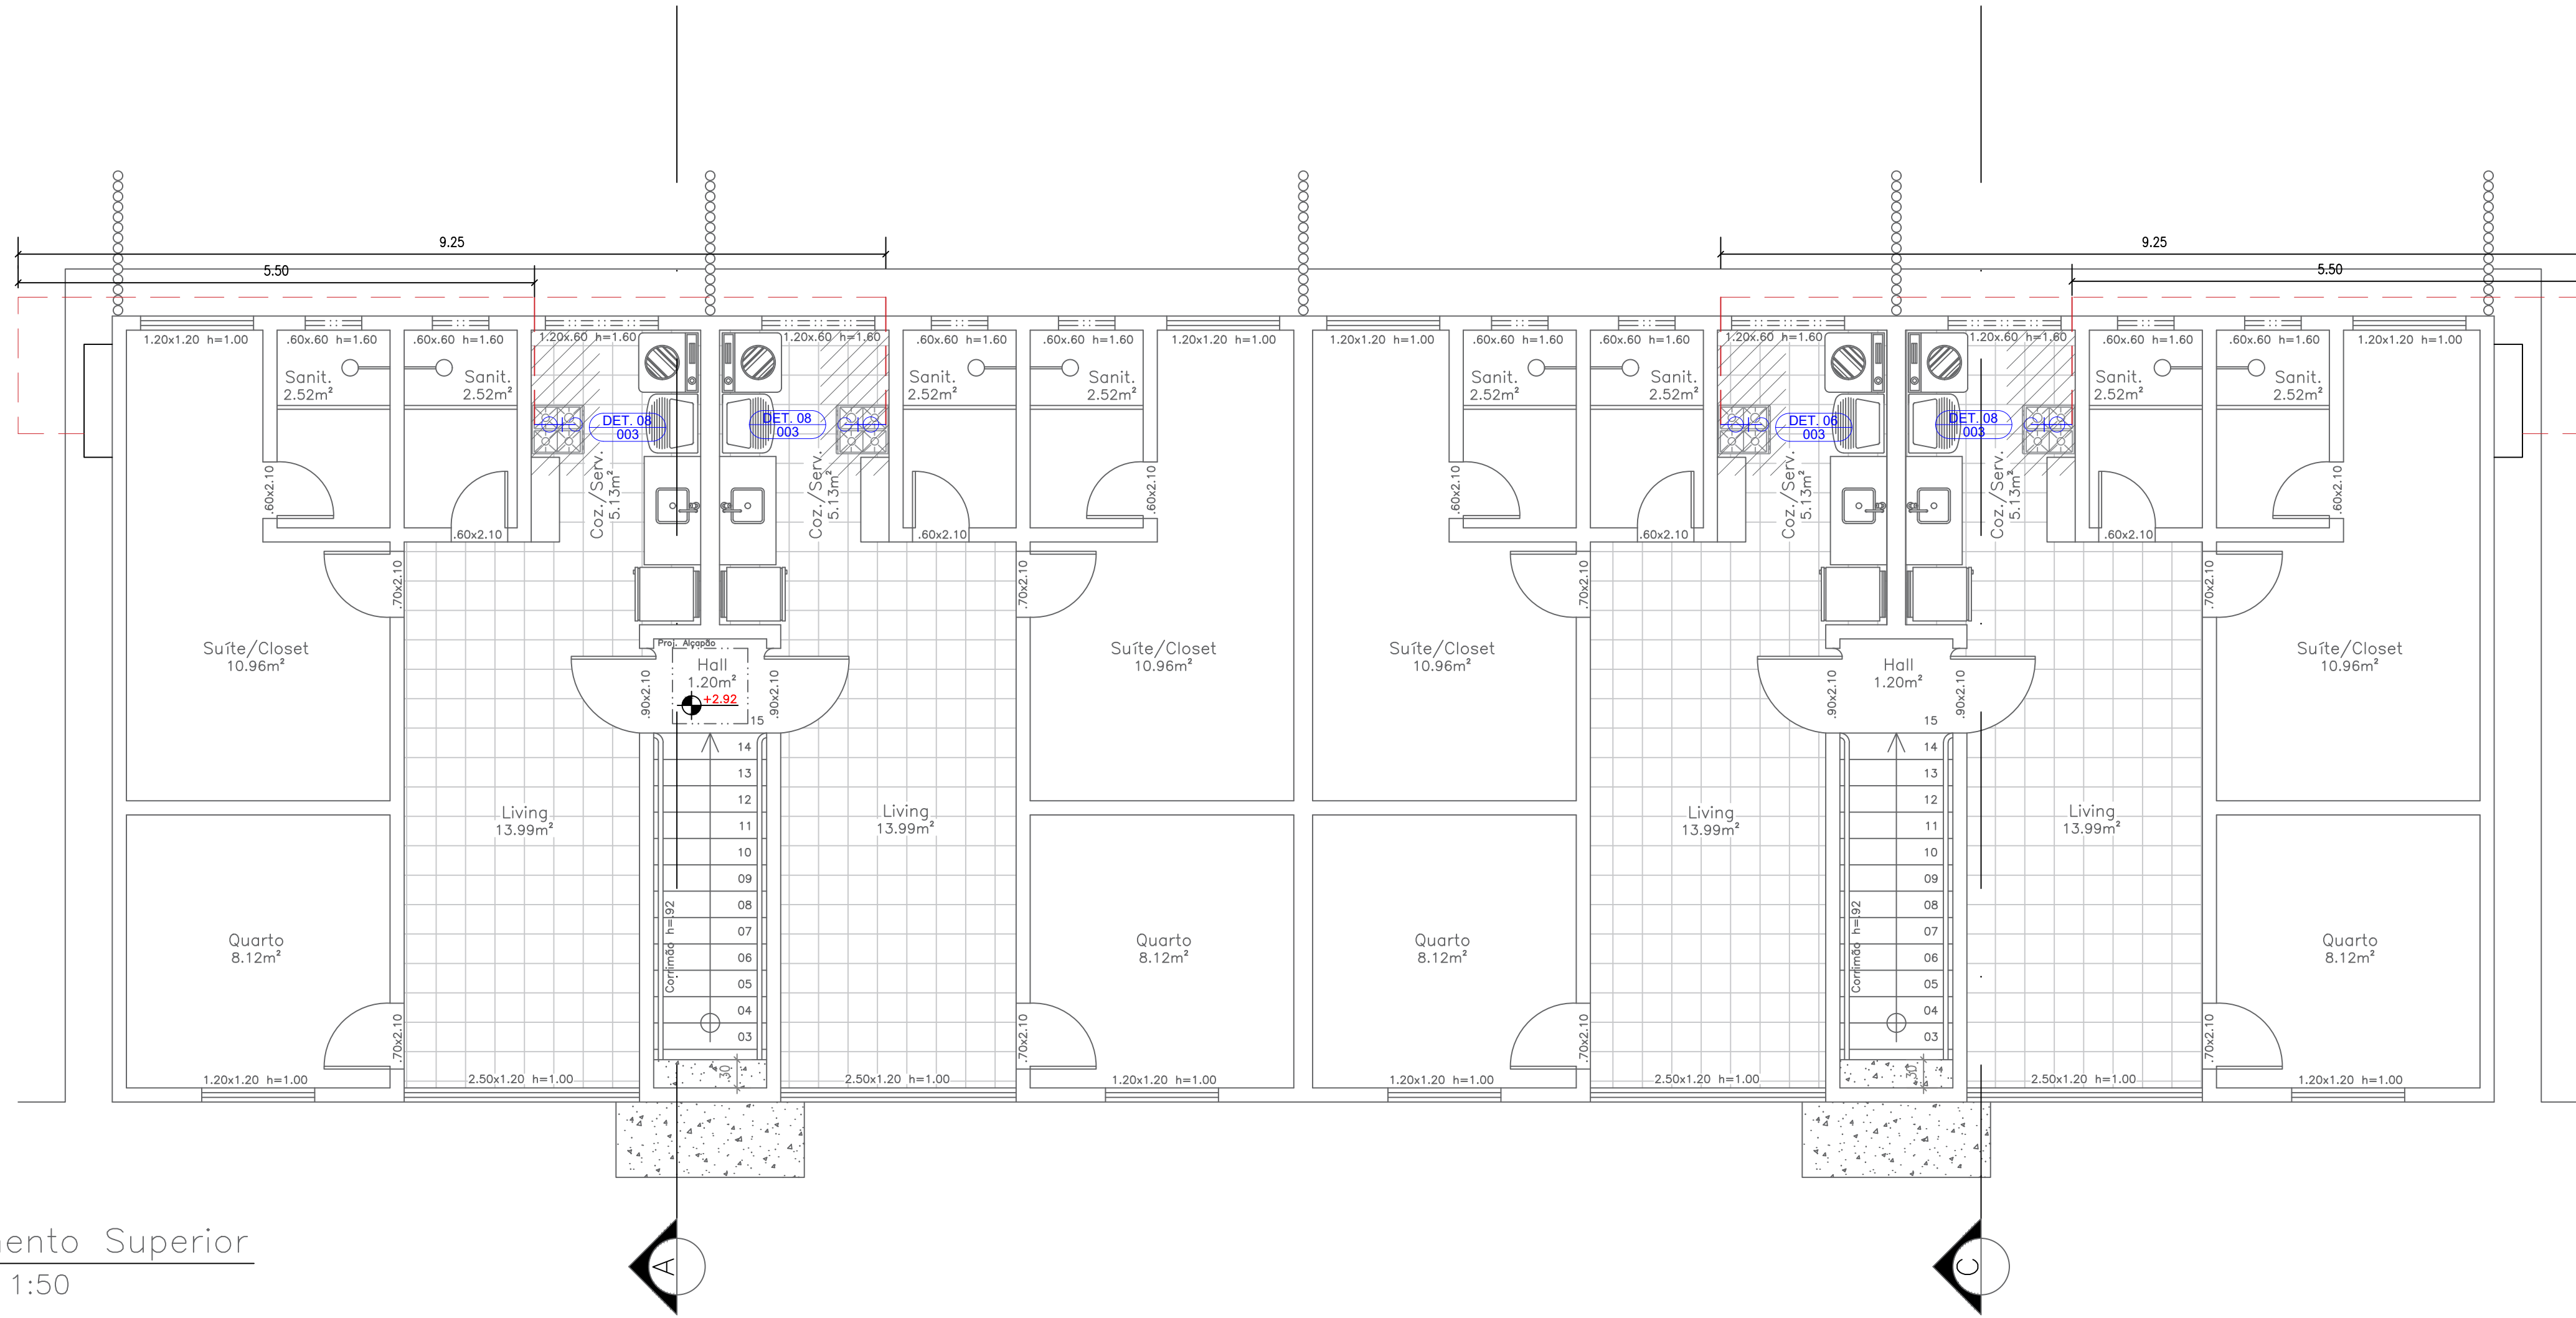


Pavimento Superior
Escala 1:50

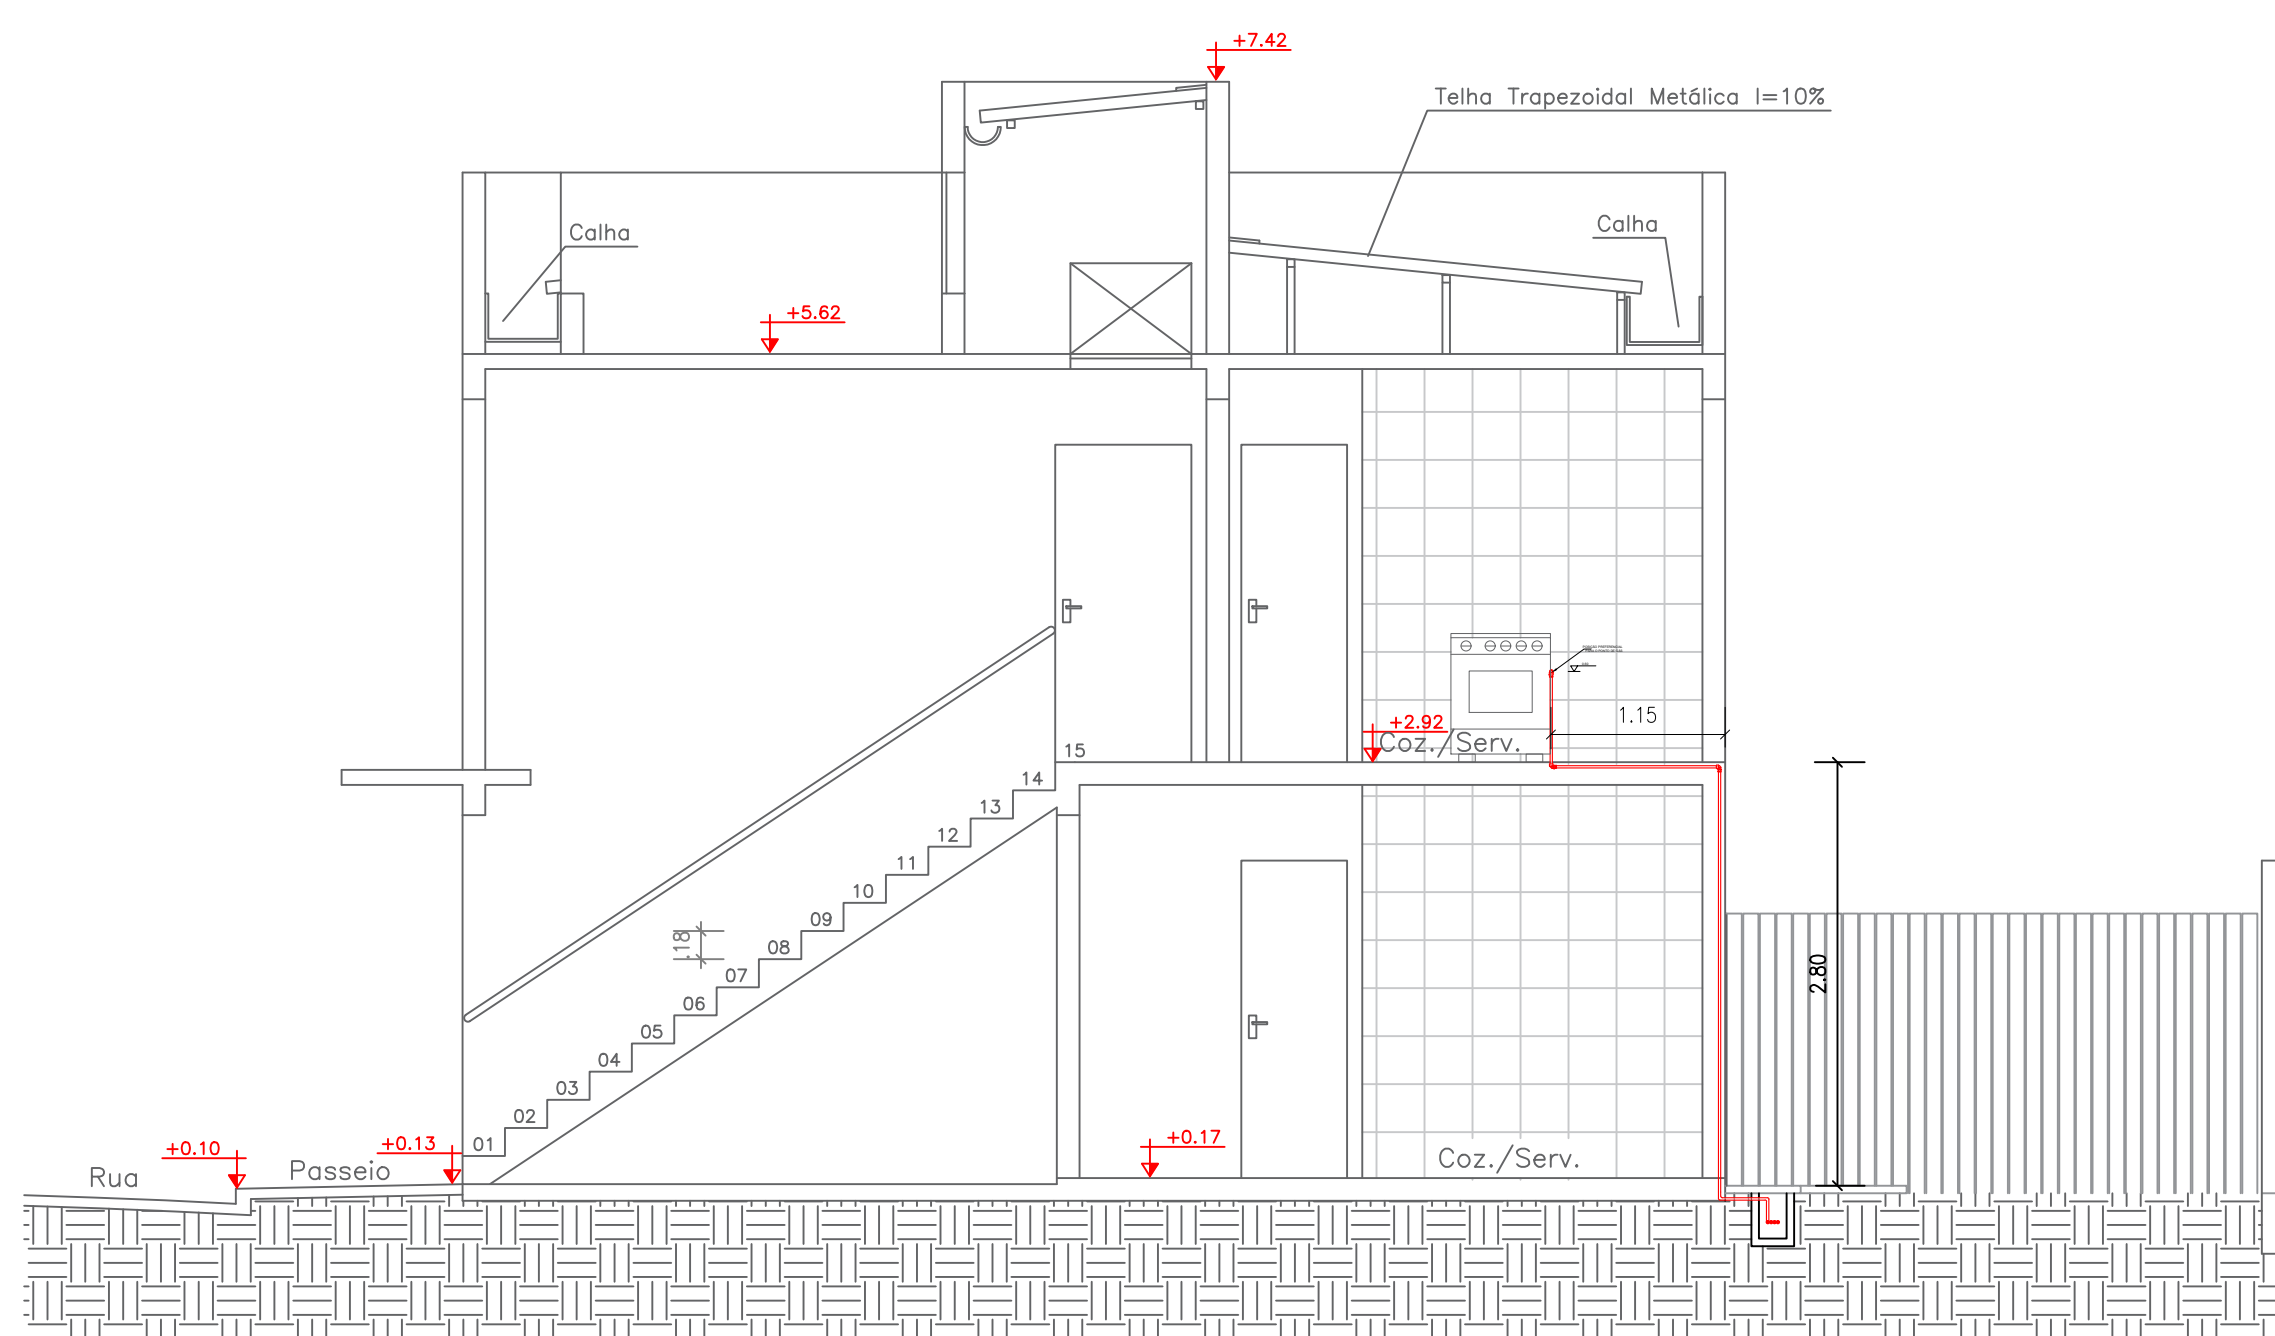


Corte A-B
Escala 1:50

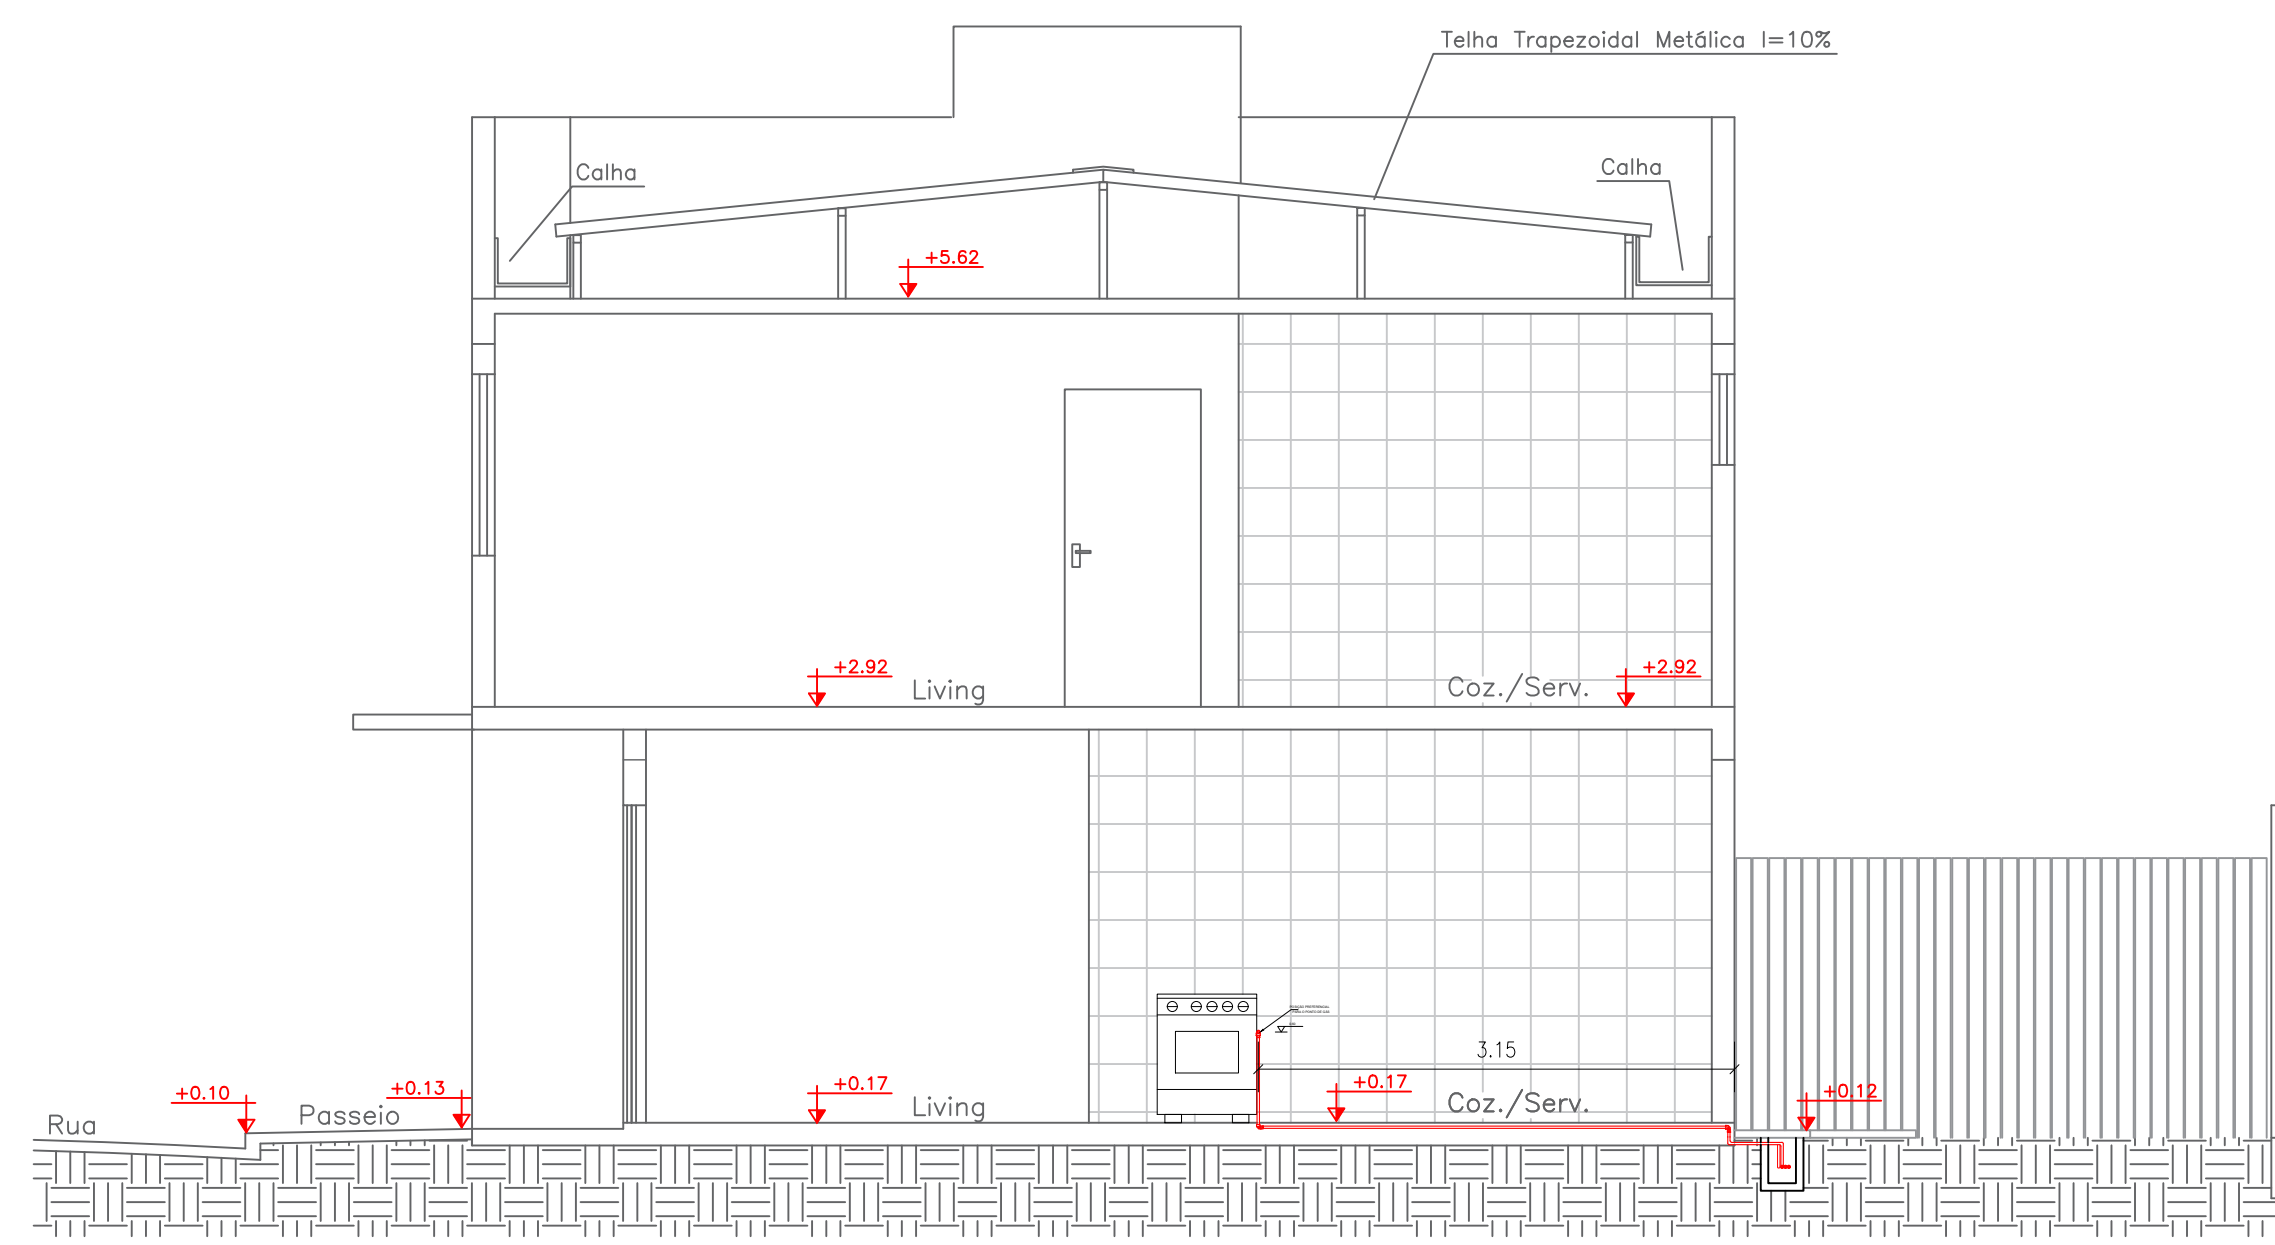


Corte C-D
Escala 1:50

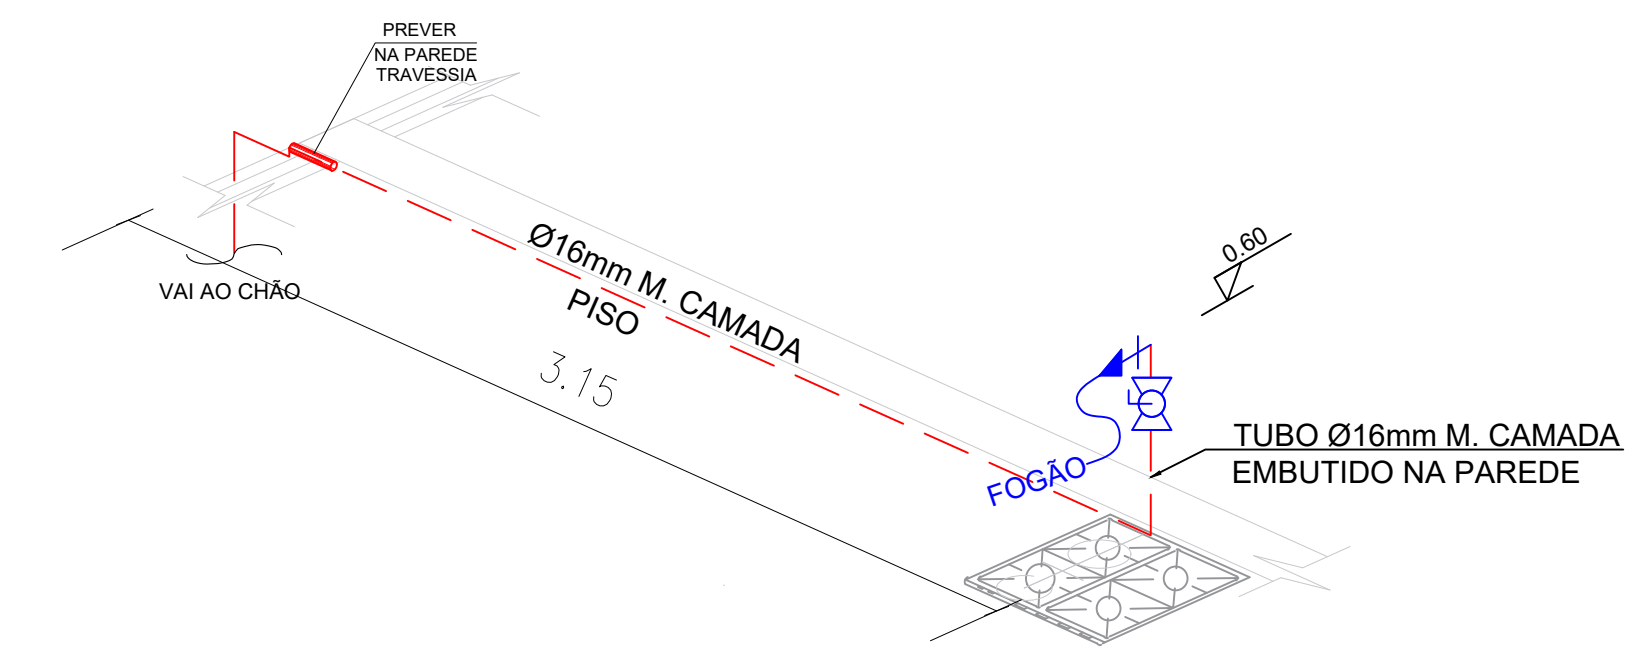

DETALHE 7 ISOMÉTRICO
Escala 1:25

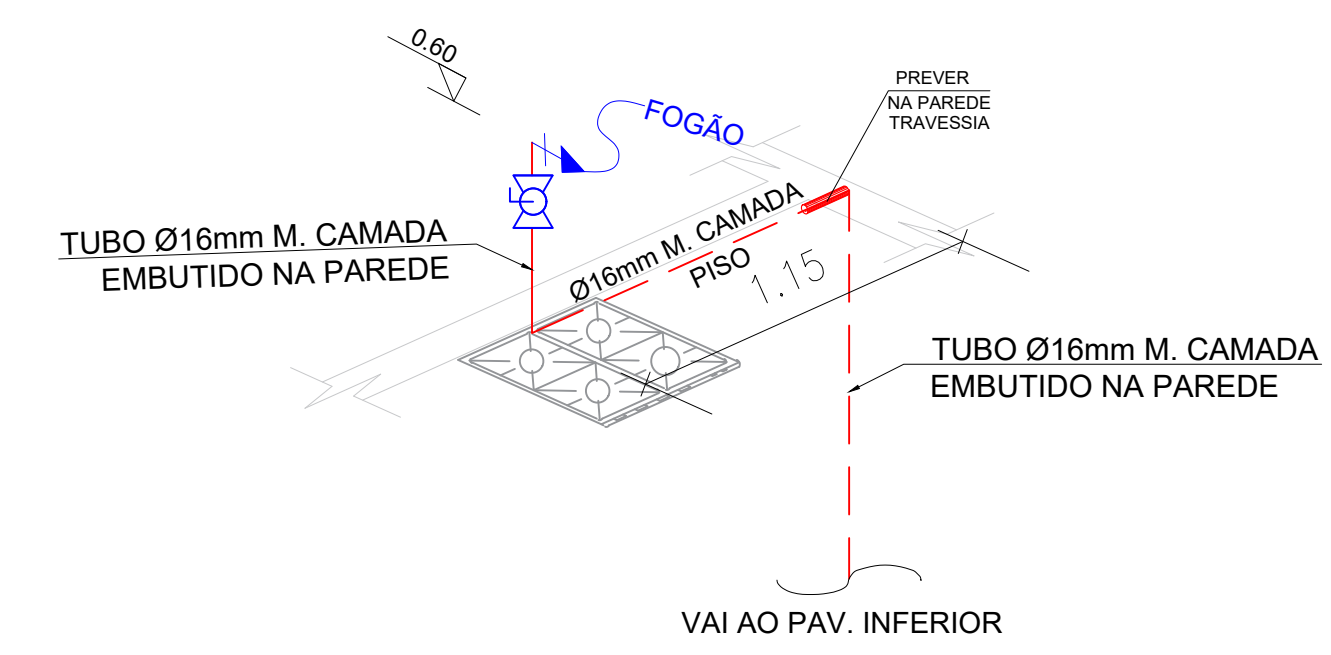


DETALHE 8 ISOMÉTRICO
Escala 1:25

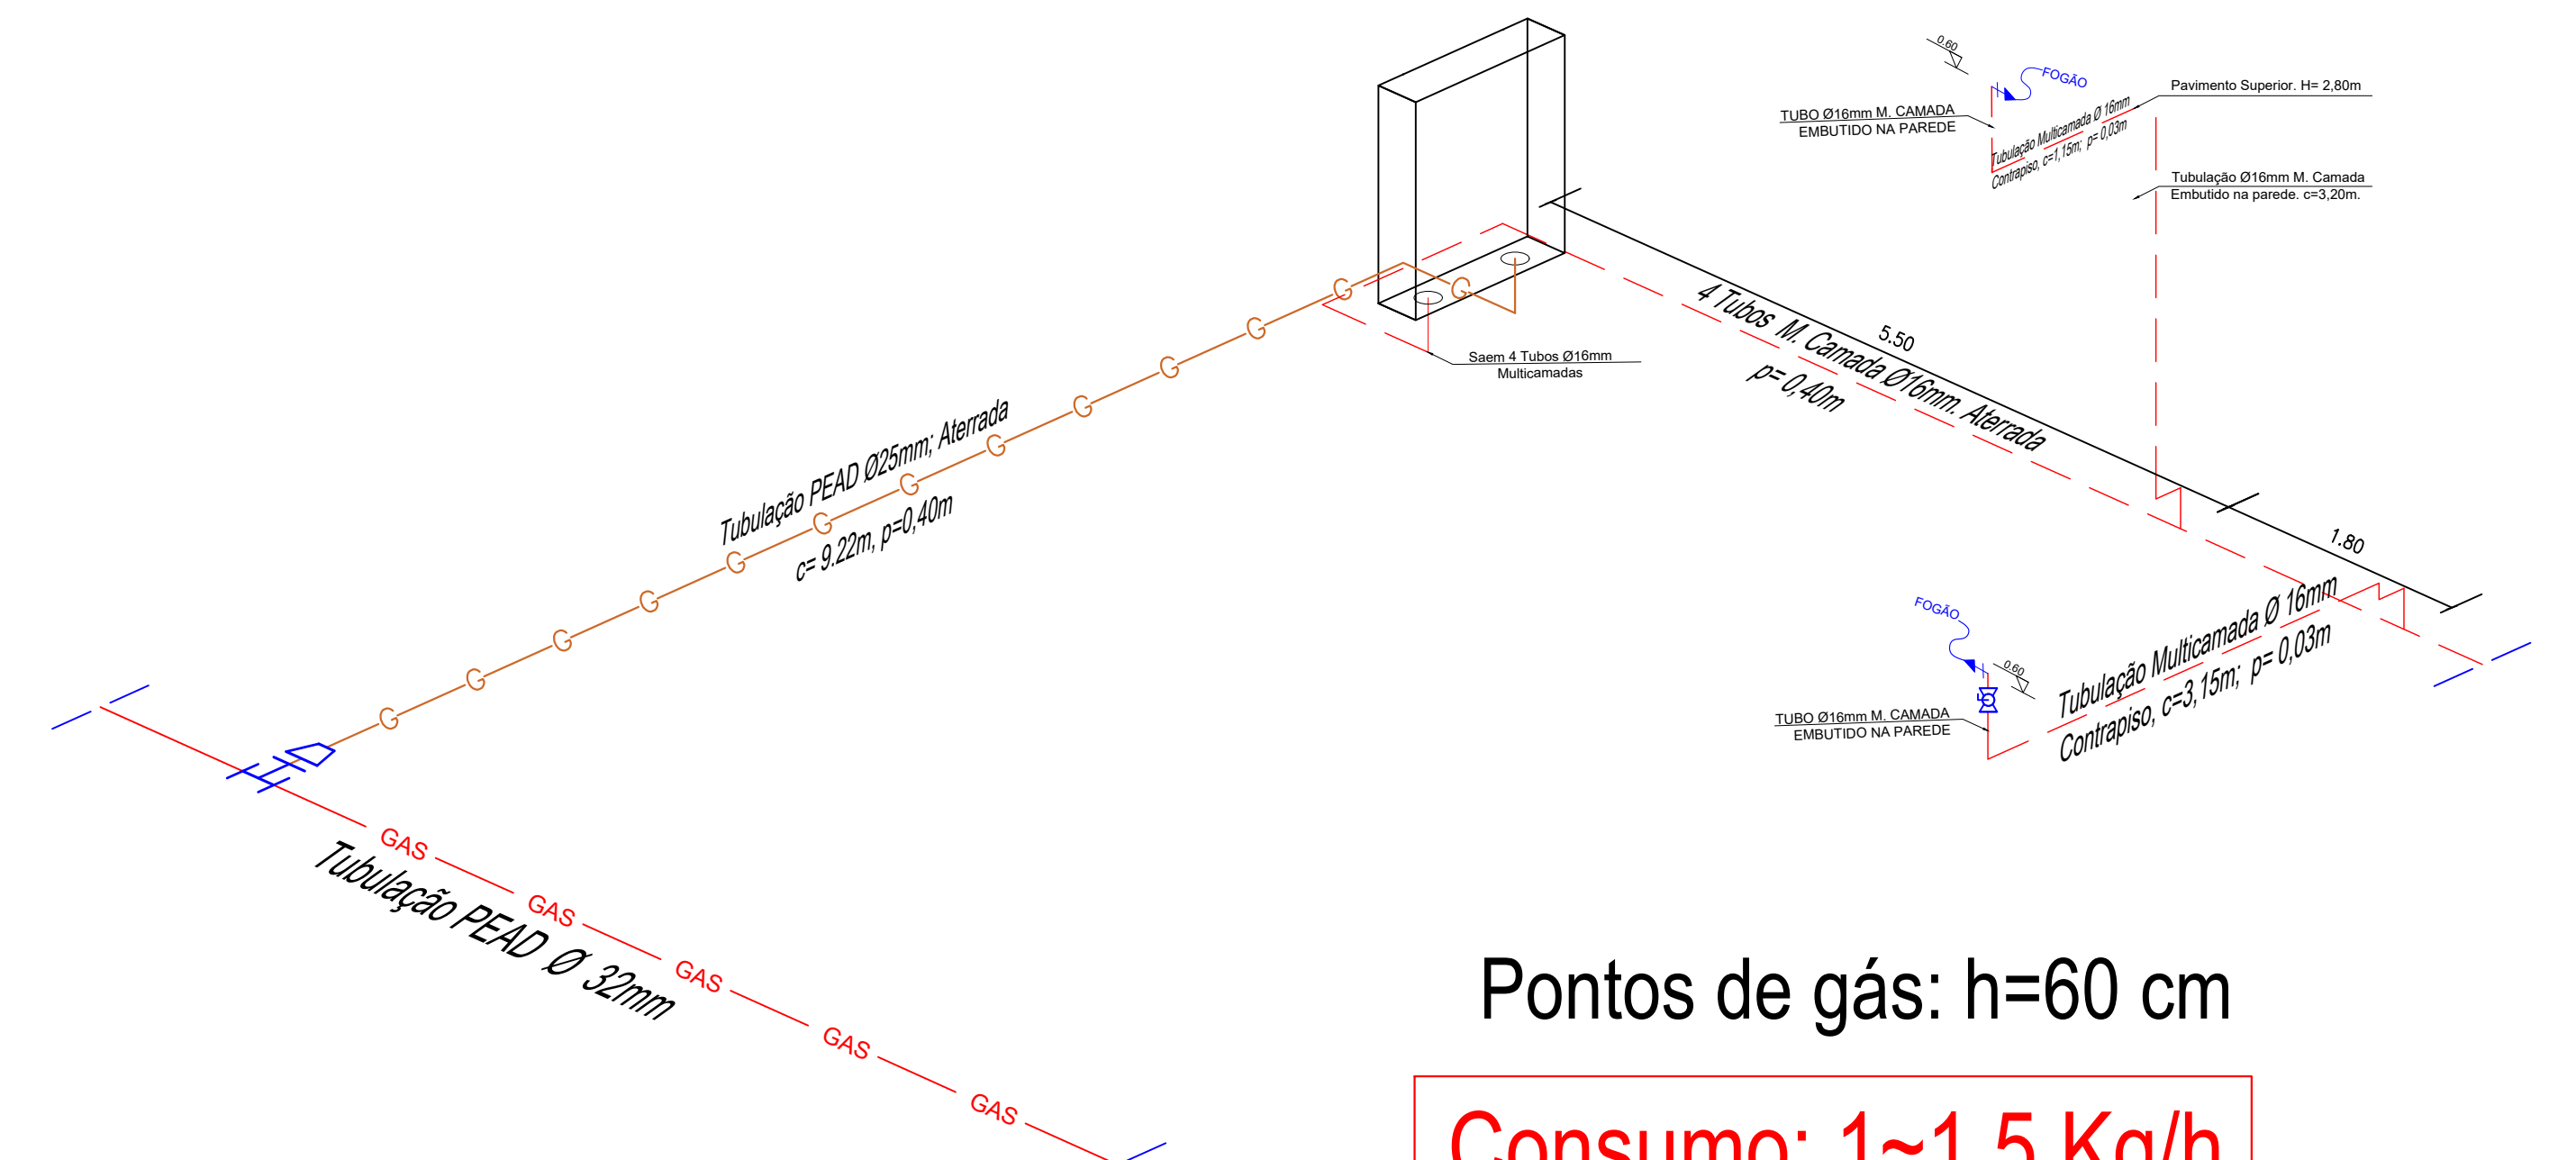

DETALHE B ISOMÉTRICO
Escala 1:50

Pontos de gás: h=60 cm

Consumo: 1~1,5 Kg/h

	REV	MODIFICAÇÃO	DATA	PROJETISTA	APROVO			
	01	Estudo inicial	-	-	-			
	01							
A utilização deste documento está condicionada ao contrato assinado entre a Perfecta Gás e o cliente, não podendo ser utilizado para qualquer finalidade sem a expressa autorização da Perfecta Gás.								
PERFECTA GÁS								
Av. Castelo, N. 5555 - B. 1000 - 19000 - Vila do Conselheiro - BA - 41.000-000								
Tel.: (71) 3605-4400 / 3605-4401 / 3605-4402 / 3605-4403								
Site: www.perfectagás.com.br - E-mail: atendimento@perfectagás.com.br								
AUTORES DO PROJETO		ART. NÚMERO	ASSINATURA					
Shiriane Souza Santos								
OBRA								
CONDOMÍNIO DU BEM RESIDENCIAL								
ENDEREÇO: Estrada Velha da Barra, L-70, SN - Fazenda Redenção Barro Universitário - Vitória da Conquista - BA			CLIENTE: VCA MONTE ELGON EMPREENDIMENTOS IMOBILIÁRIOS SPE LTDA					
ESPECIALIDADE: INSTALAÇÕES DE GÁS								
TÍTULO DO DOCUMENTO: PLANTA BAIXA PAVIMENTO TÉRREO E SUPERIOR - ISOMÉTRICA TIPO 2								
ESCALA: INDICADA	DATA: Jun/2024	TIPO DE OBRA: CONSTRUÇÃO	CLASSE DE PROJETO: EXECUTIVO					
COORDENAÇÃO DO CLIENTE:		NÚMERO DO PROJETO:						