




Planta Pavimento Térreo
Escala 1:50

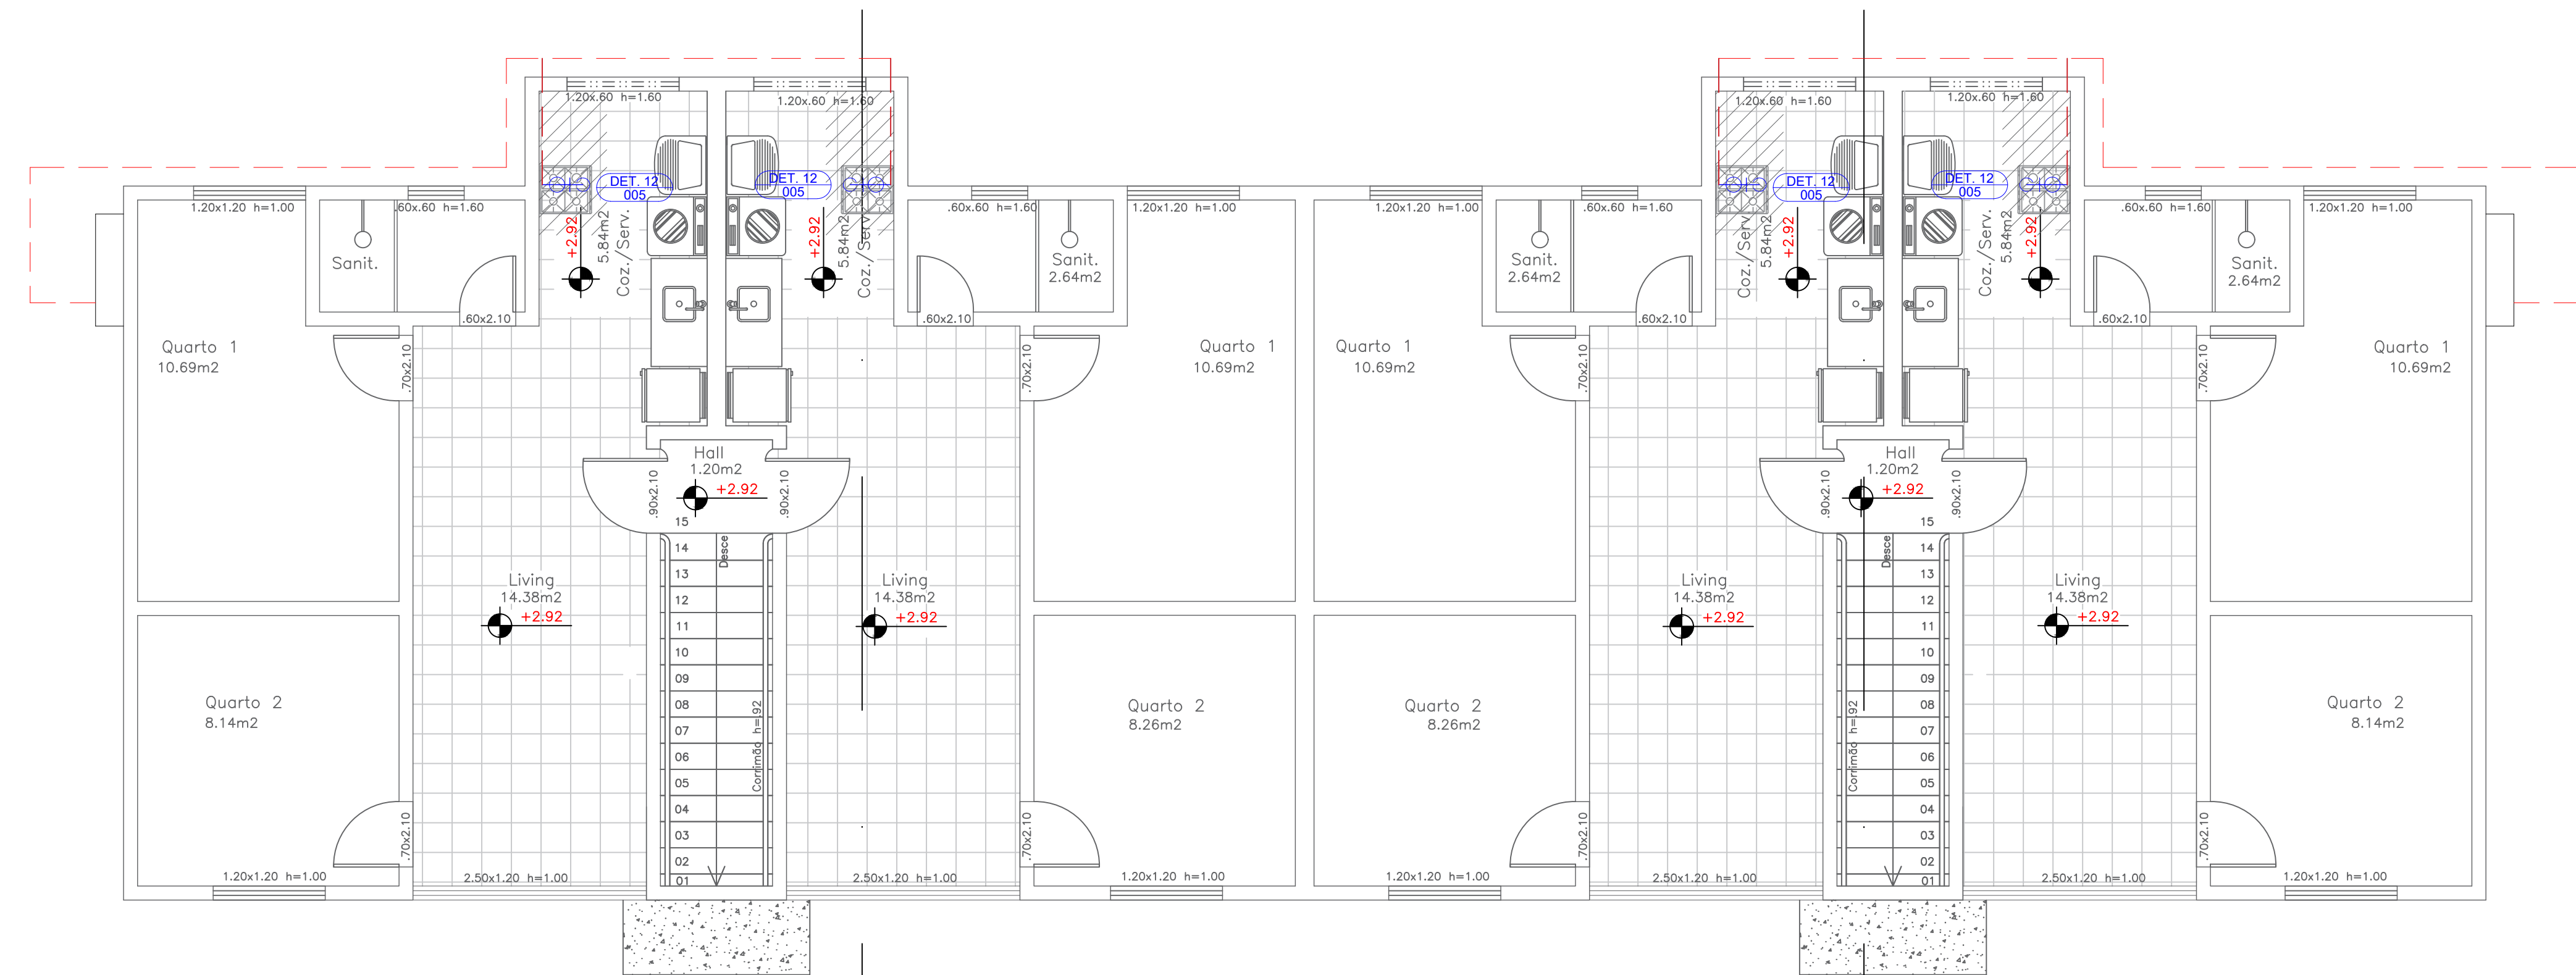


Planta Pavimento Superior
Escala 1:50

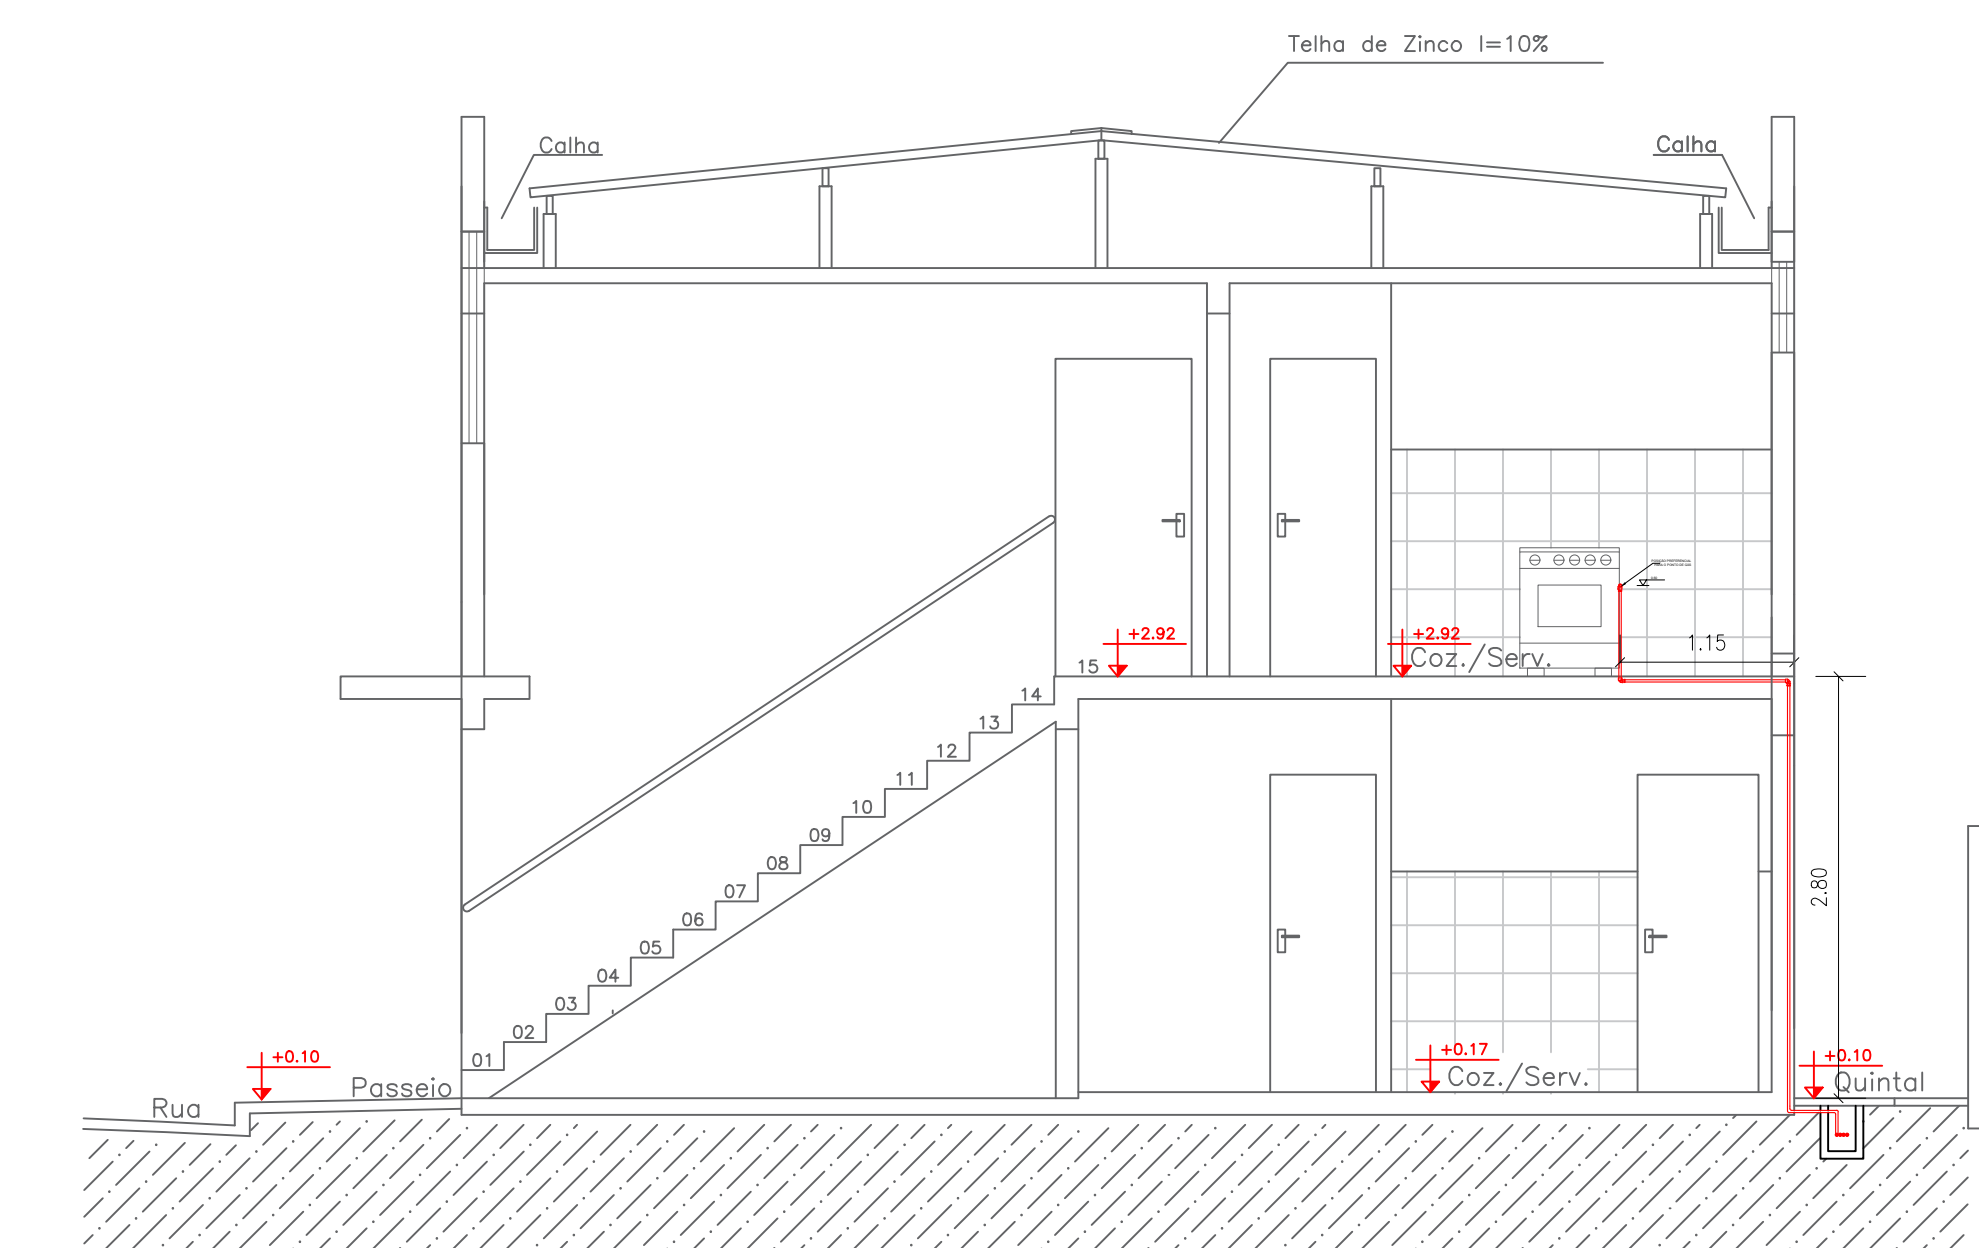


Corte C-D
Escala 1:50

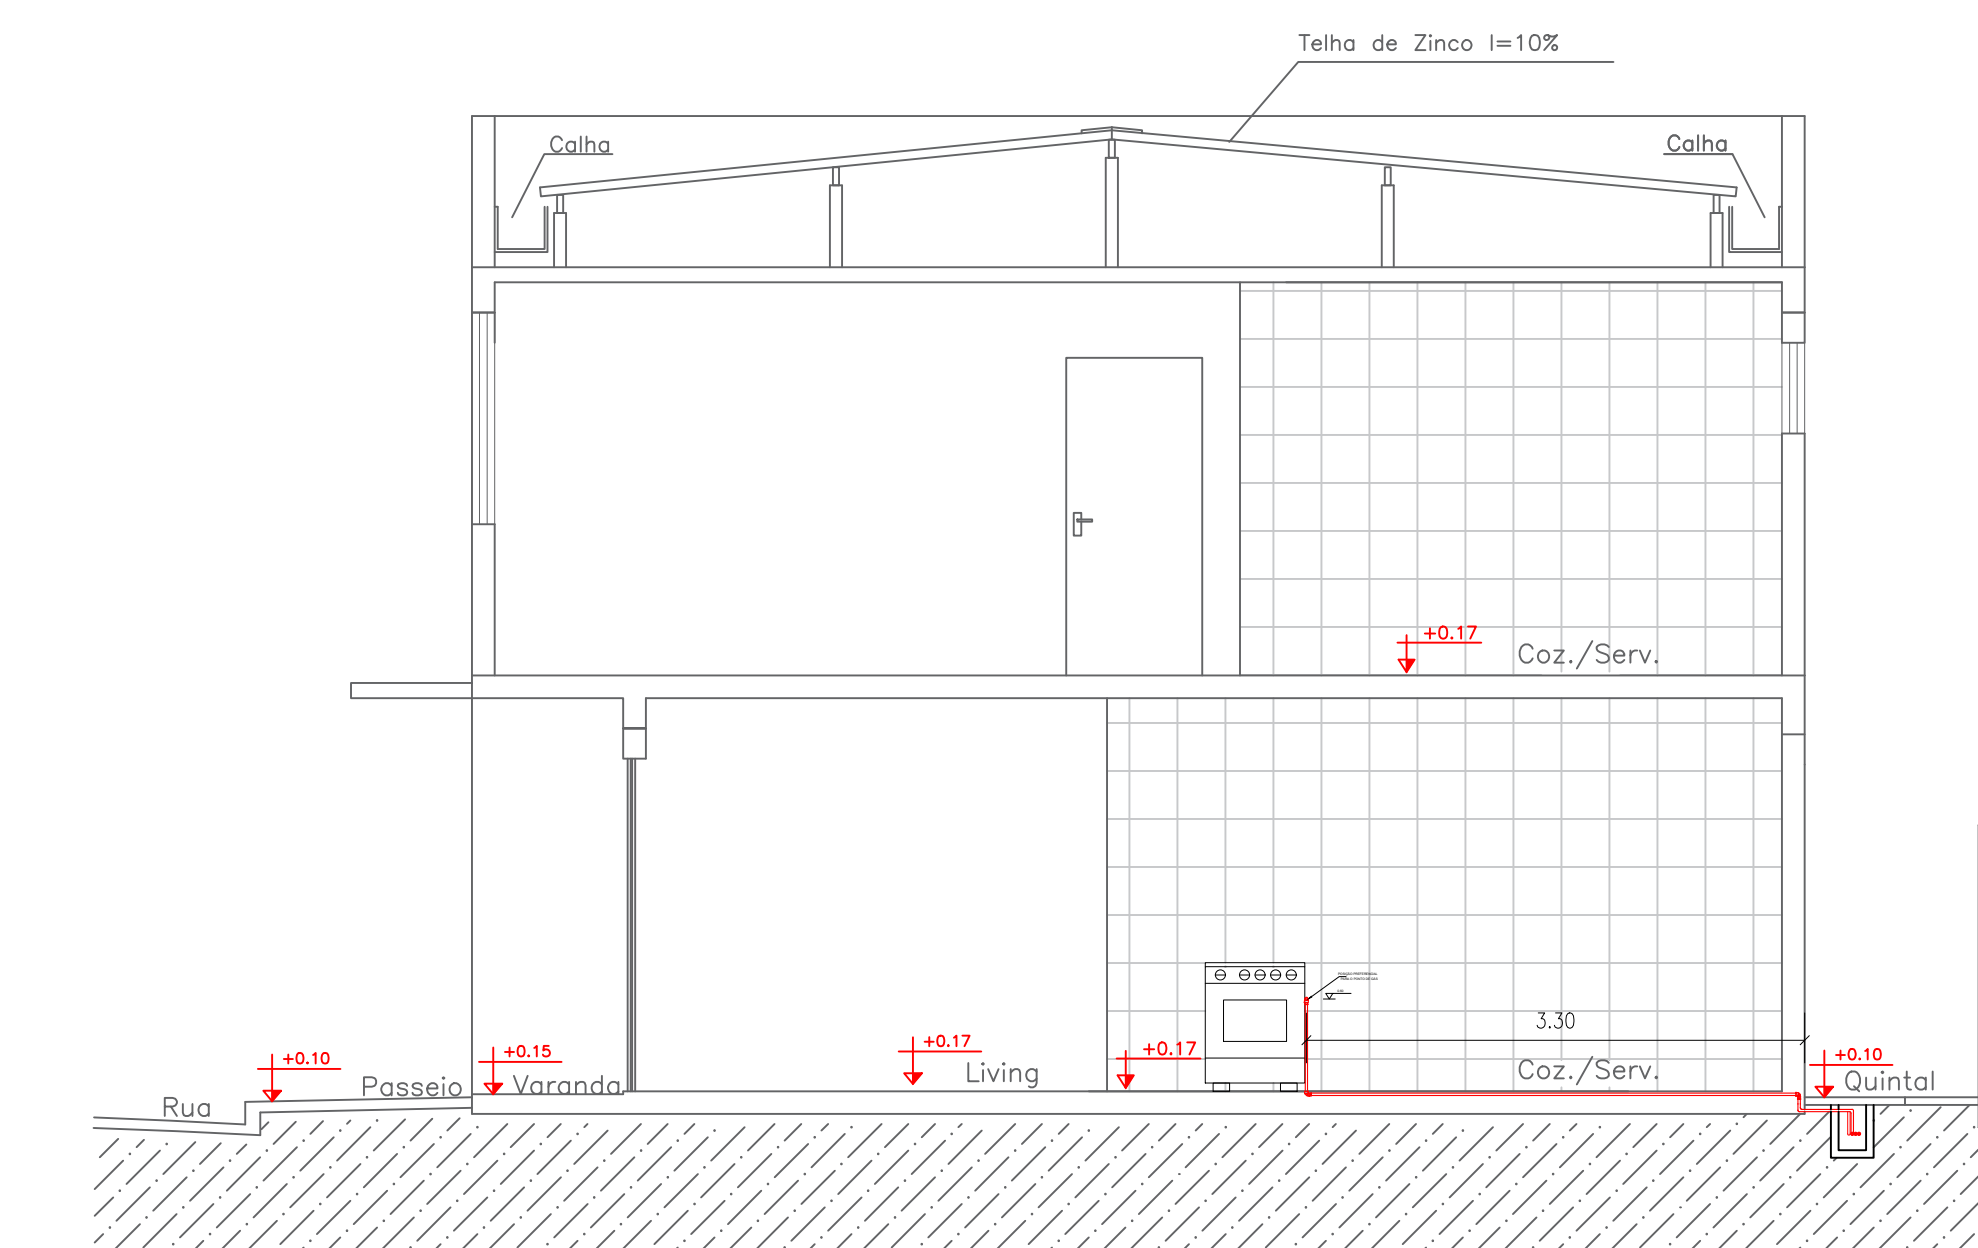


Corte E-F
Escala 1:50

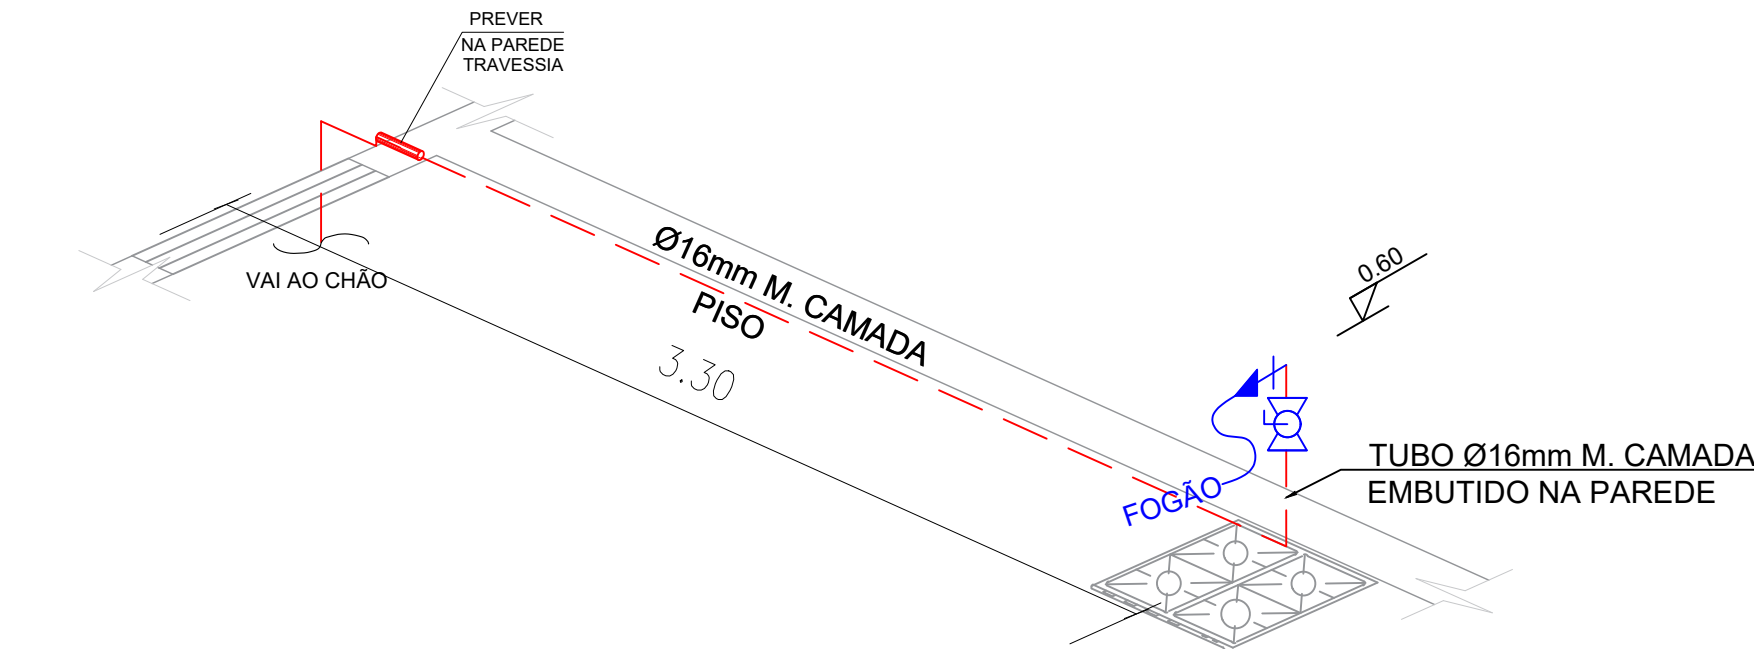


DETALHE 11 ISOMÉTRICO
Escala 1:25

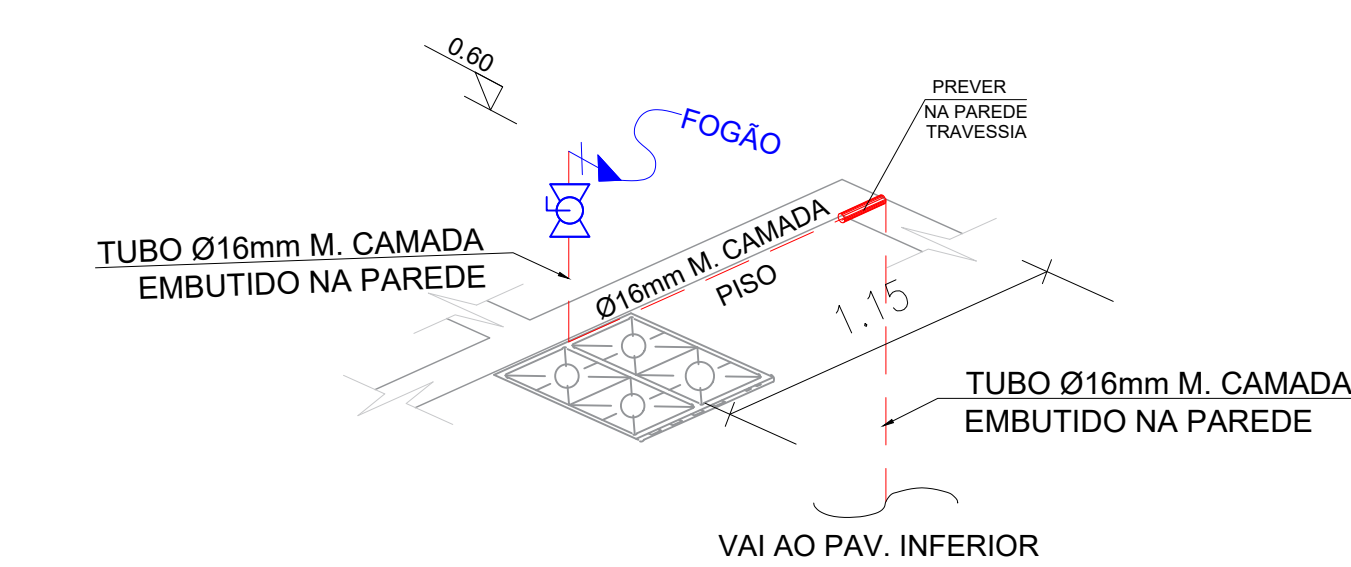


DETALHE 12 ISOMÉTRICO
Escala 1:25

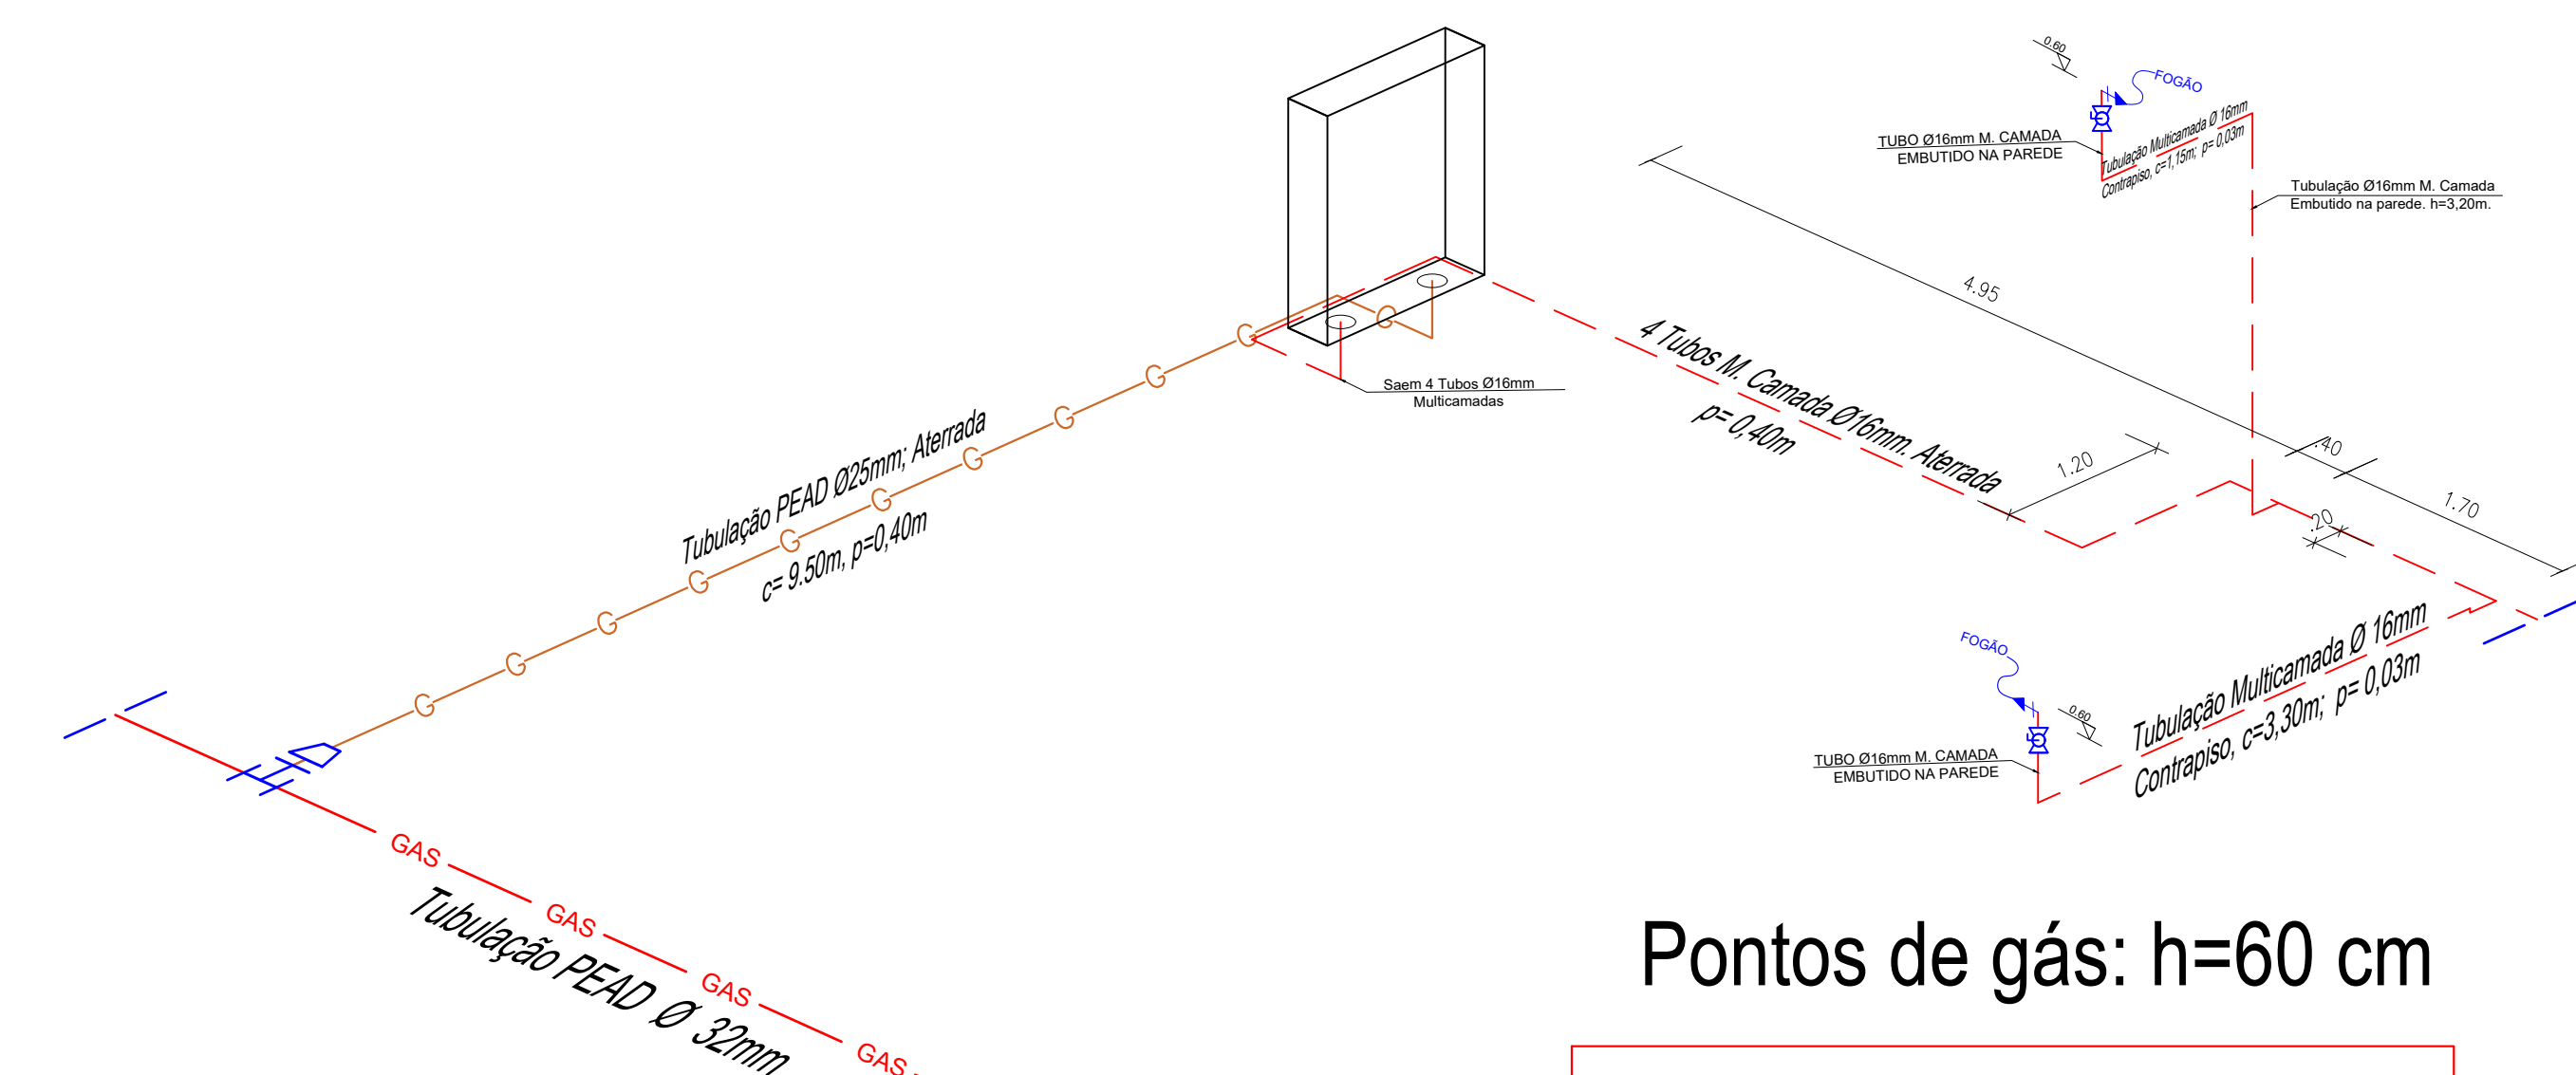

DETALHE D ISOMÉTRICO
Escala 1:50

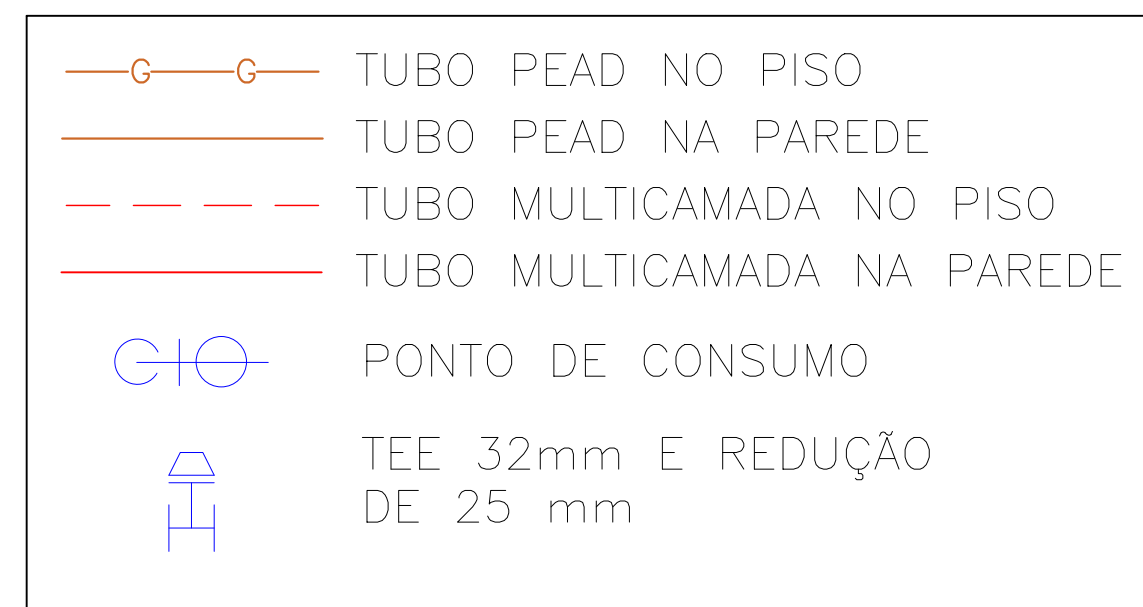

Pontos de gás: h=60 cm
Consumo: 1~1,5 Kg/h

	REV	MODIFICAÇÃO	DATA	PROJETISTA	APROVO
	00	Estudo inicial	-	-	-
	01				
PERFECTA GÁS					
A utilização deste documento está condicionada ao contrato estabelecido entre a Perfecta Gás e o cliente, não podendo ser utilizado sem a autorização expressa da Perfecta Gás.					
AUTORES DO PROJETO					
AUTORES DO PROJETO		ART. NÚMERO	ASSINATURA		
Shatiane Souza Santos					
OBJETO					
CONDOMÍNIO DO BEM RESIDENCIAL					
ENDEREÇO			CLIENTE		
Estrada Velha da Barra, L-70, SN - Fazenda Redenção Barro Universitário - Vitória da Conquista - BA			VCA MONTE ELGON EMPREENDIMENTOS IMOBILIÁRIOS SPE LTDA		
ESPECIALIDADE			TIPO DE PROJETO		
INSTALAÇÕES DE GÁS			CLASSE DE PROJETO		
TÍTULO DO DOCUMENTO			EXECUTIVO		
PLANTA BAIXA PAVIMENTO TERREO E SUPERIOR - ISOMETRICA TIPO 4					
ESCALA		DATA	TIPO DE PROJETO		
INDICADA		Jun/2024	CONSTRUÇÃO		
CLASSIFICAÇÃO DO CLIENTE		NÚMERO DO PROJETO		CLASSE DE PROJETO	
-		-		EXECUTIVO	